



全体平面図


【熊本市 東区 秋津町秋田 地内】

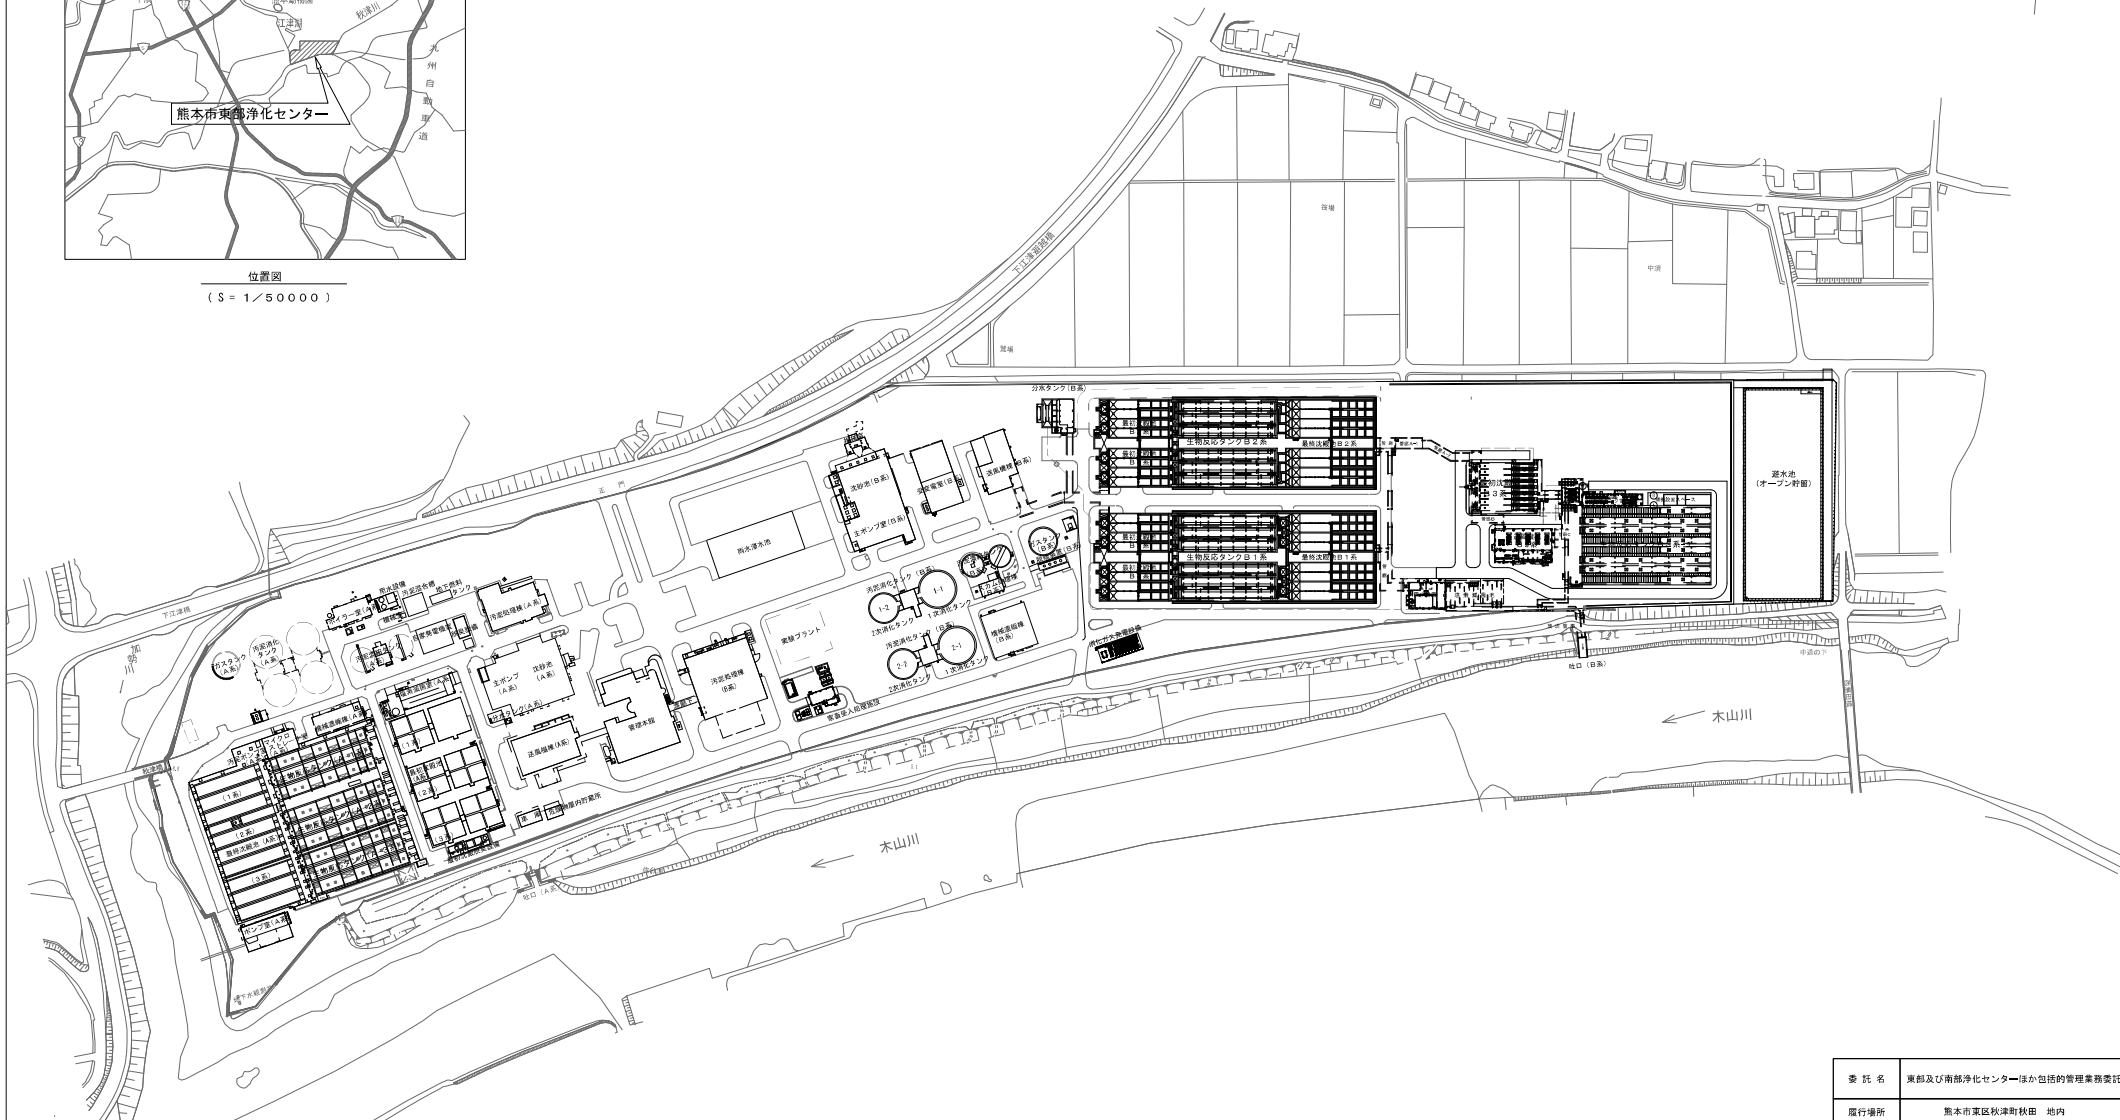


委託名	東部及び南部浄化センターほか包括的管理業務委託		
履行場所	熊本市東区秋津町秋田 地内		
図面名称	全体平面図		
図面番号		縮尺	1/1500
市町村名	熊本市		

東部浄化センター処理系統図

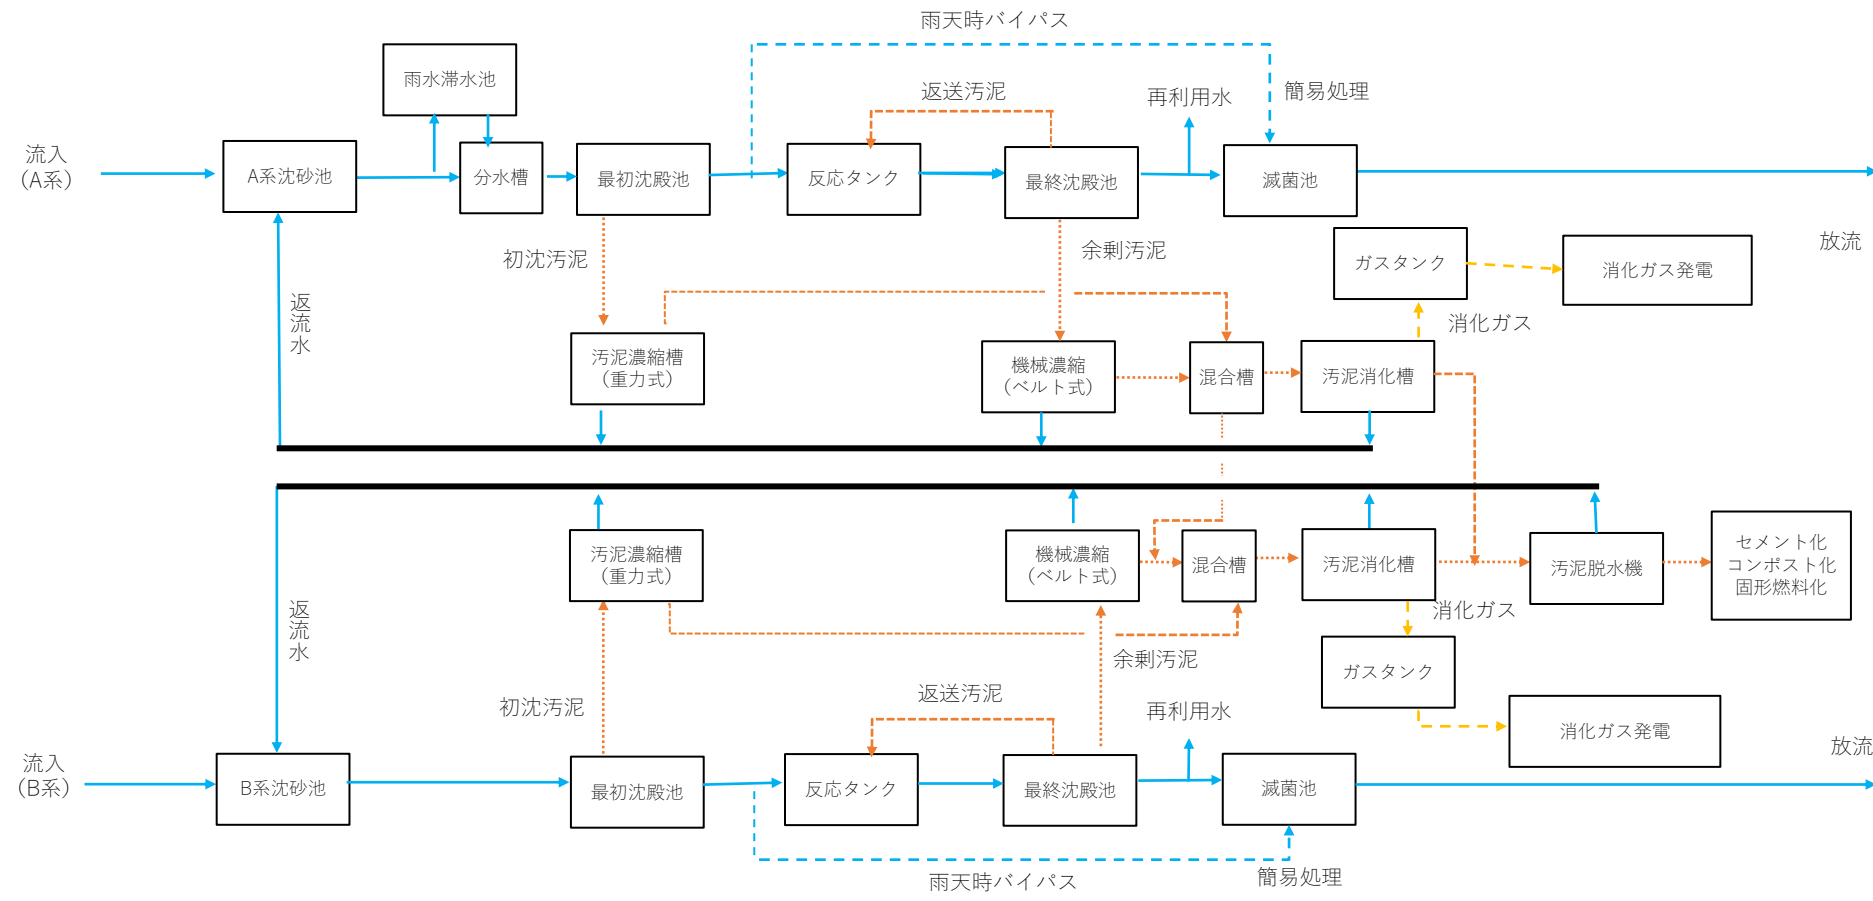

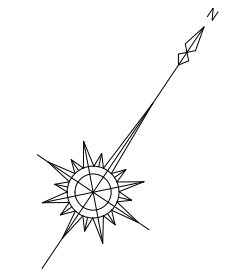


木部 川

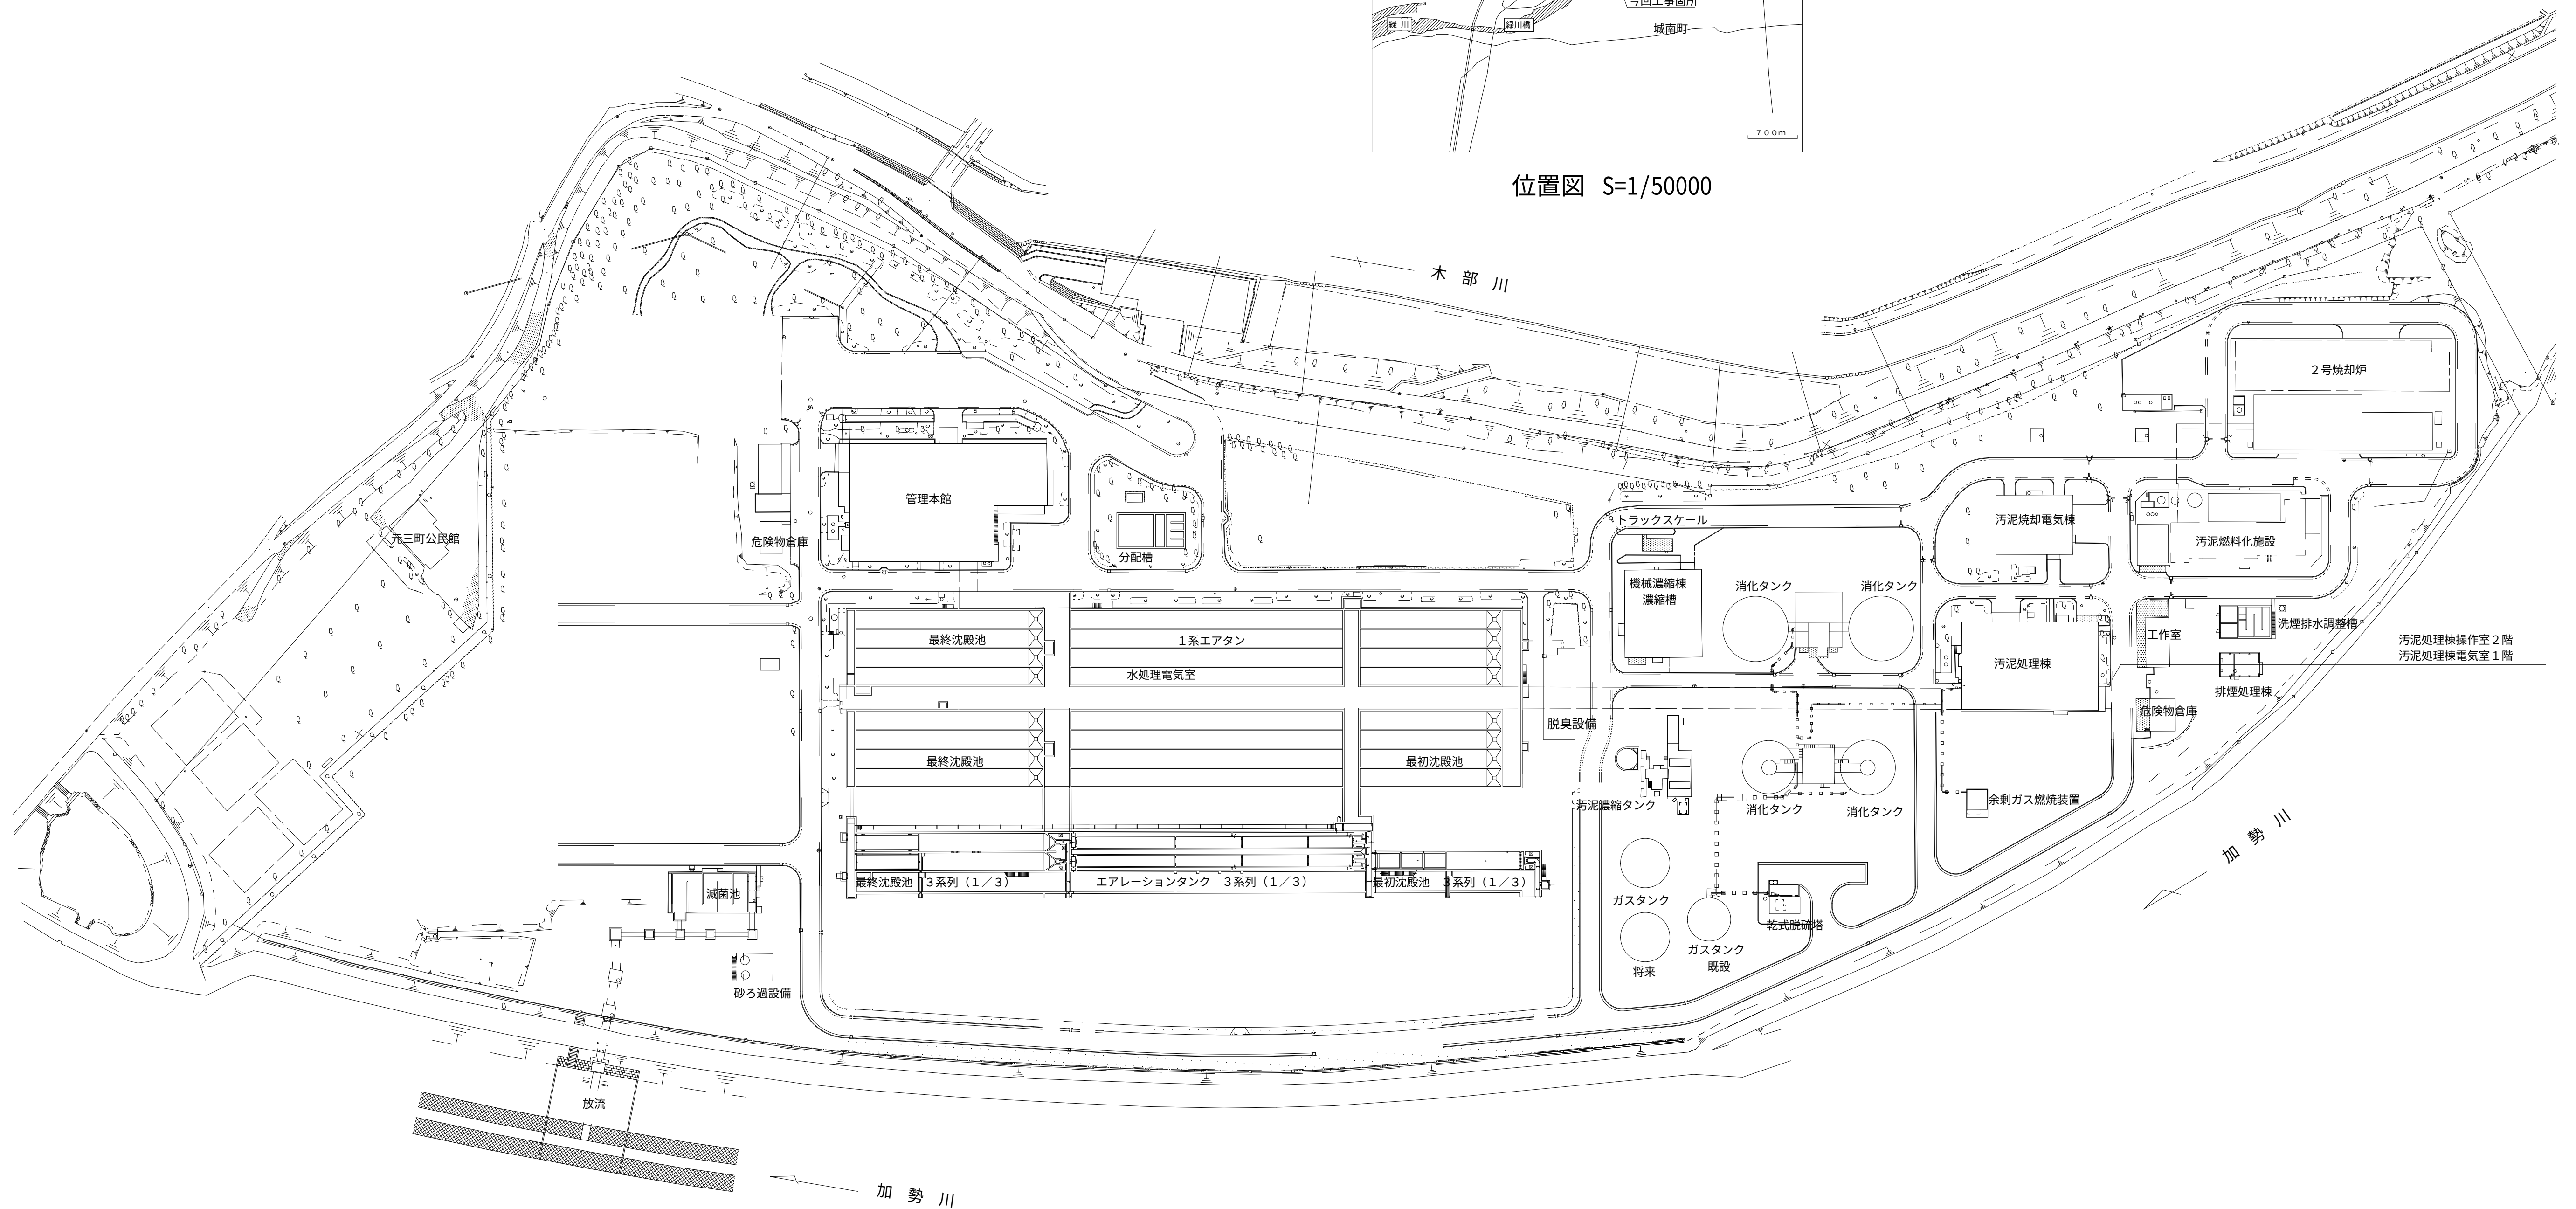


加勢川

委 託 名	東部及び南部浄化センターほか包括的管理業務委託		
履行場所	熊本市南区元三町4丁目外 地内		
図面名称	全体平面図		
図面番号	参考資料 1	縮 尺	1/1000
市町村名	熊 本 市		


南部浄化センター処理系統図

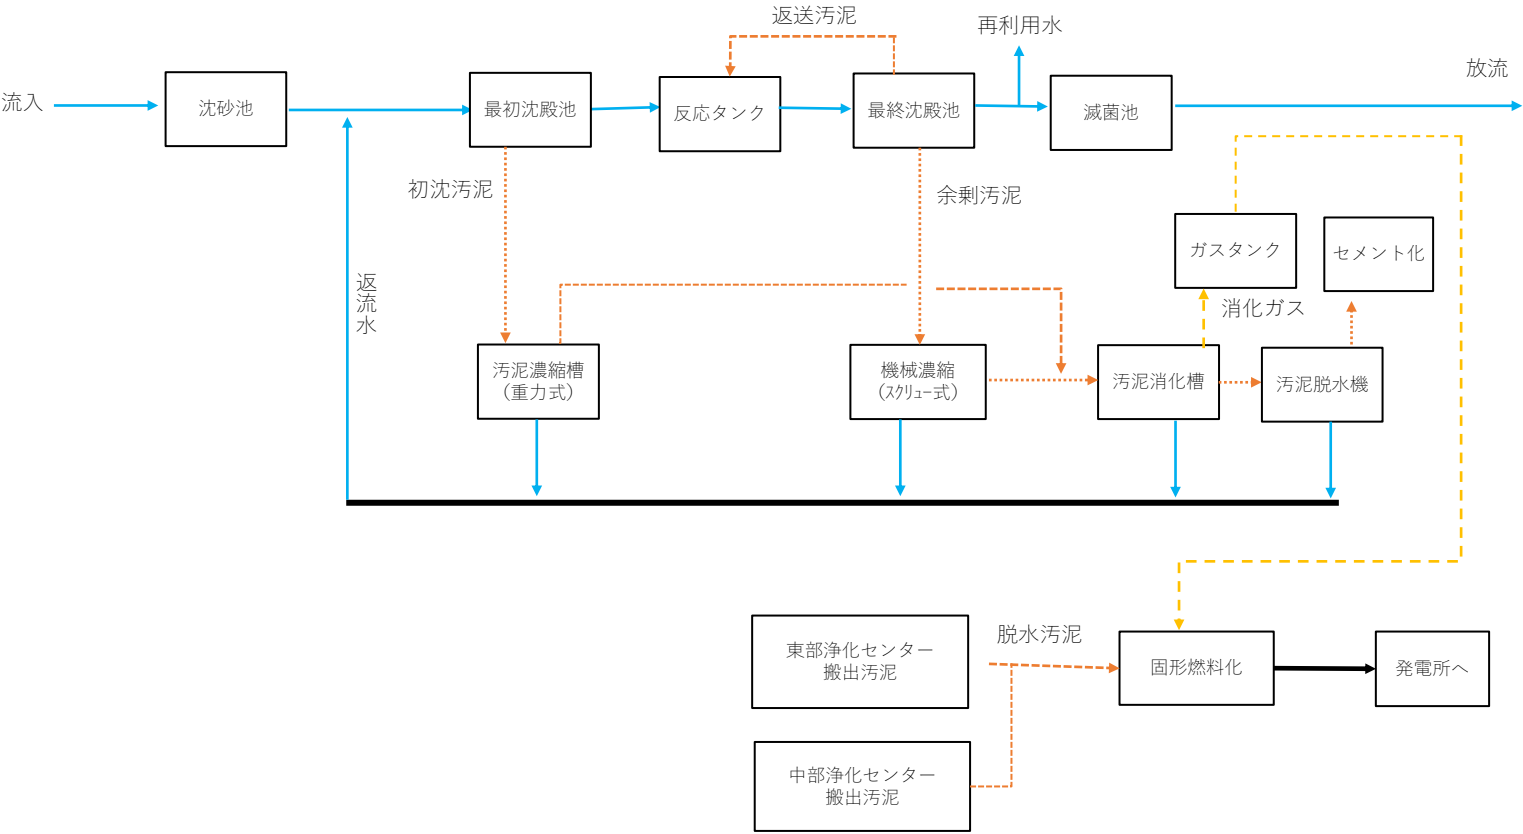



参考資料 1

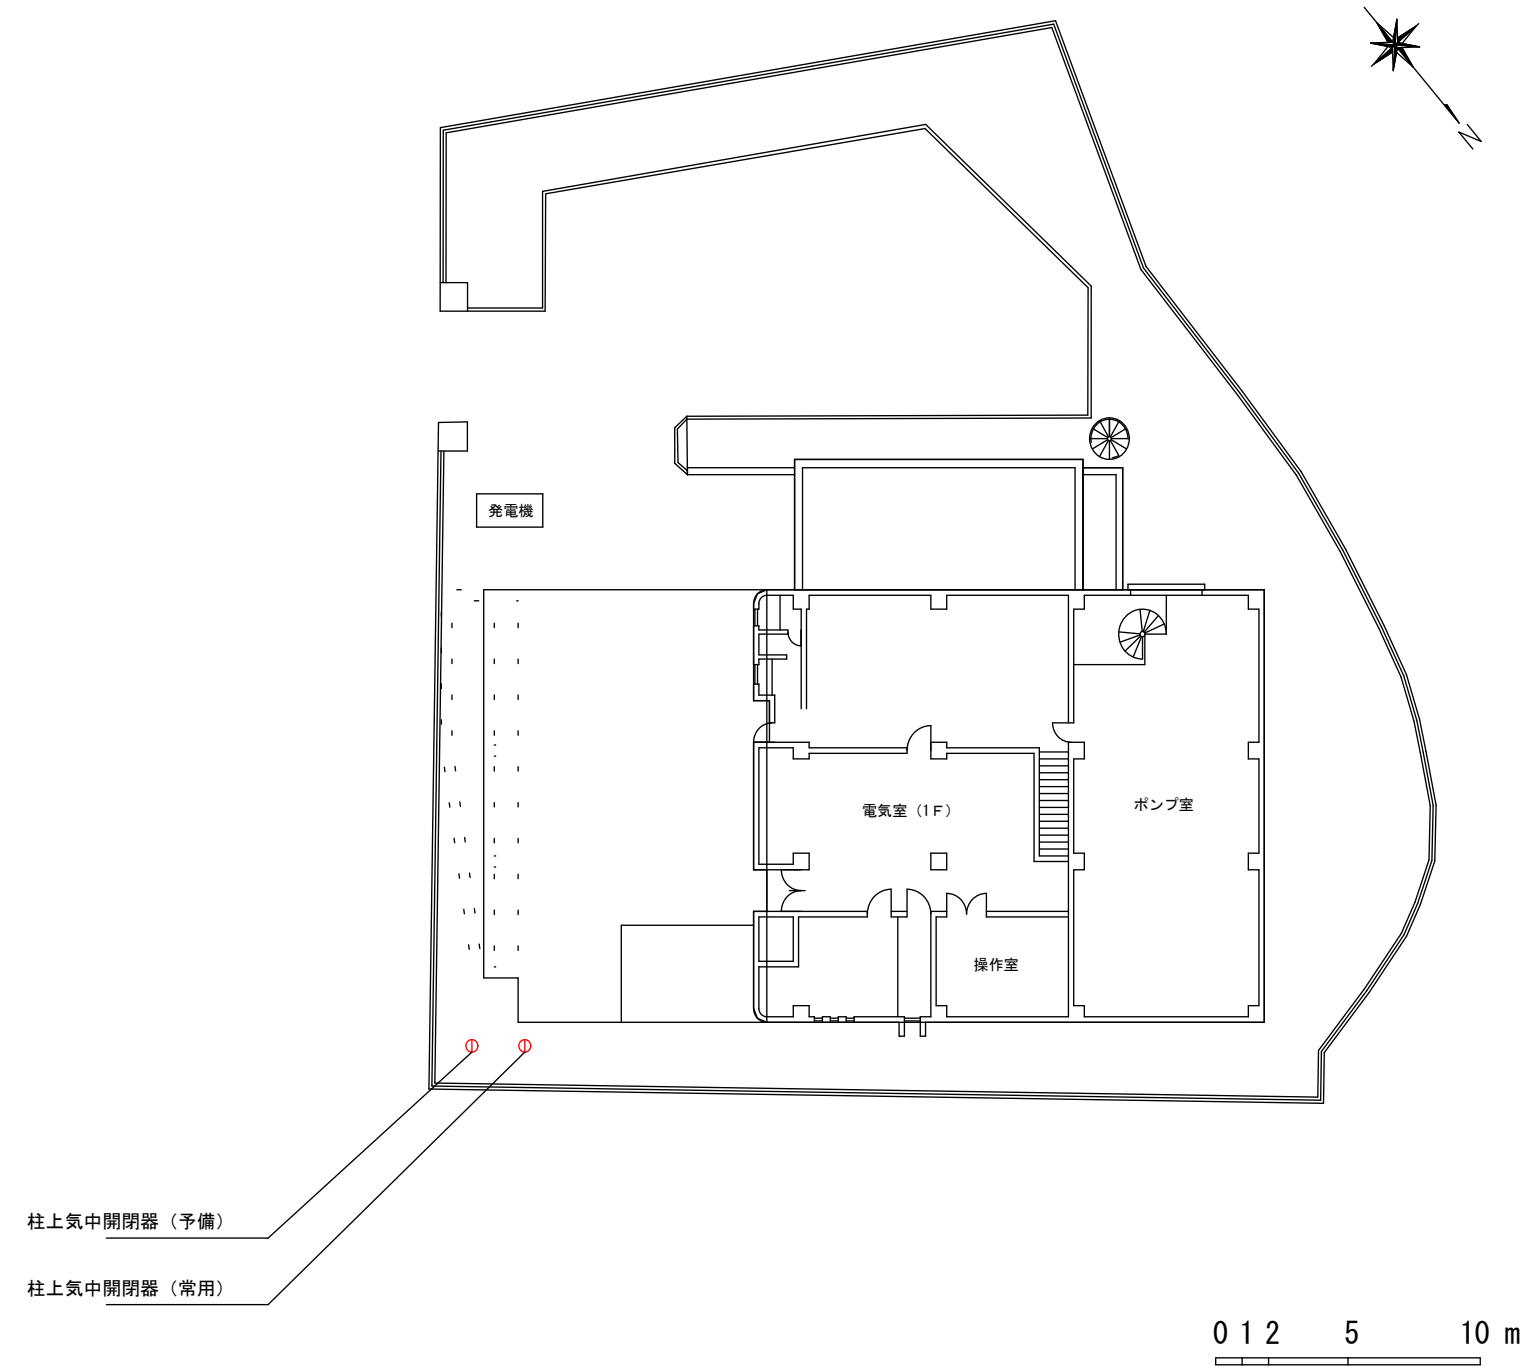


湖東ポンプ場全体平面図 S=1/300

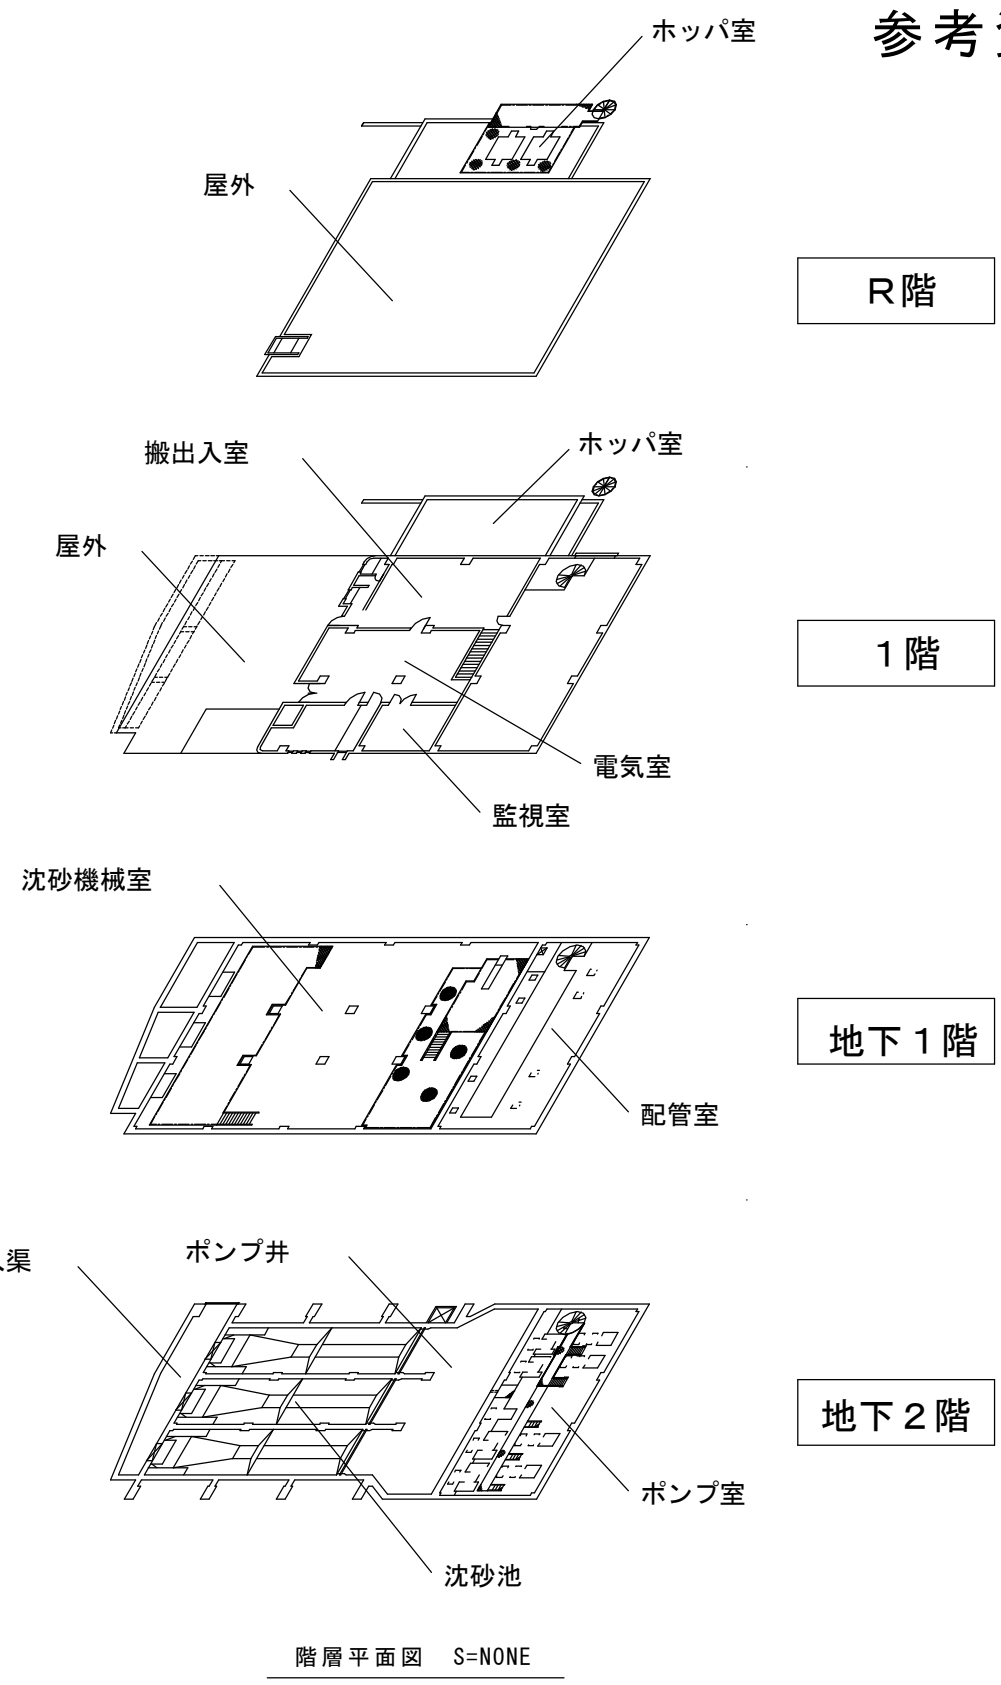


参考資料 1

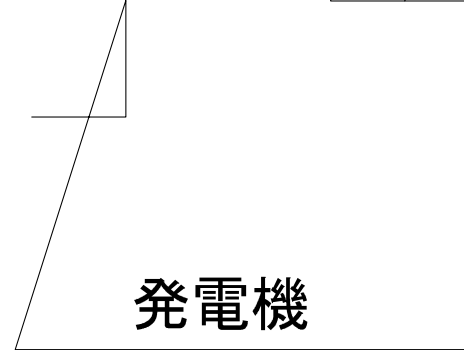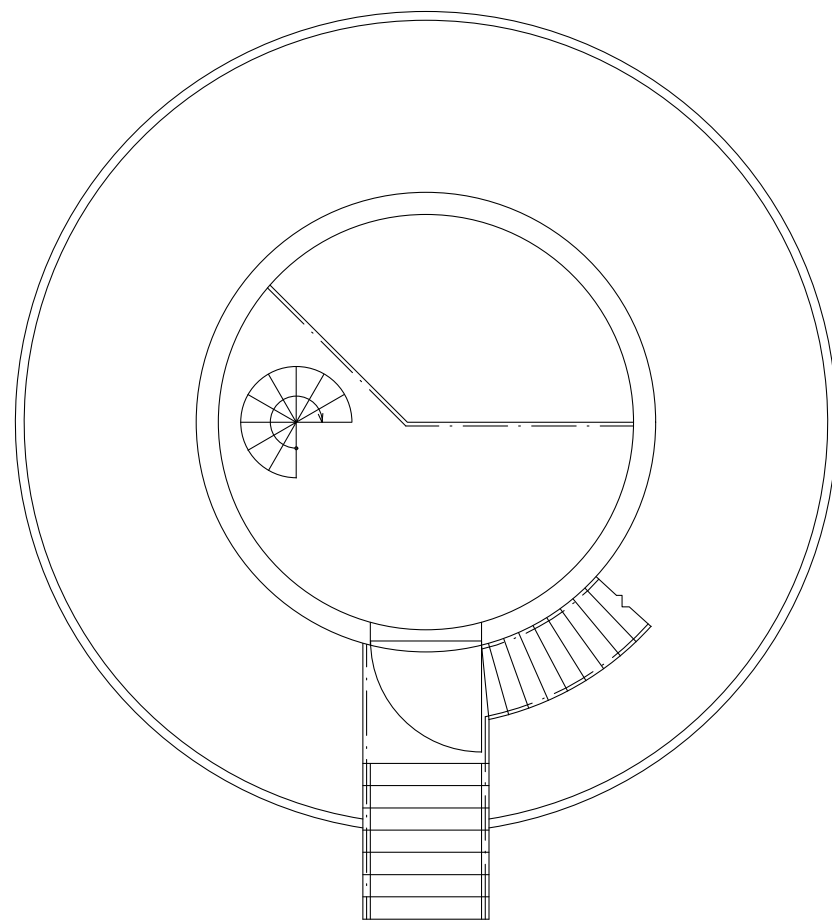

神水ポンプ場全体平面図 S=1/100

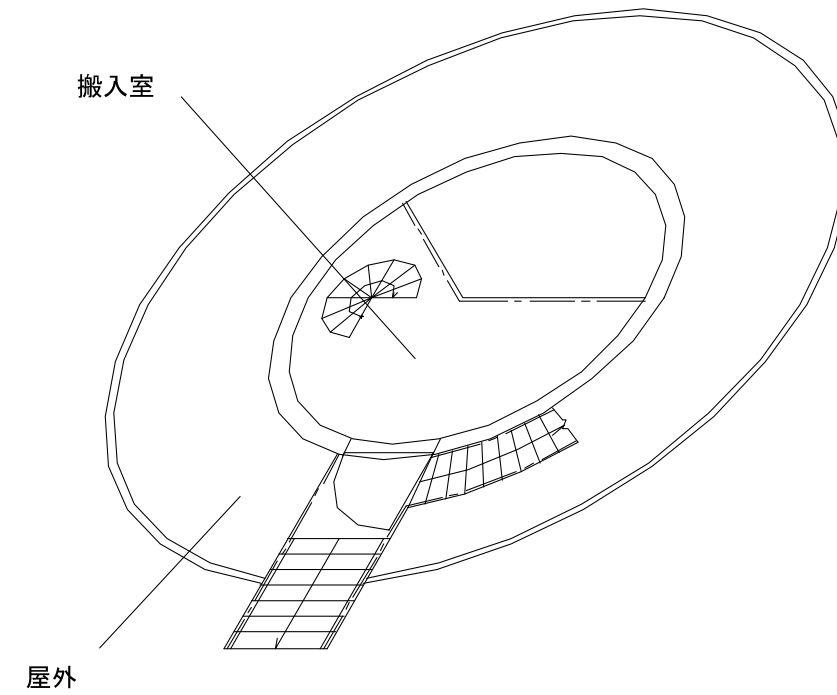


1 階

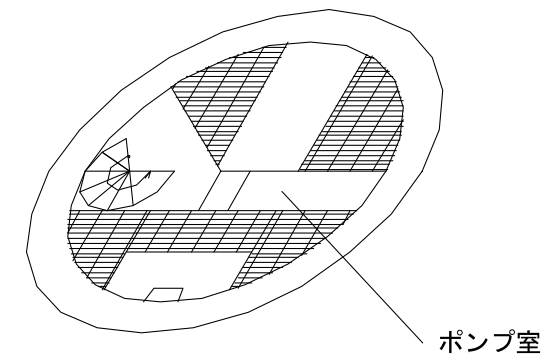


地下 1 階

階層平面図 S=NONE

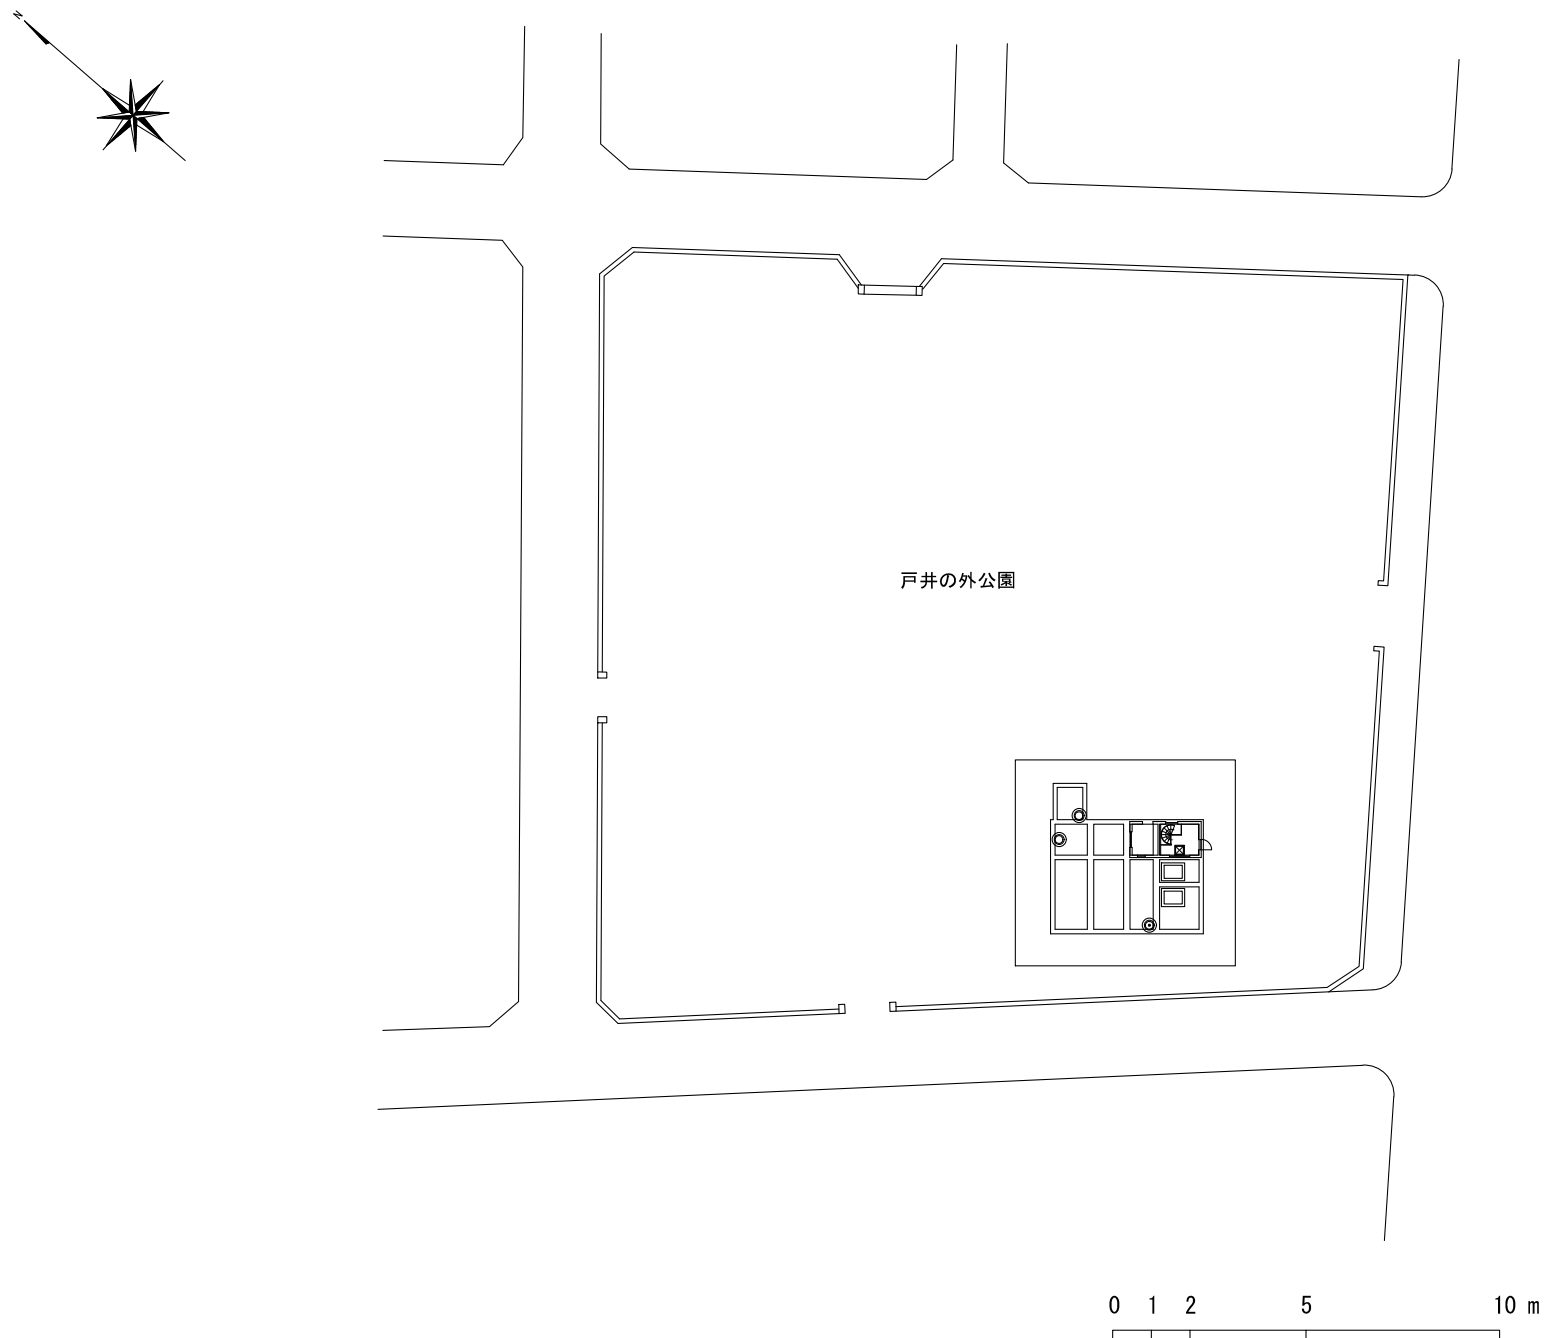


戸井の外ポンプ場全体平面図 S=1/200

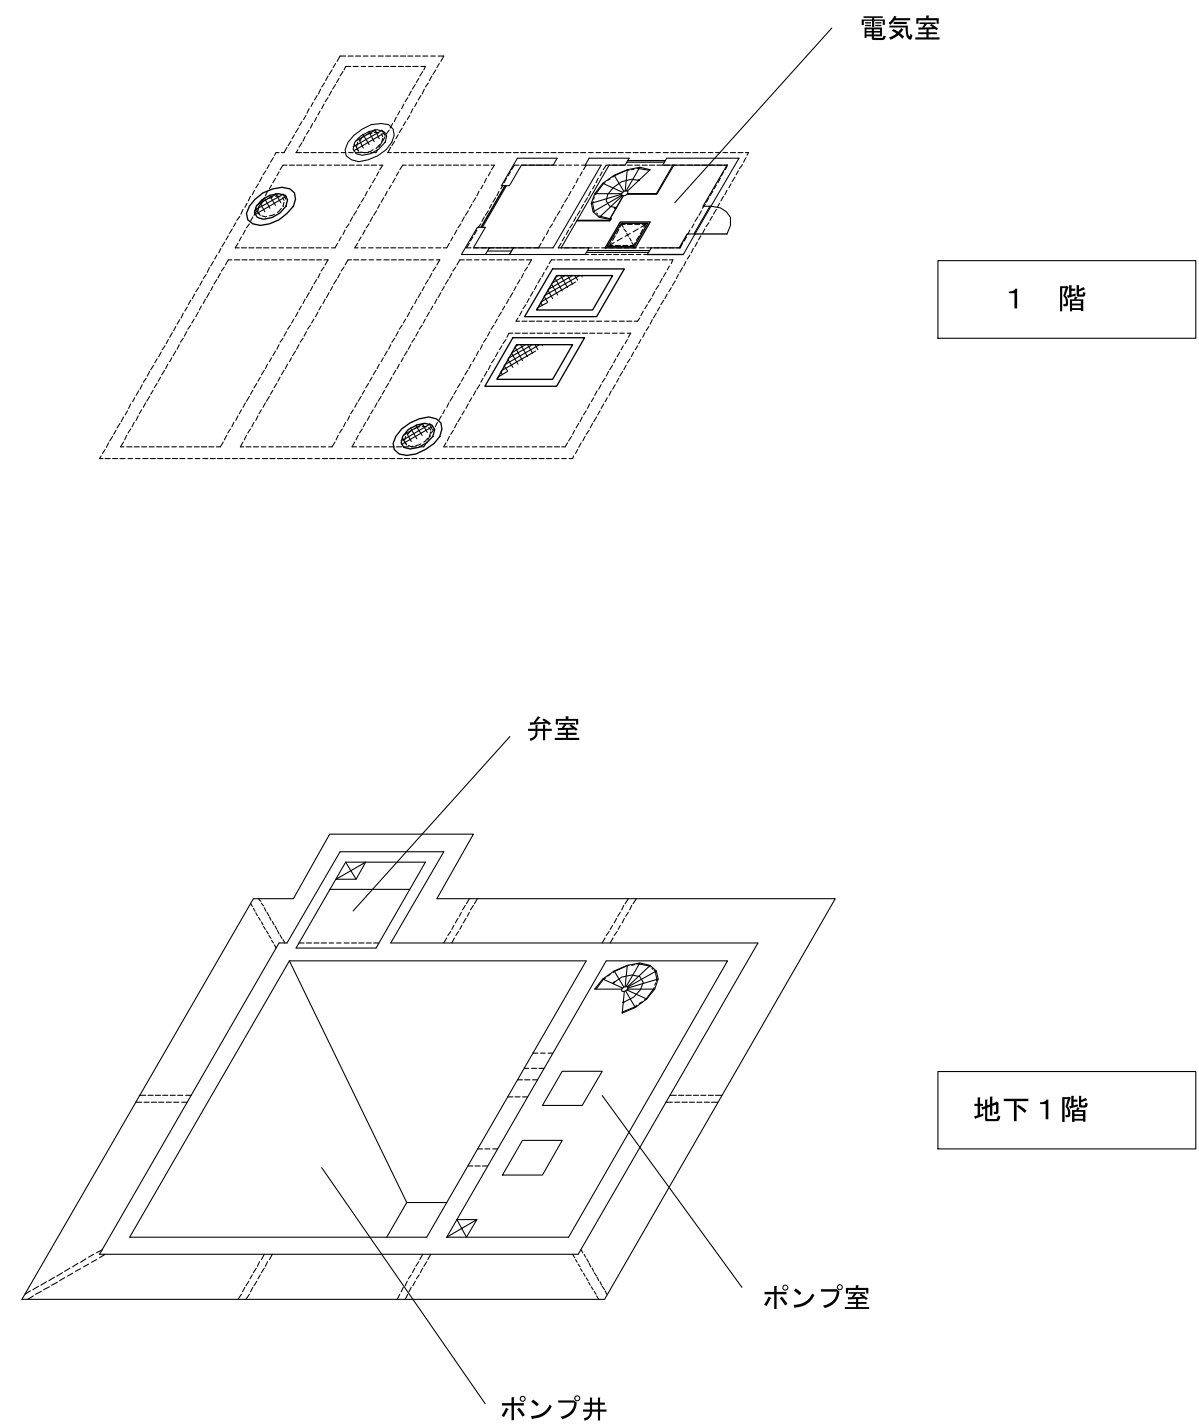



階層平面図 S=NONE

参考資料 1

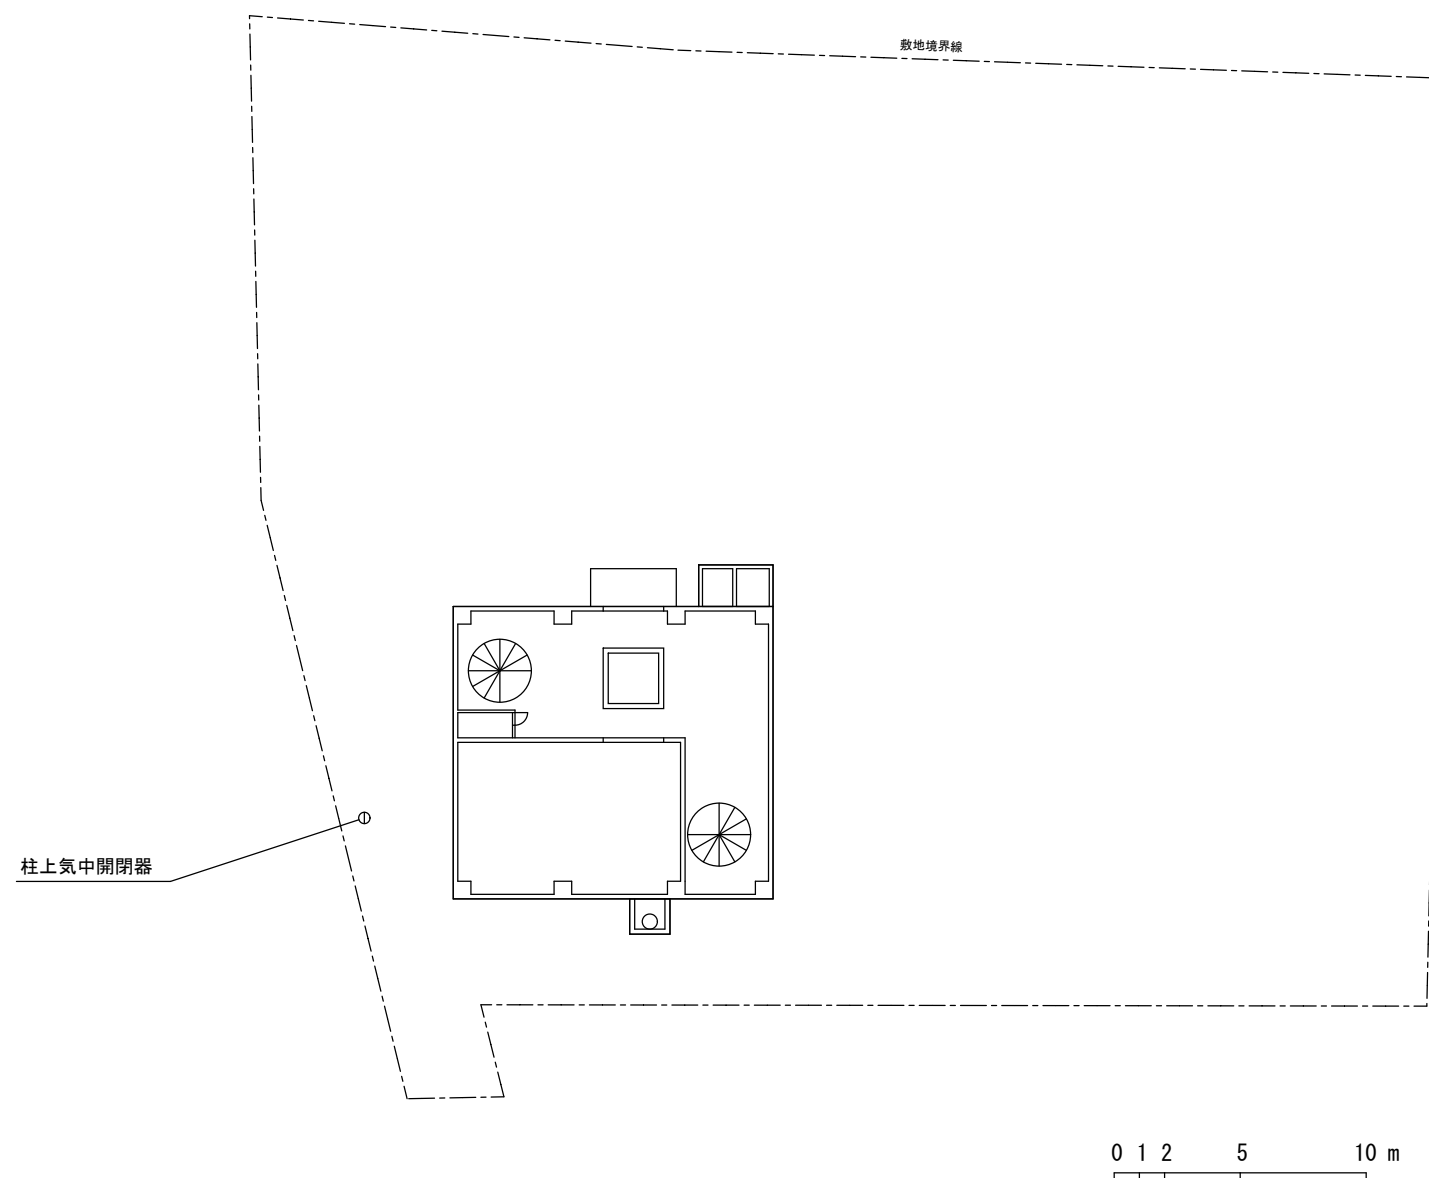


渡瀬ポンプ場全体平面図 S=1/300

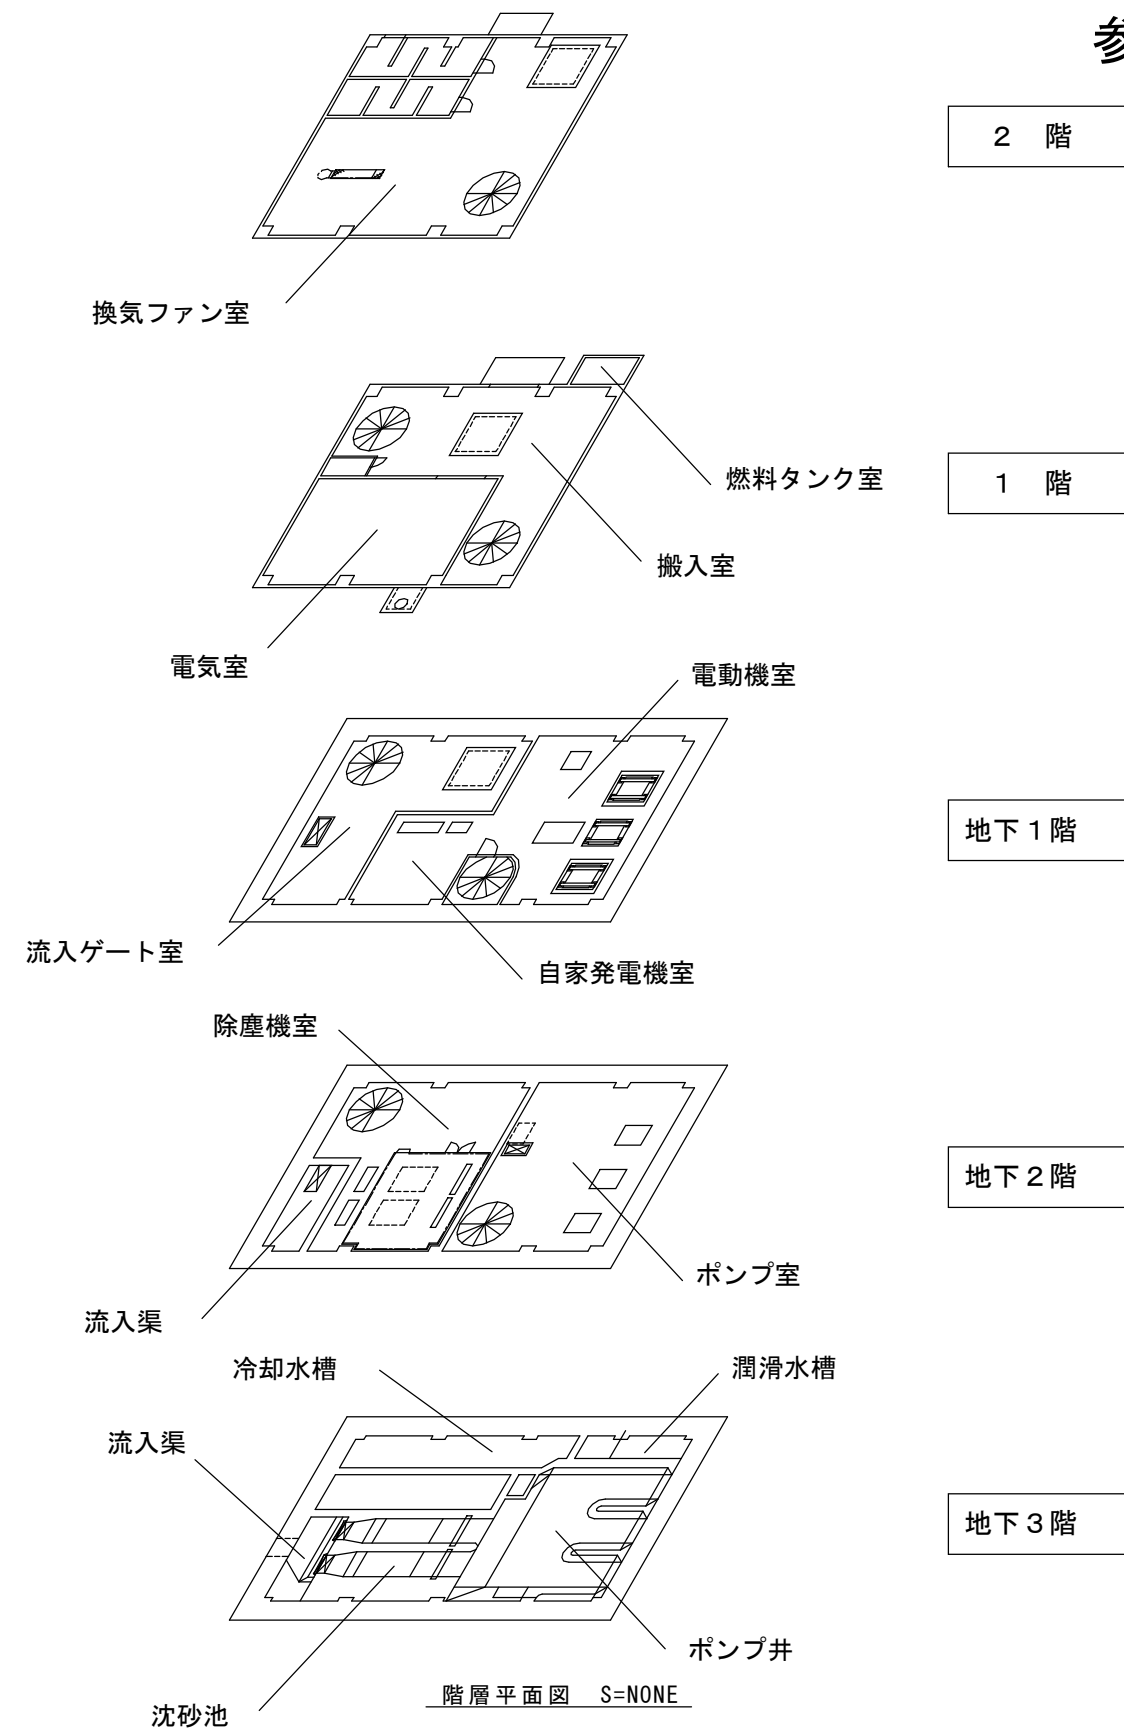


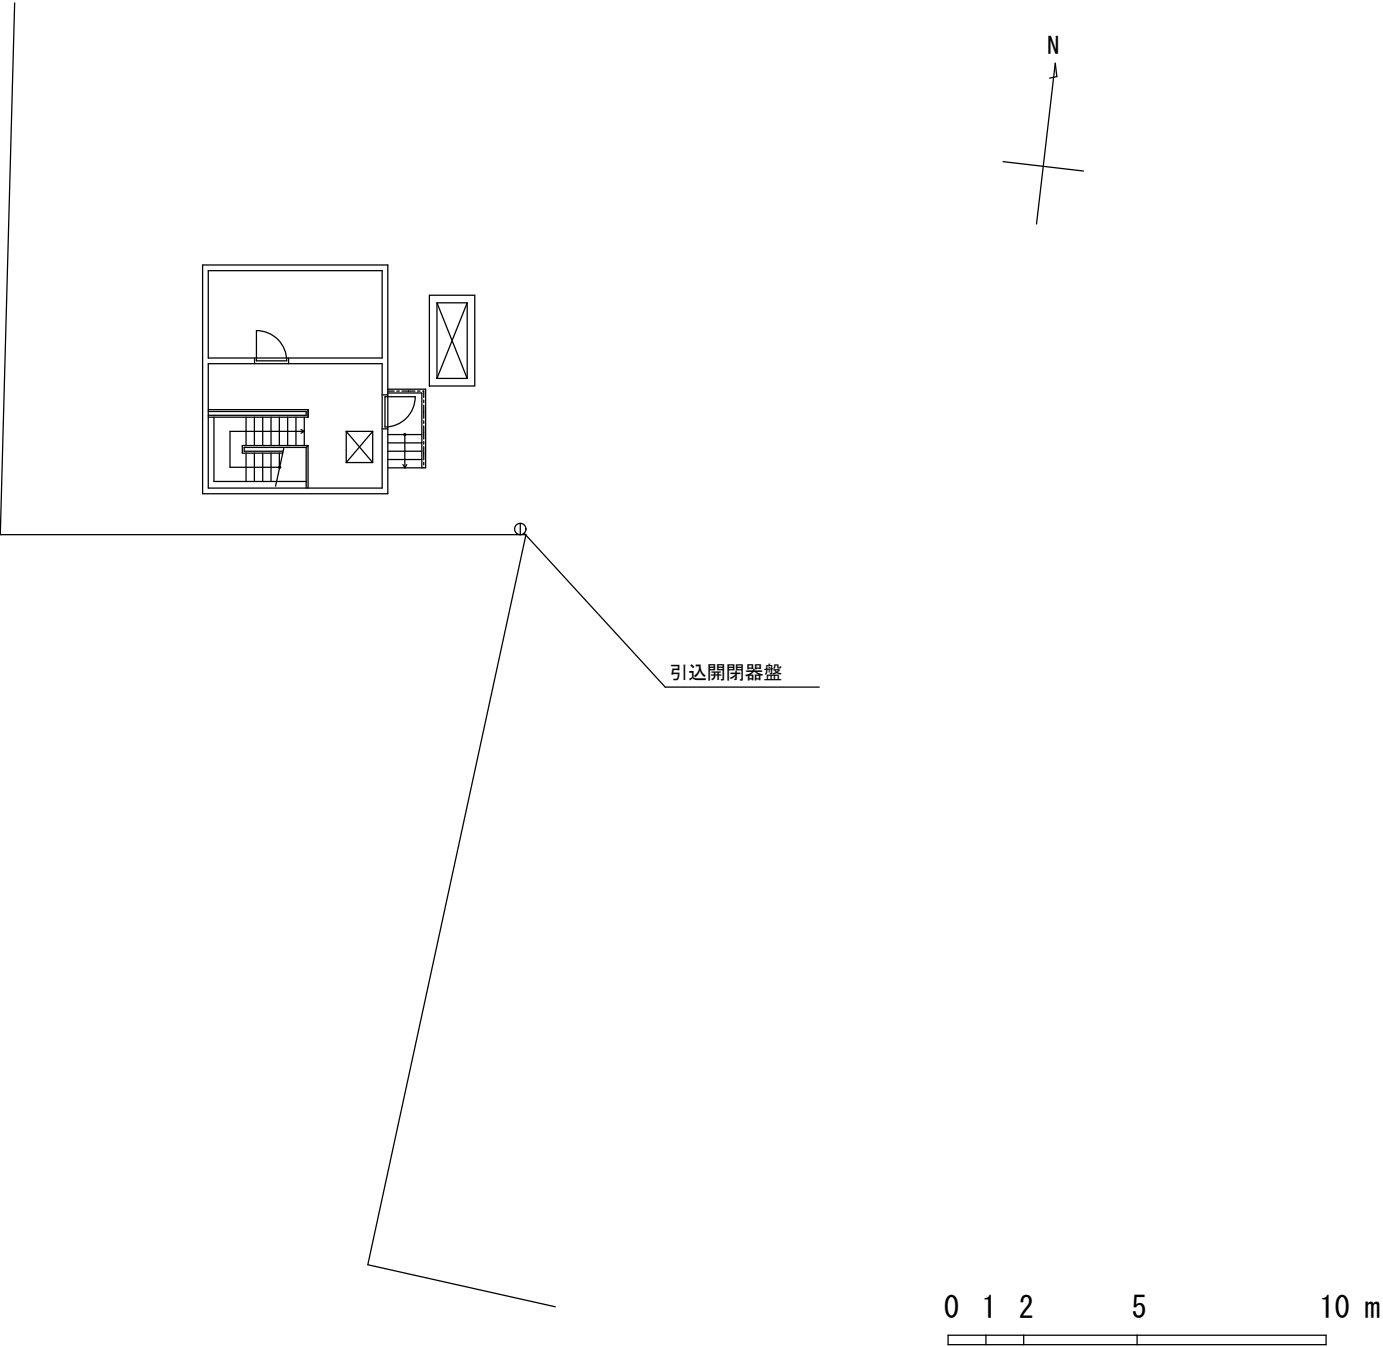


出水ポンプ場全体平面図 S=1/200

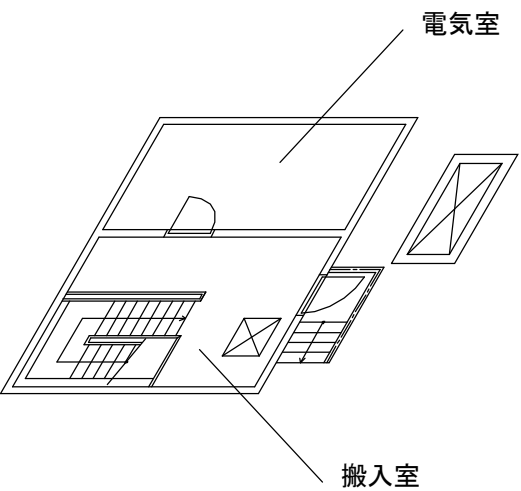

1 階

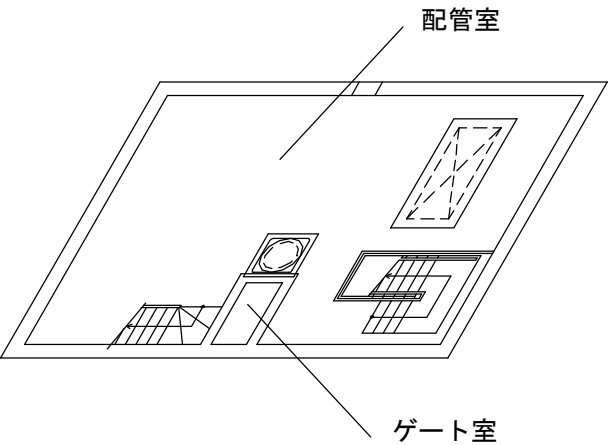


地下 1 階

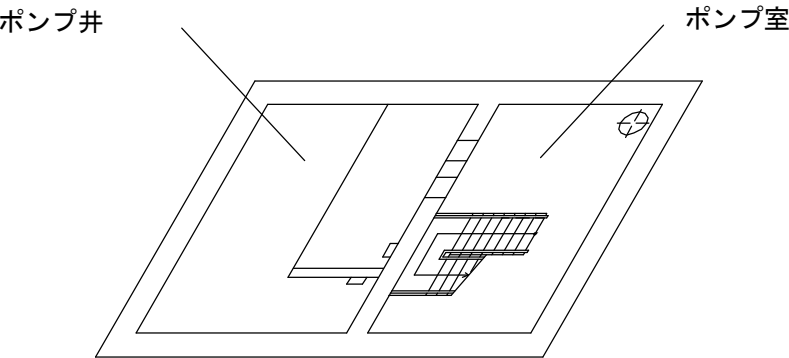


地下 2 階

階層平面図 S=NONE

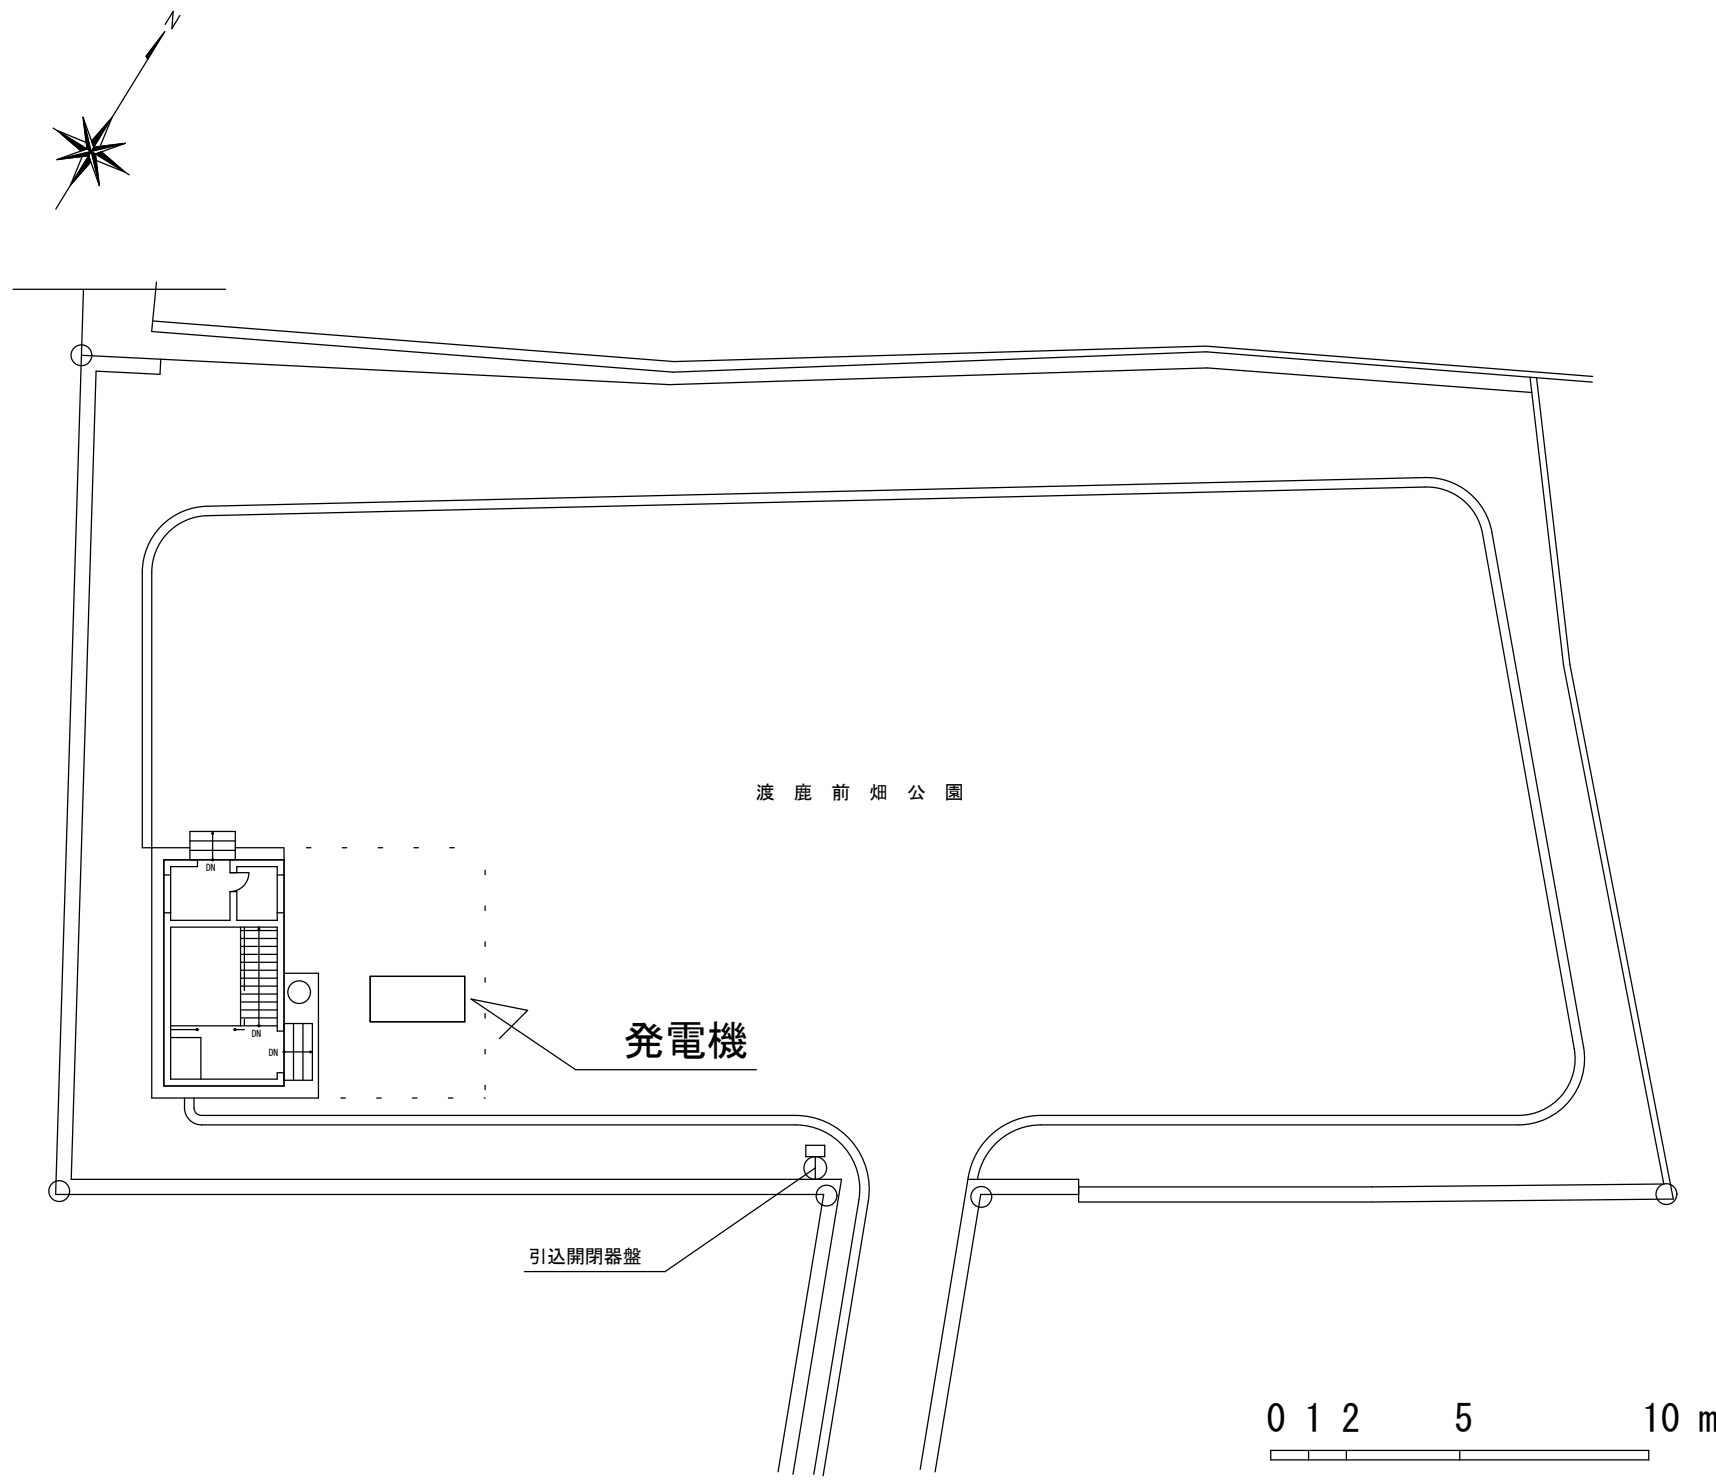


搬入室

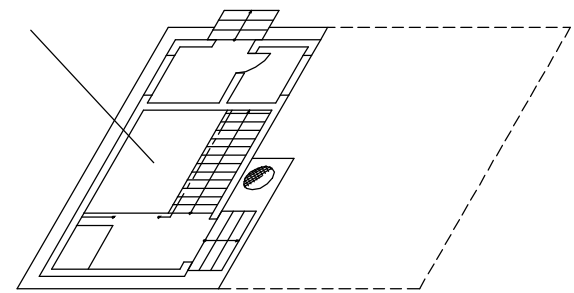

1 階

ポンプ室

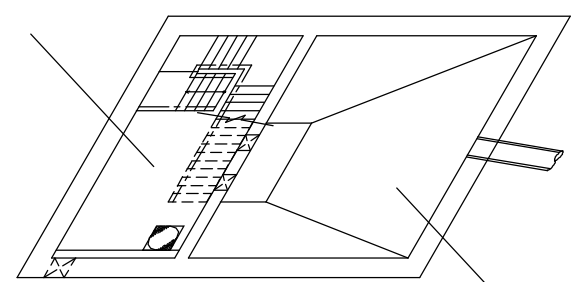


地下 1 階

ポンプ井


階層平面図 S=NONE

渡鹿ポンプ場全体平面図 S=1/200

参考資料 1

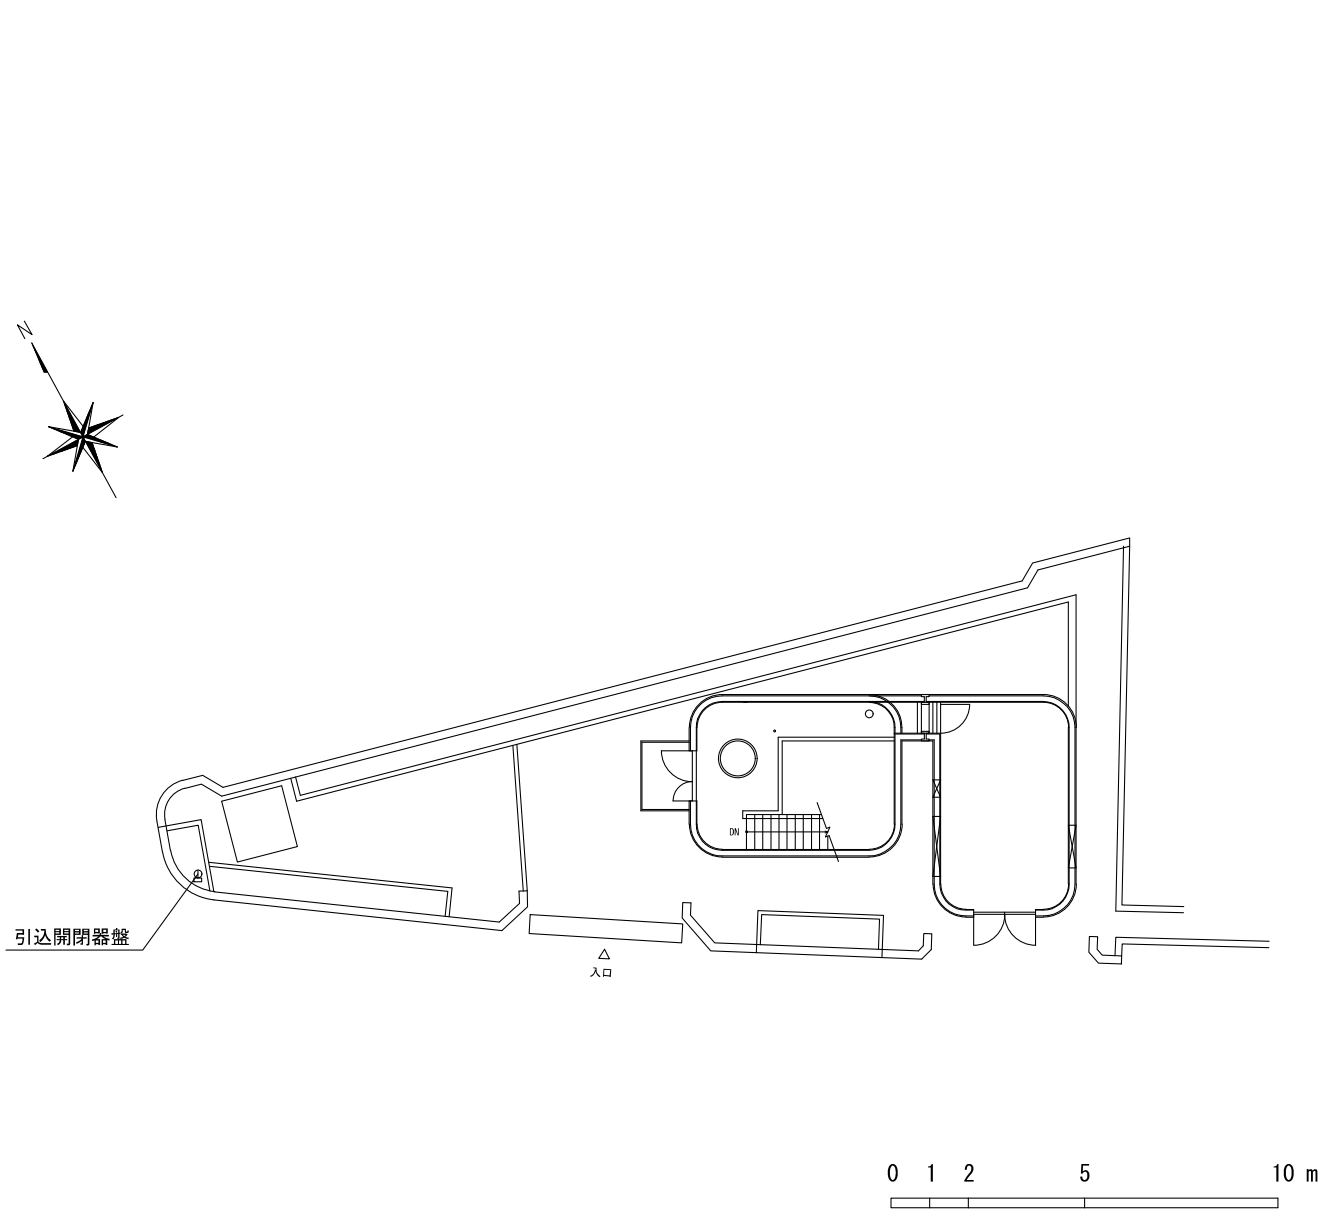


健軍ポンプ場全体平面図 S=1/200

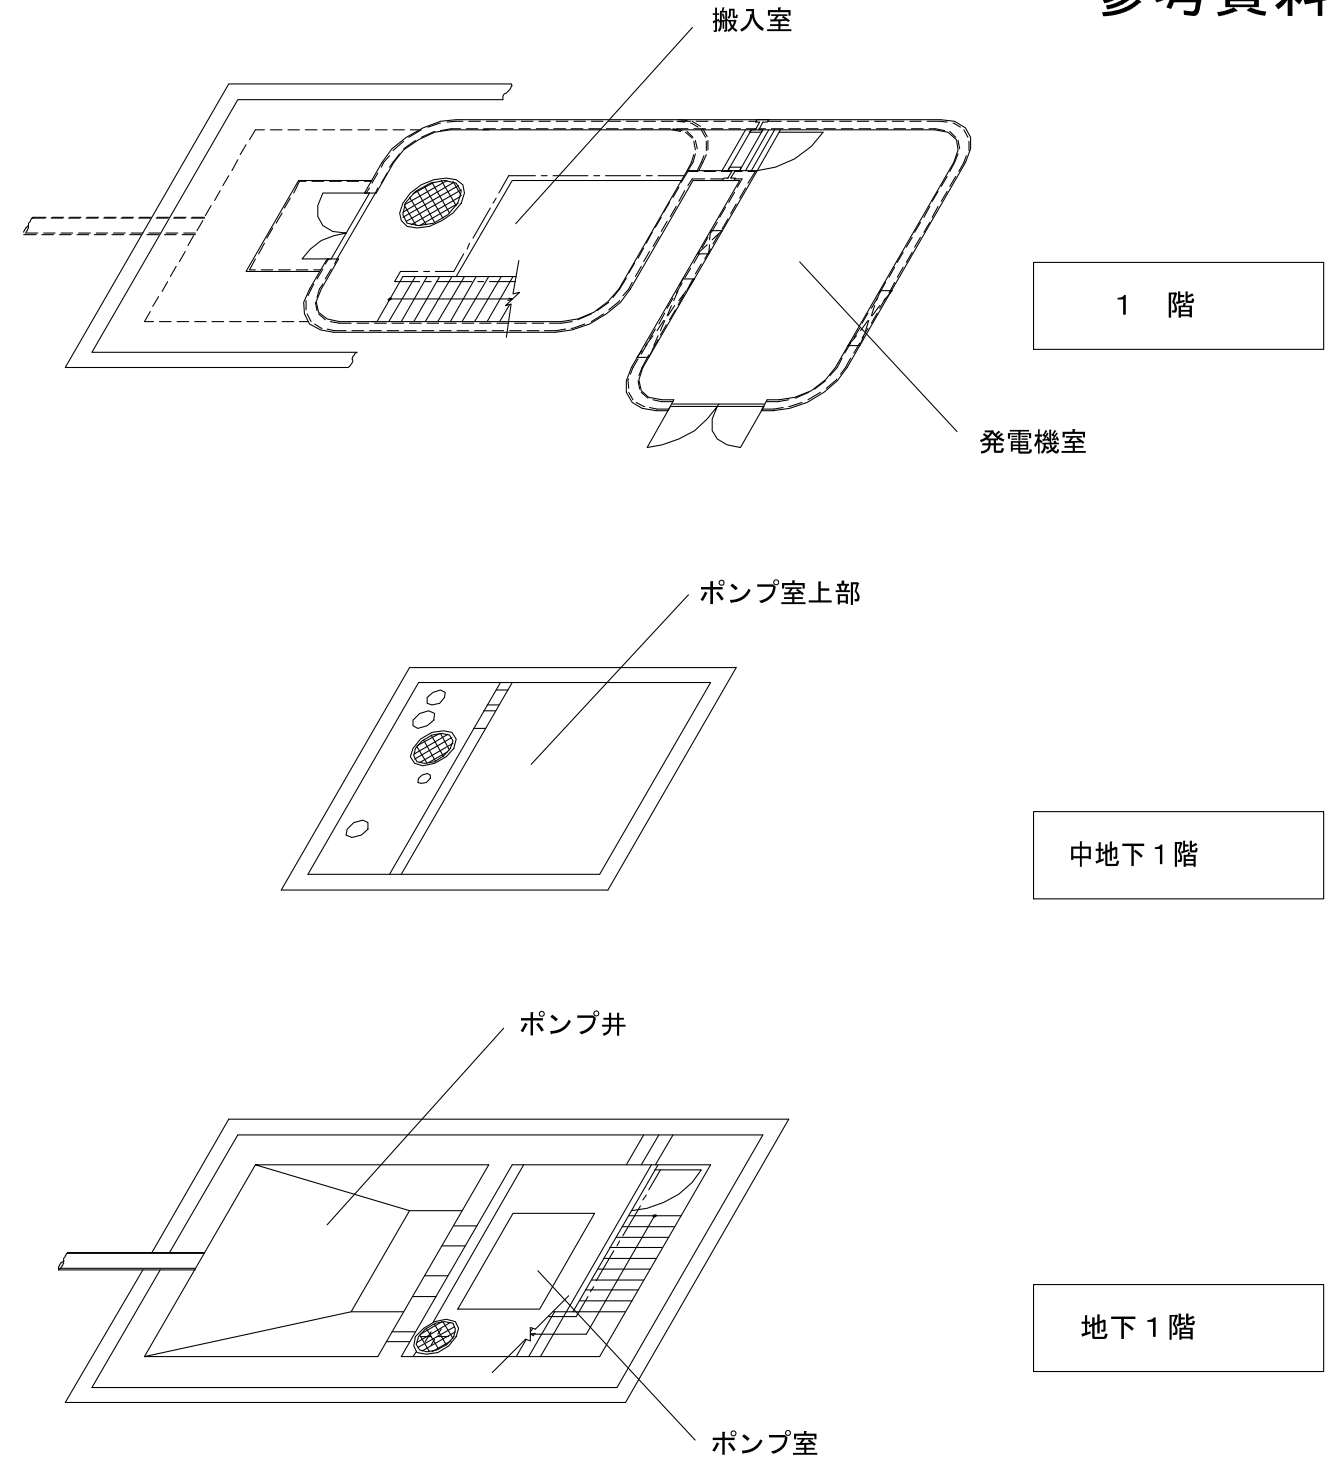


階層平面図 S=NONE

参考資料 1

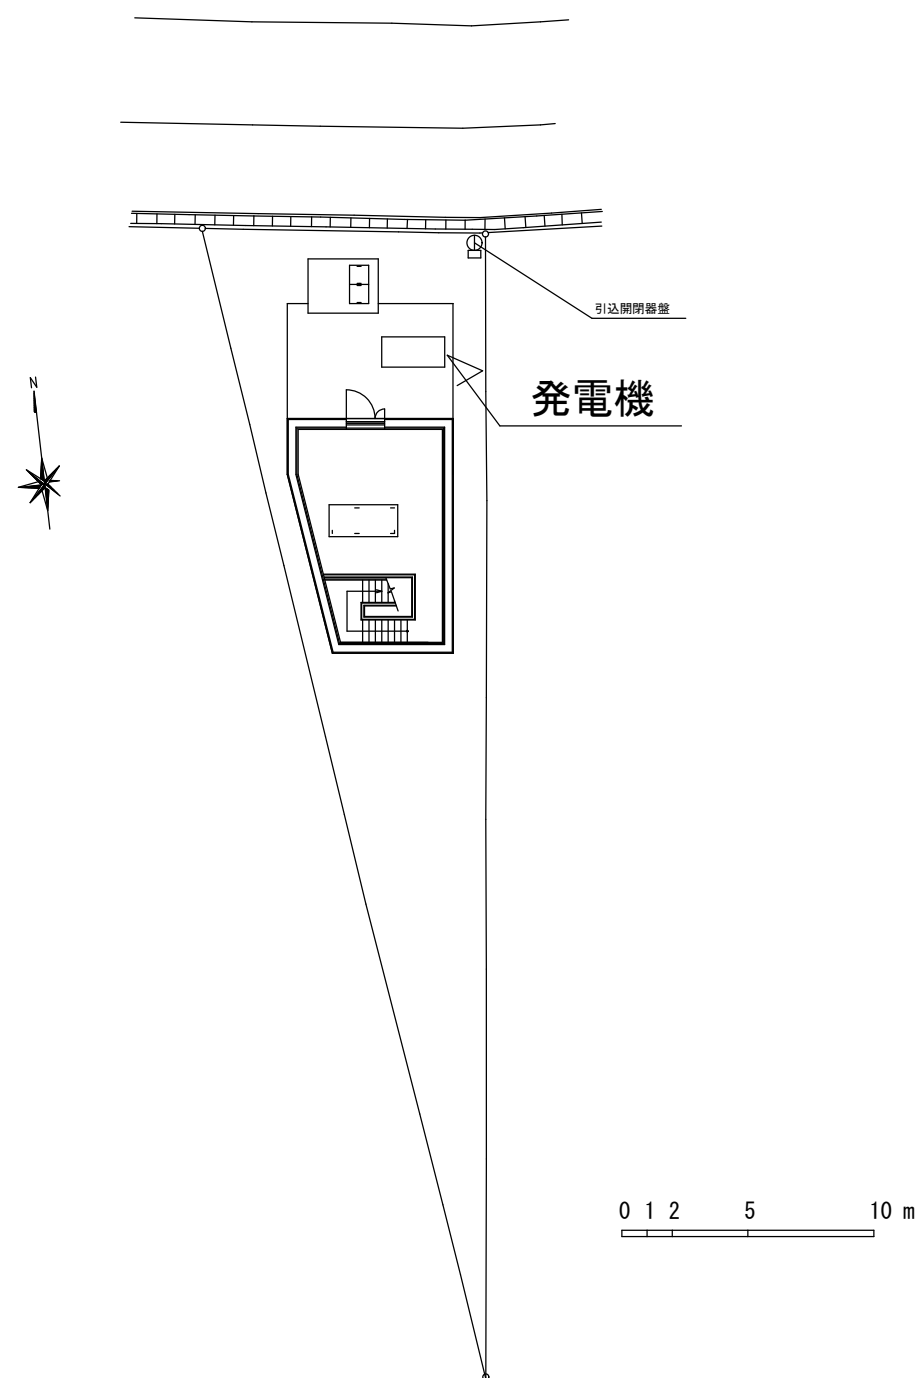

渡鹿第2ポンプ場全体平面図 S=1/200

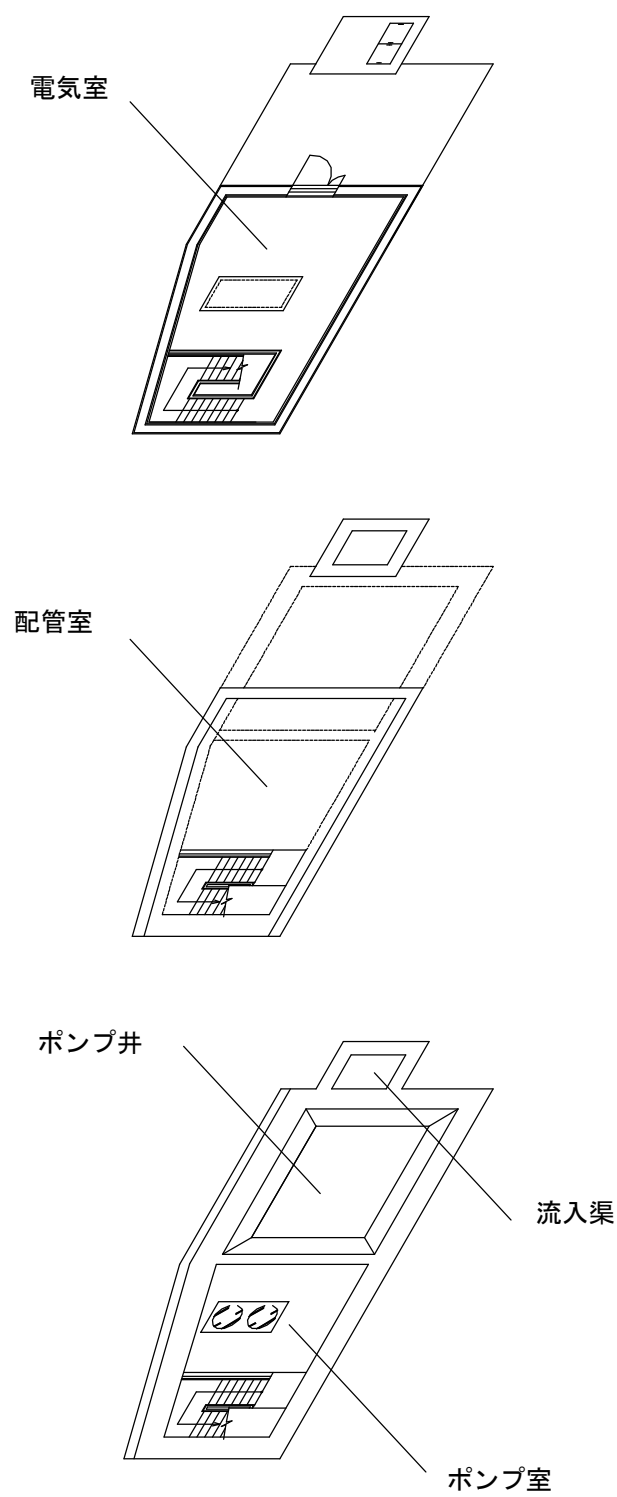

1 階

地下1階

地下2階

階層平面図 S=NONE

参考資料 1

屋外

発電機室

1 階

地下 1 階

流入弁室

地下 2 階

ポンプ井

ポンプ室

地下 3 階


引込開閉器盤

0 1 2 5 10m


長嶺ポンプ場全体平面図 S=1/200

階層平面図 S=NONE


参考資料 1

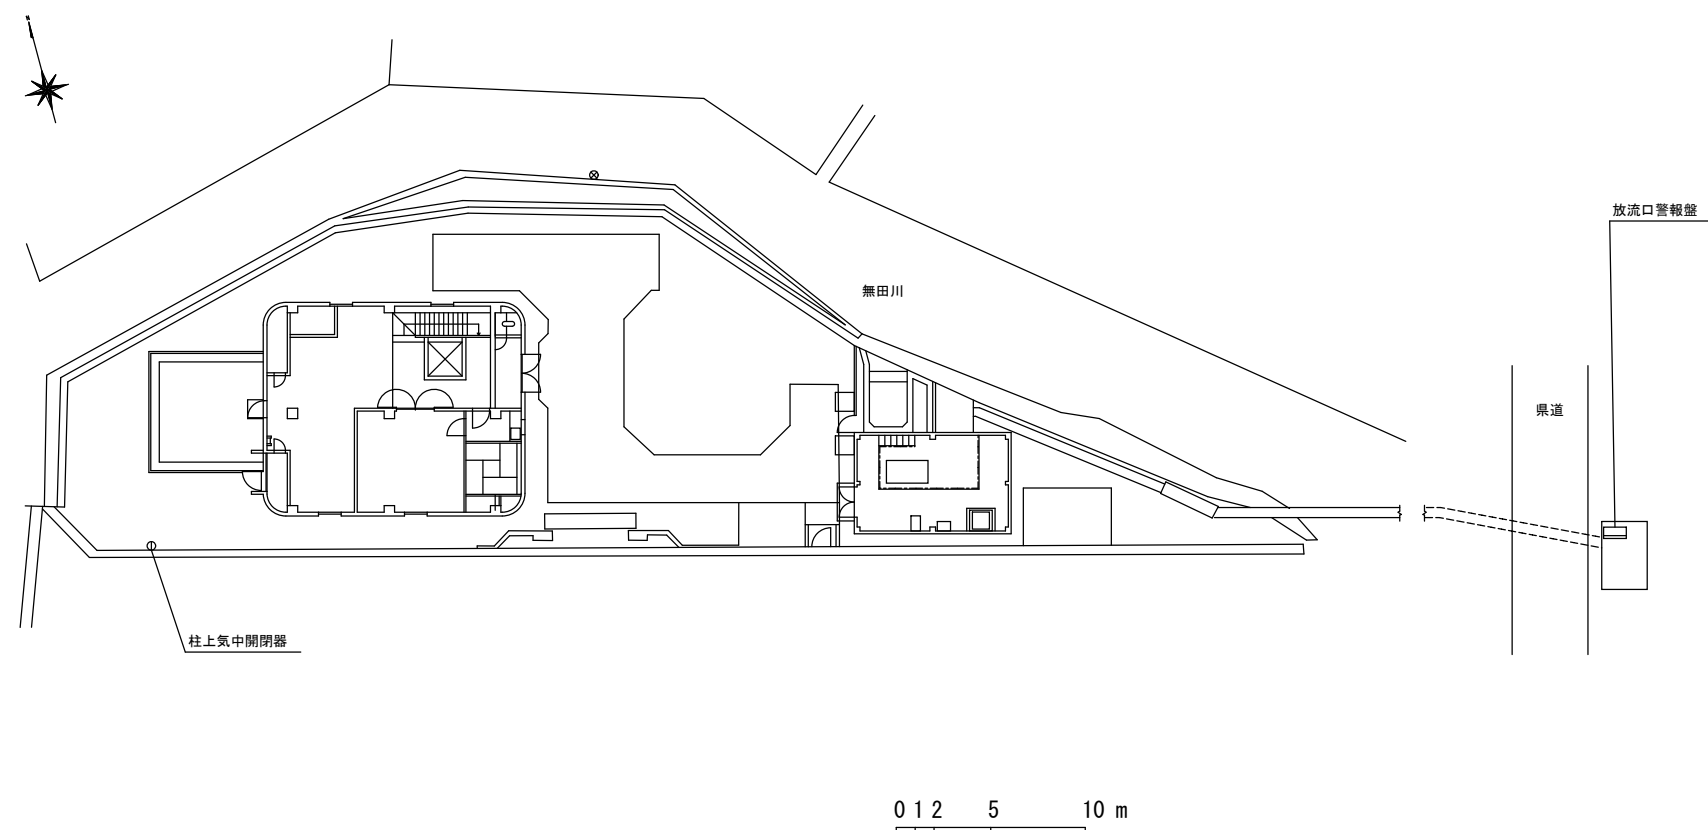


江津ポンプ場全体平面図 S=1/400

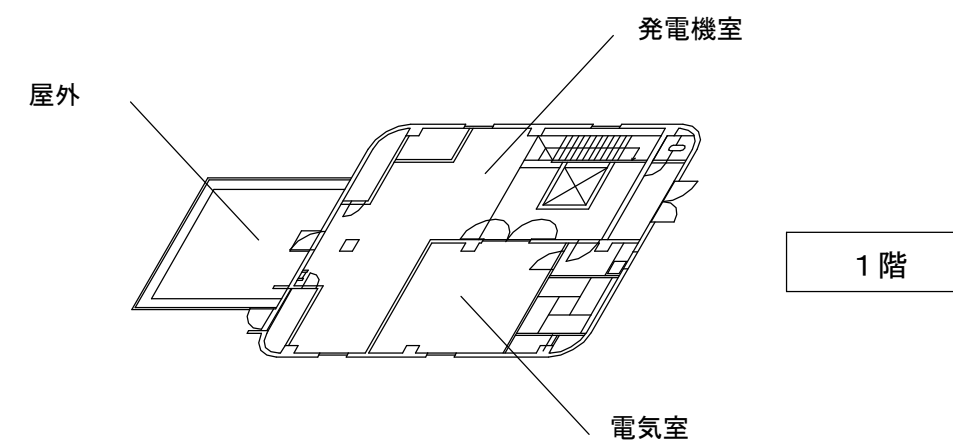

1 階

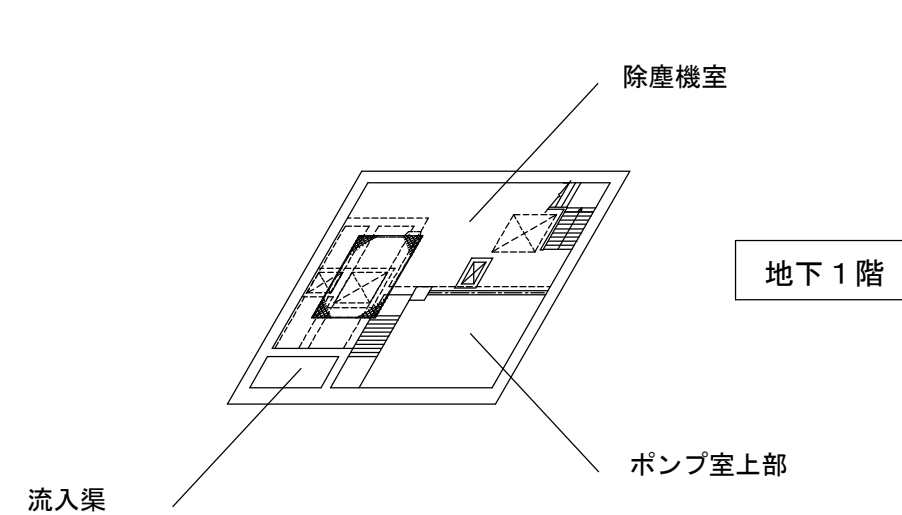


地下 1 階

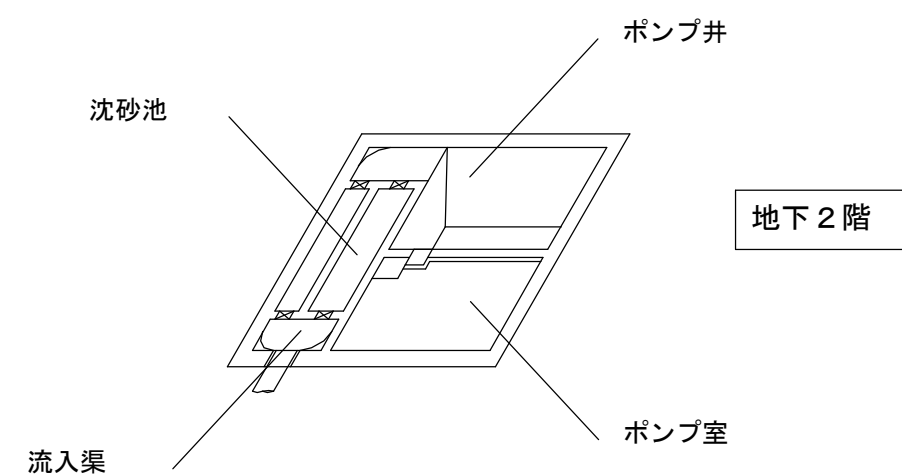


地下 2 階

階層平面図 S=NONE

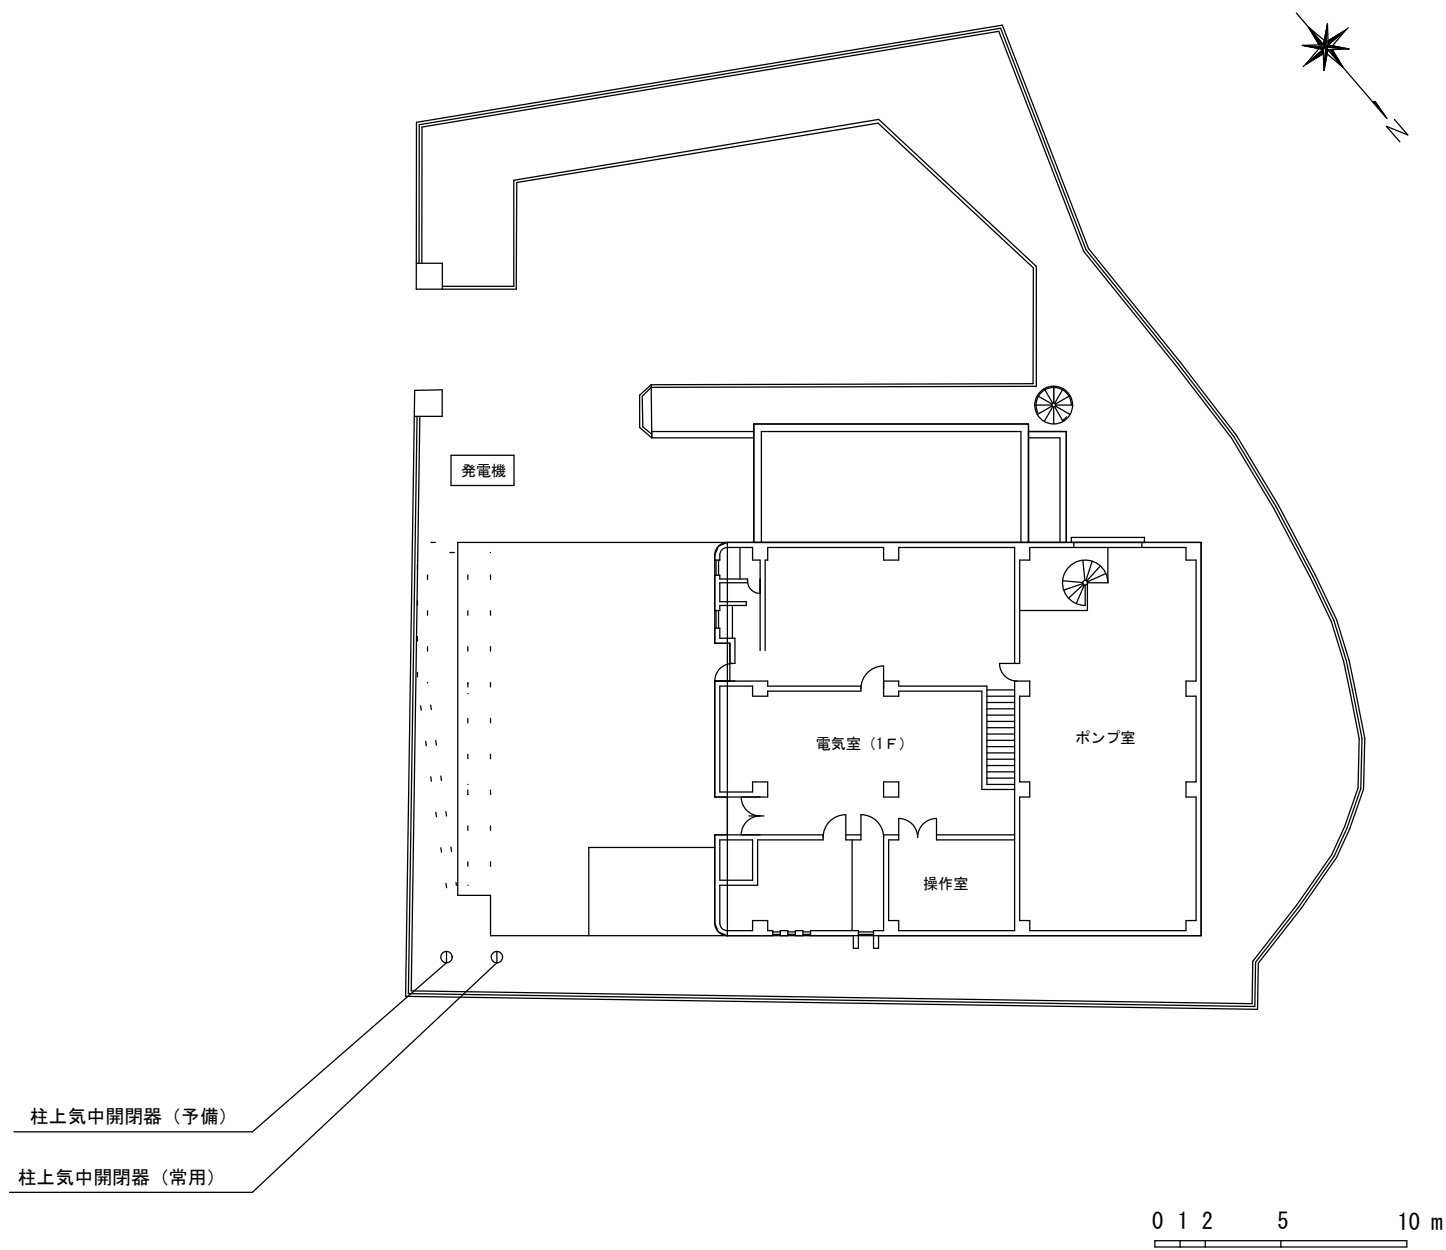



西無田ポンプ場全体平面図 S=1/300

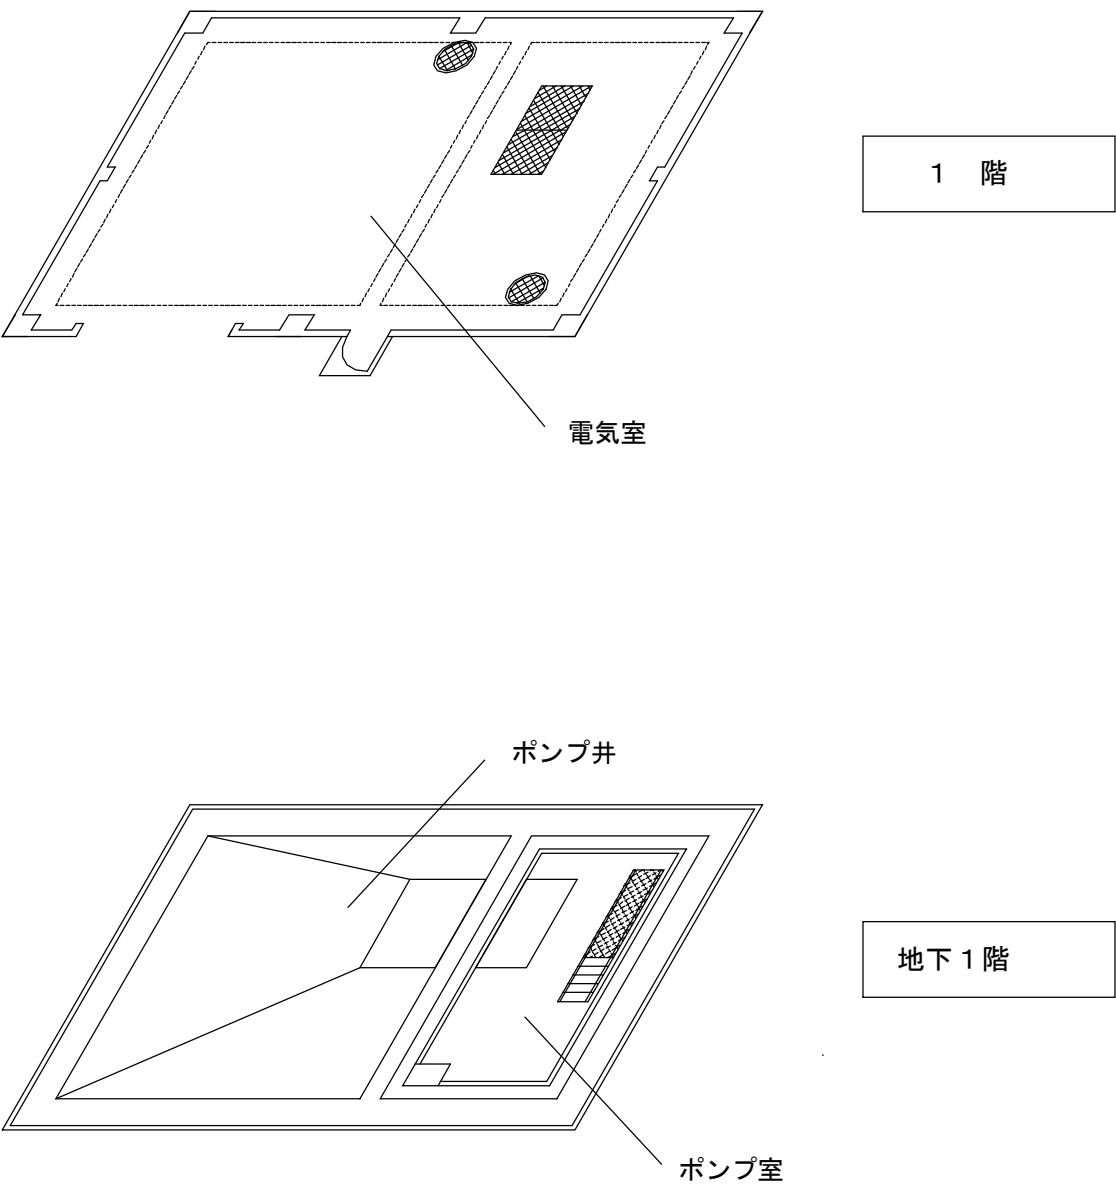

階層平面図 S=NONE



 
引込開閉器盤

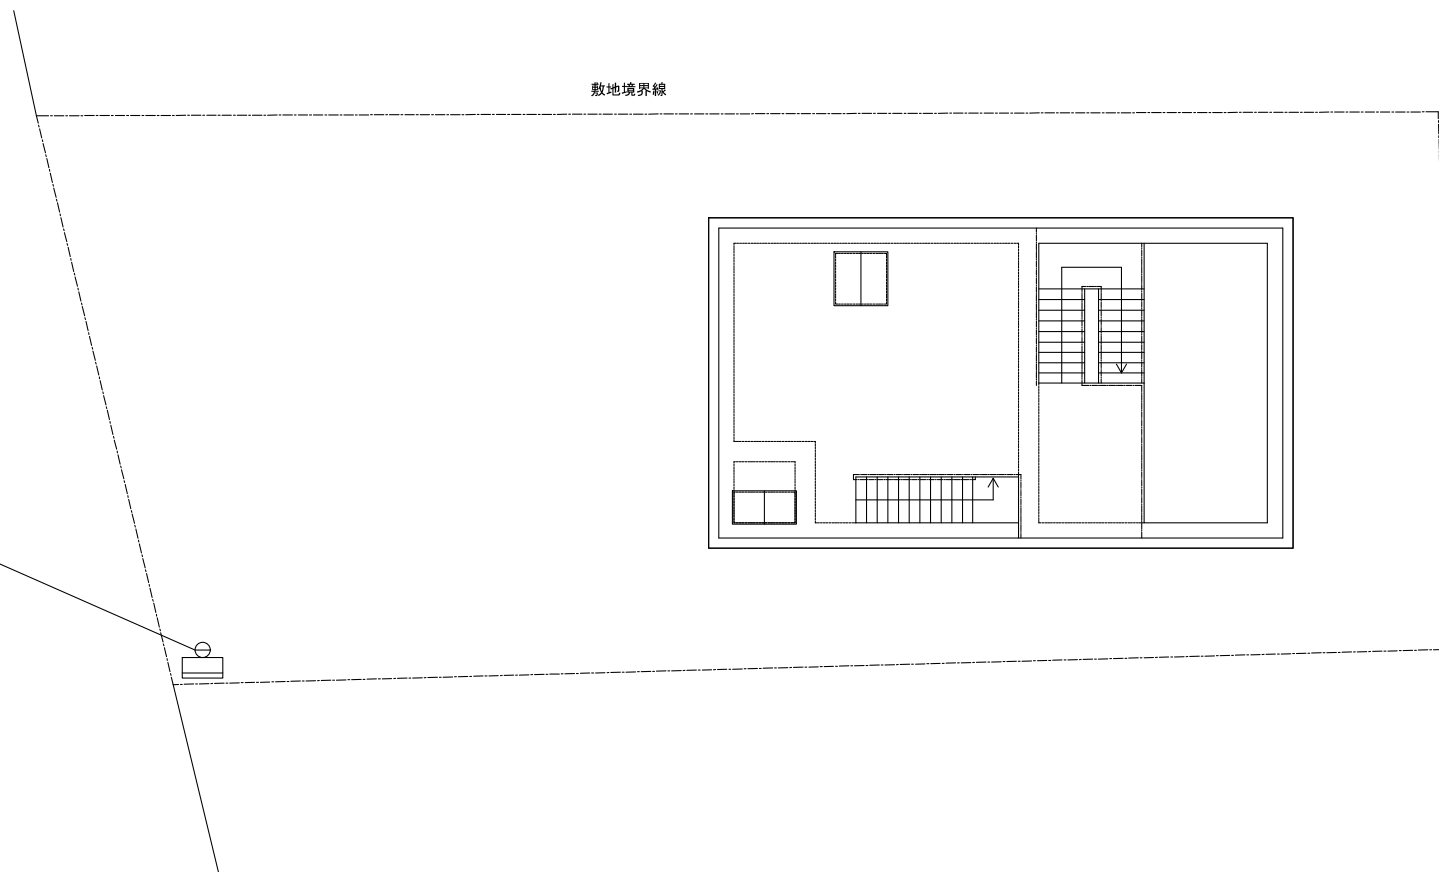

端地ポンプ場全体平面図 S=1/150


参考資料 1

電気室

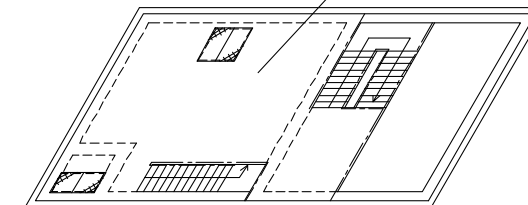

1 階


作業室

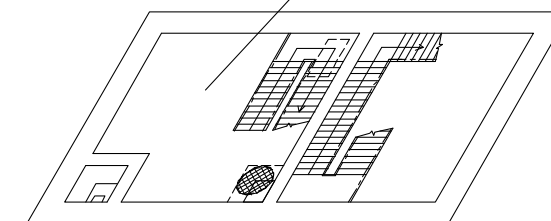

地下1階

ポンプ室


流入渠

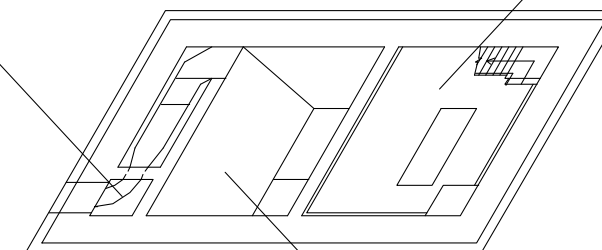


地下2階

ポンプ井


階層平面図 S=NONE

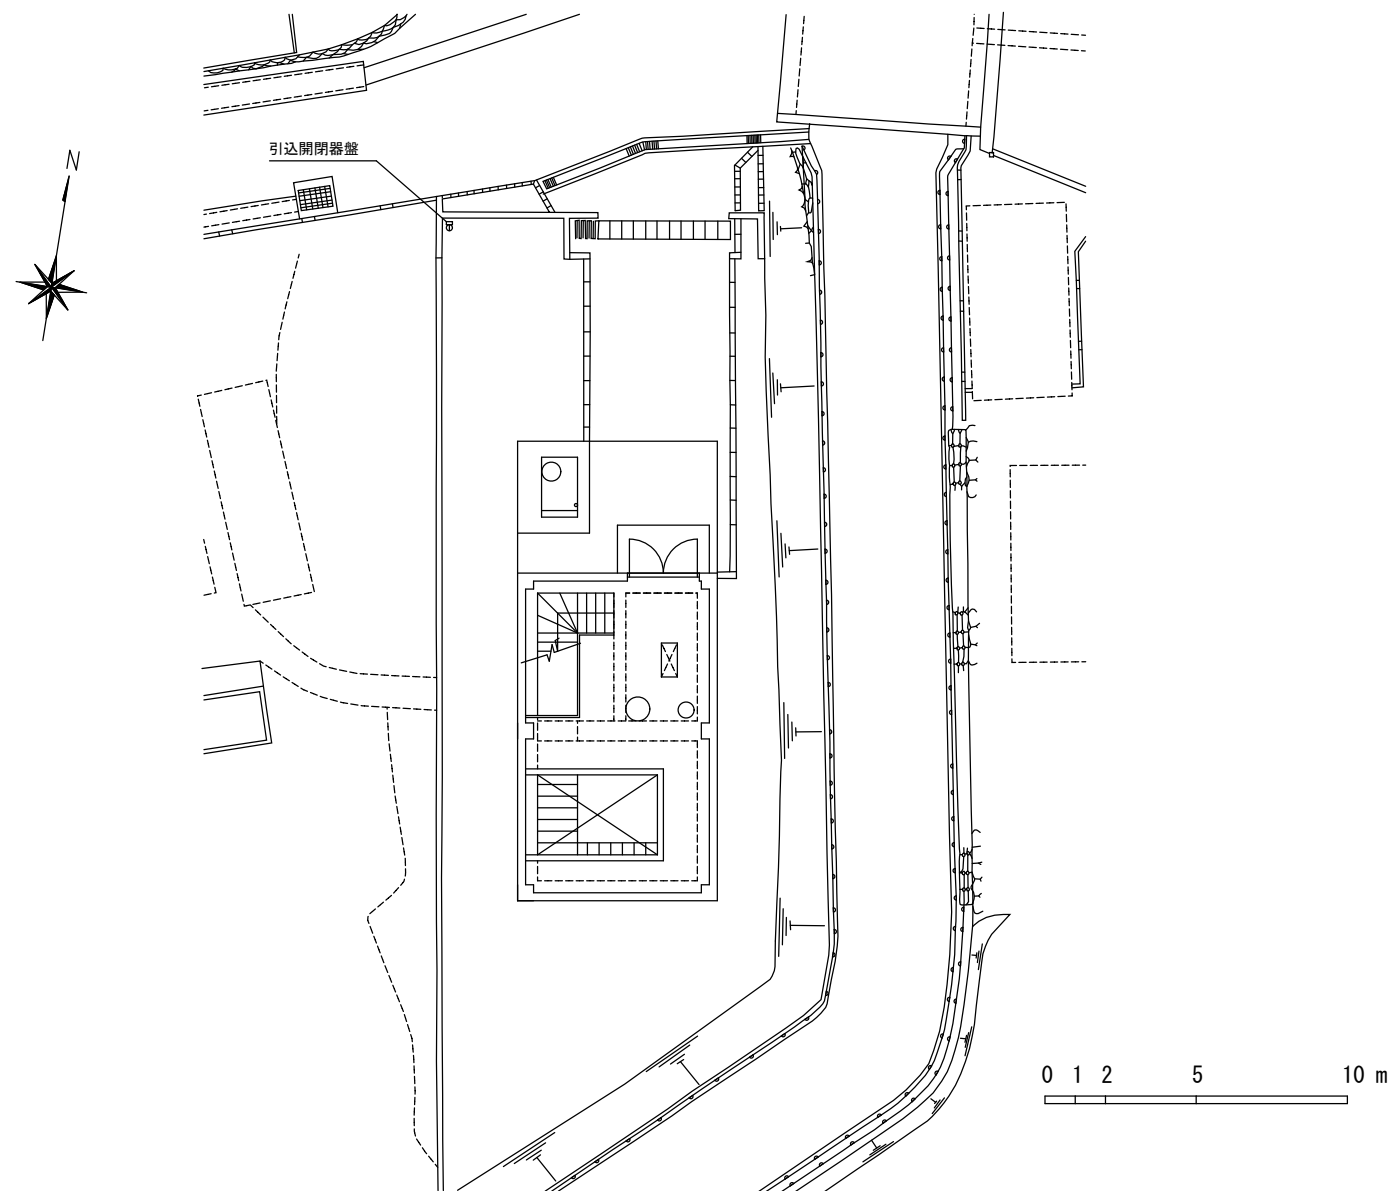


沼山津ポンプ場全体平面図 S=1/250

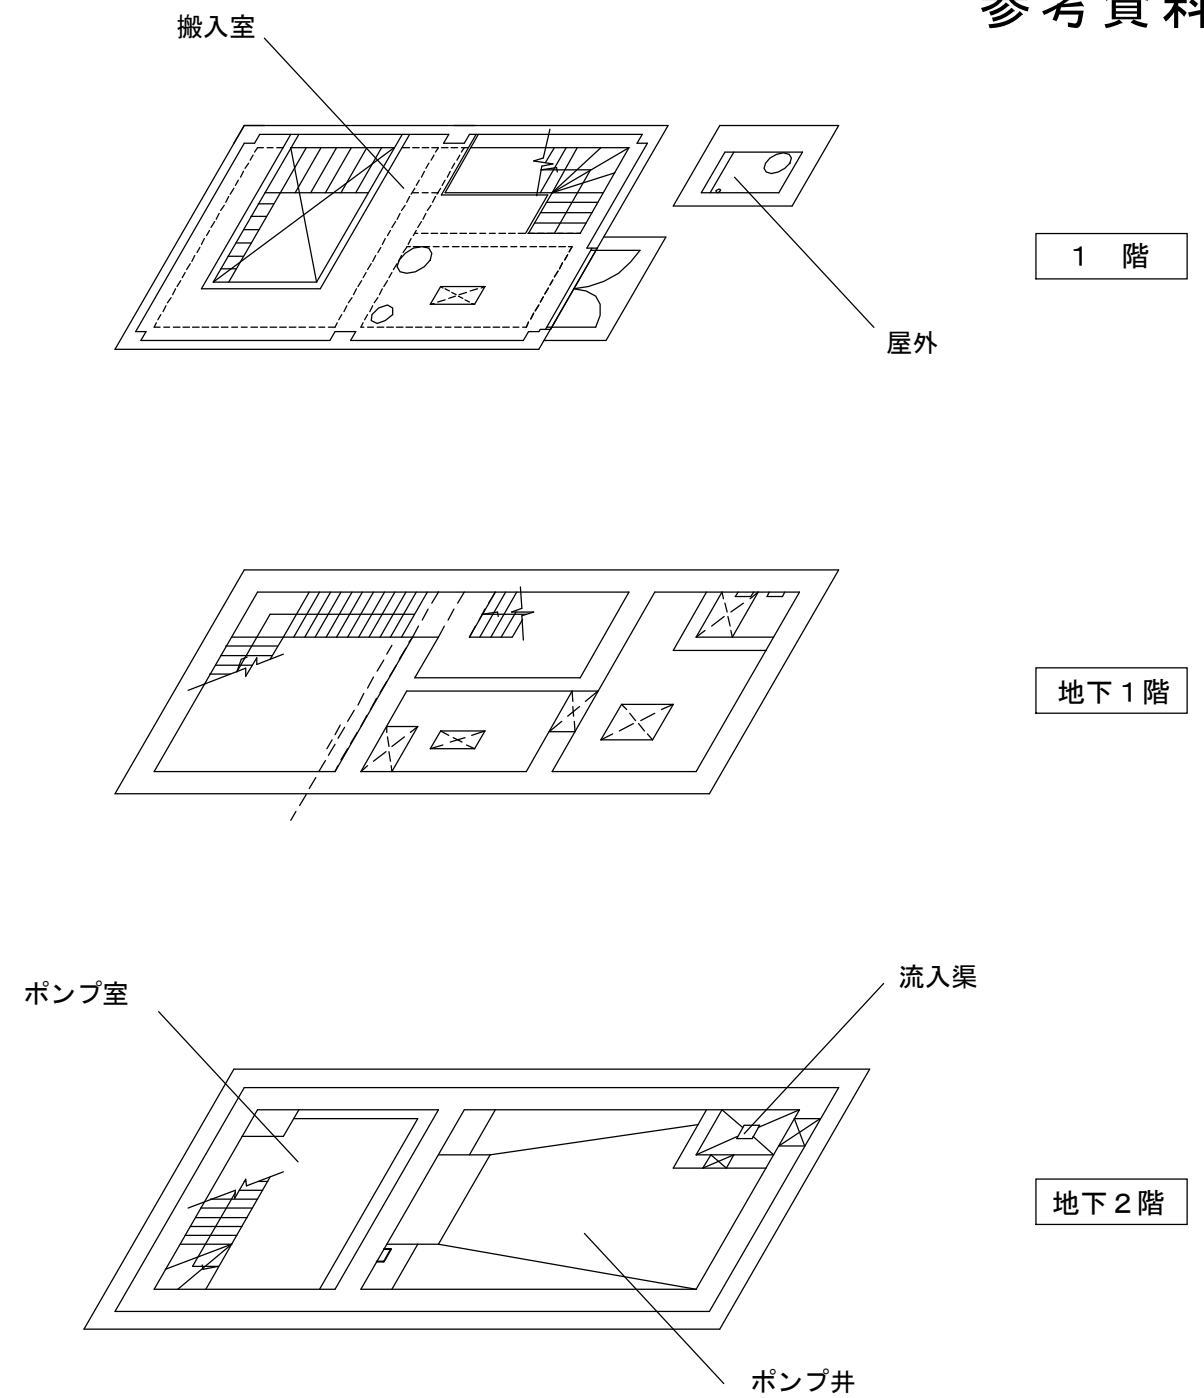

階層平面図 S=NONE

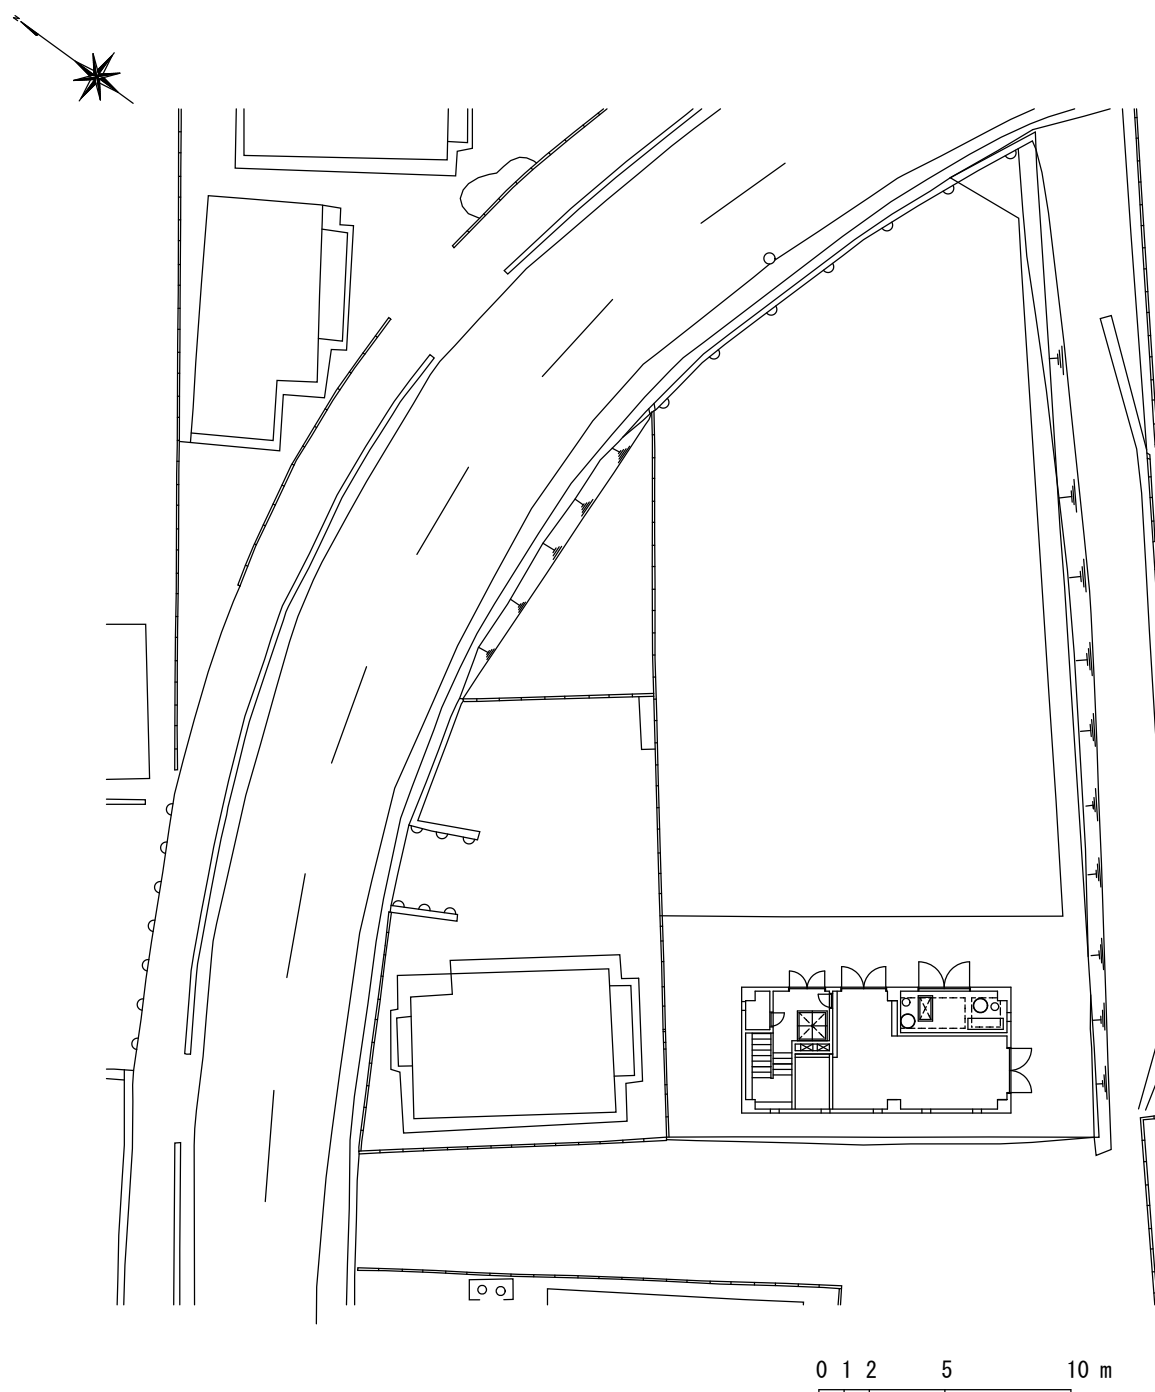


下津留ポンプ場全体平面図 S=1/300

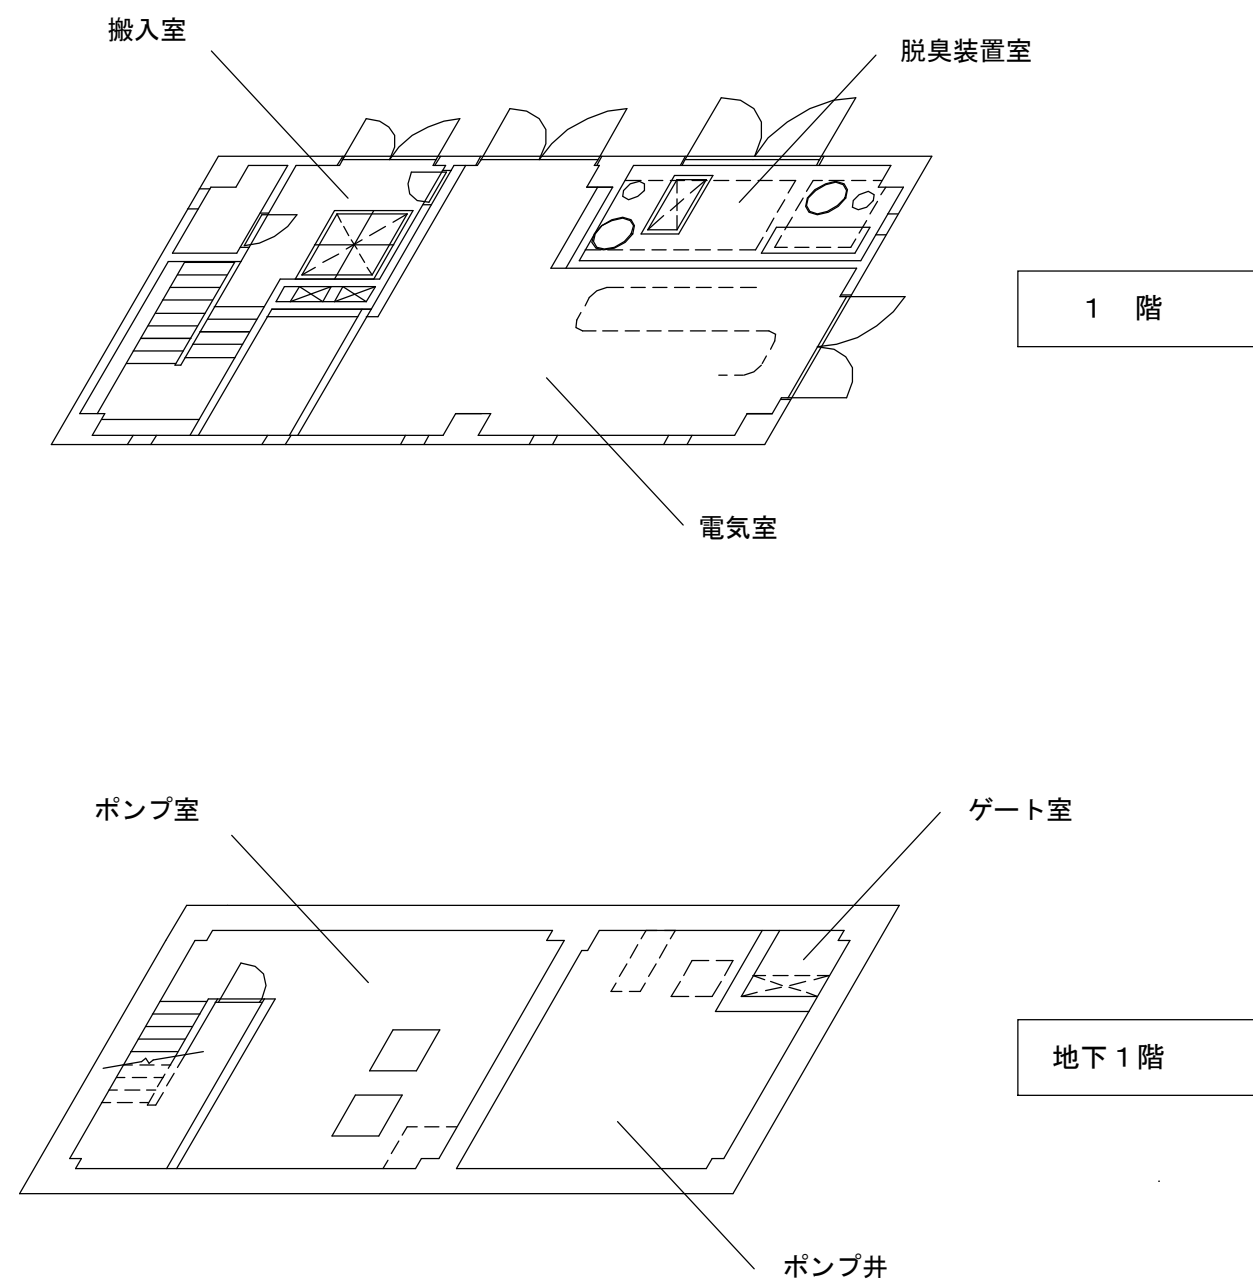


階層平面図 S=NONE

(参考資料 1)

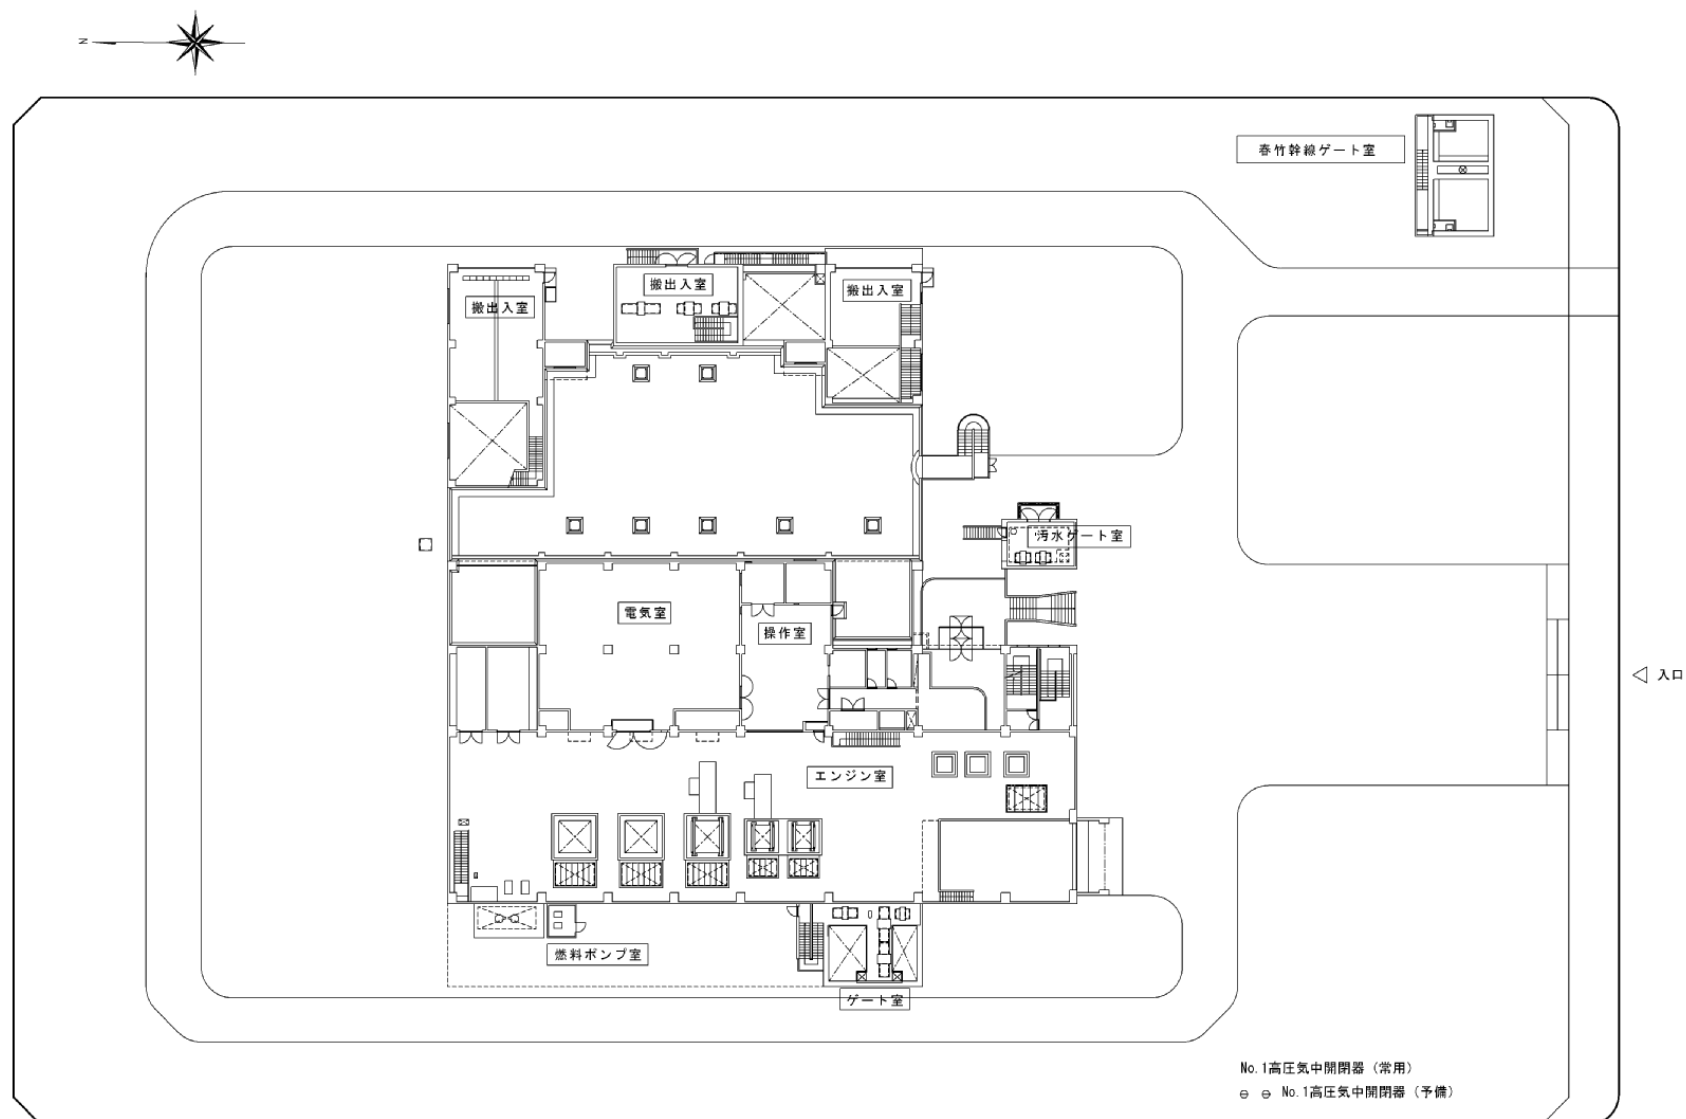


平田ポンプ場全体平面図

(参考資料 1)

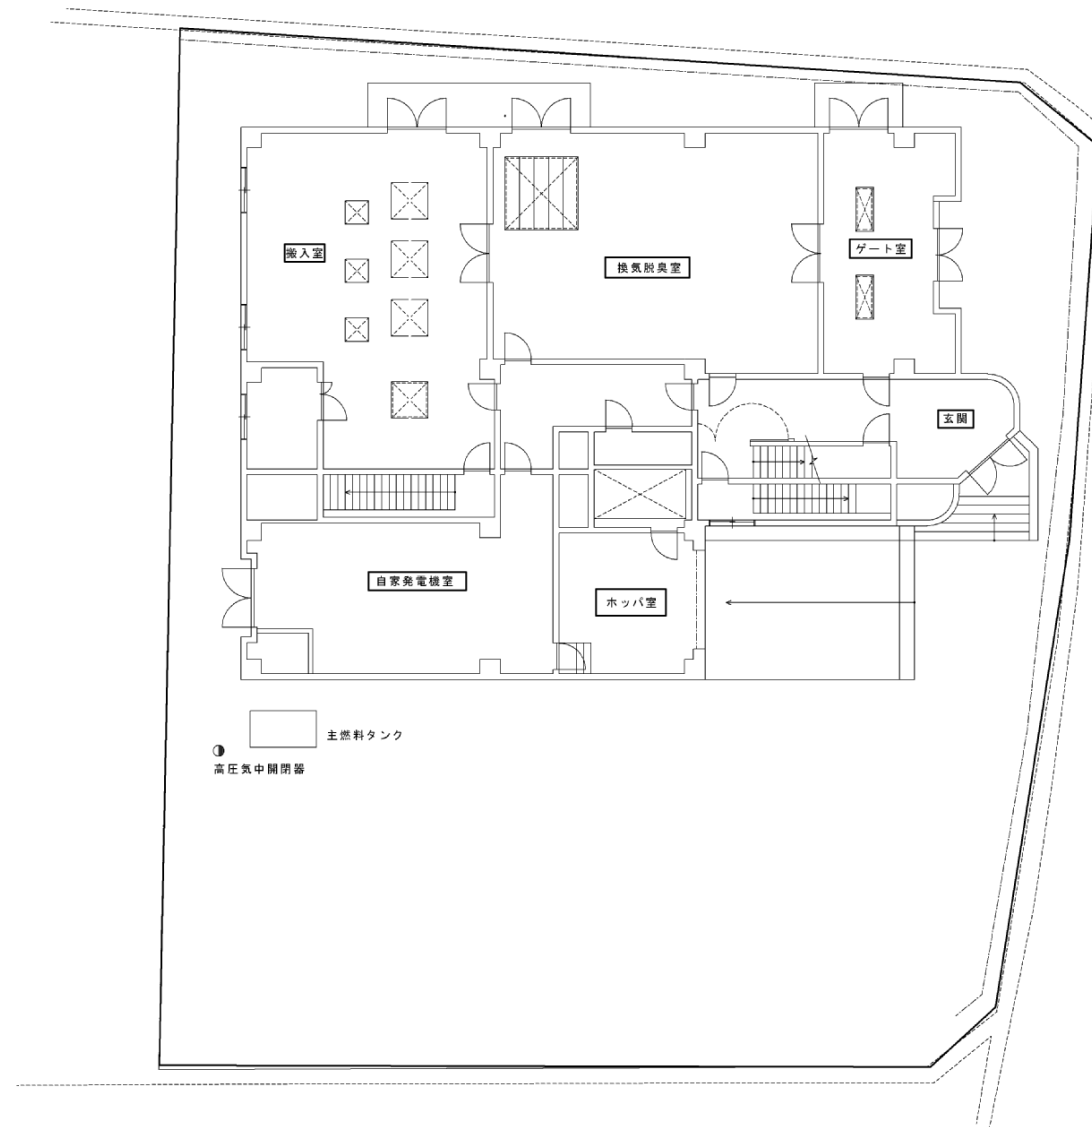


南高江ポンプ場全体平面図

(参考資料 1)

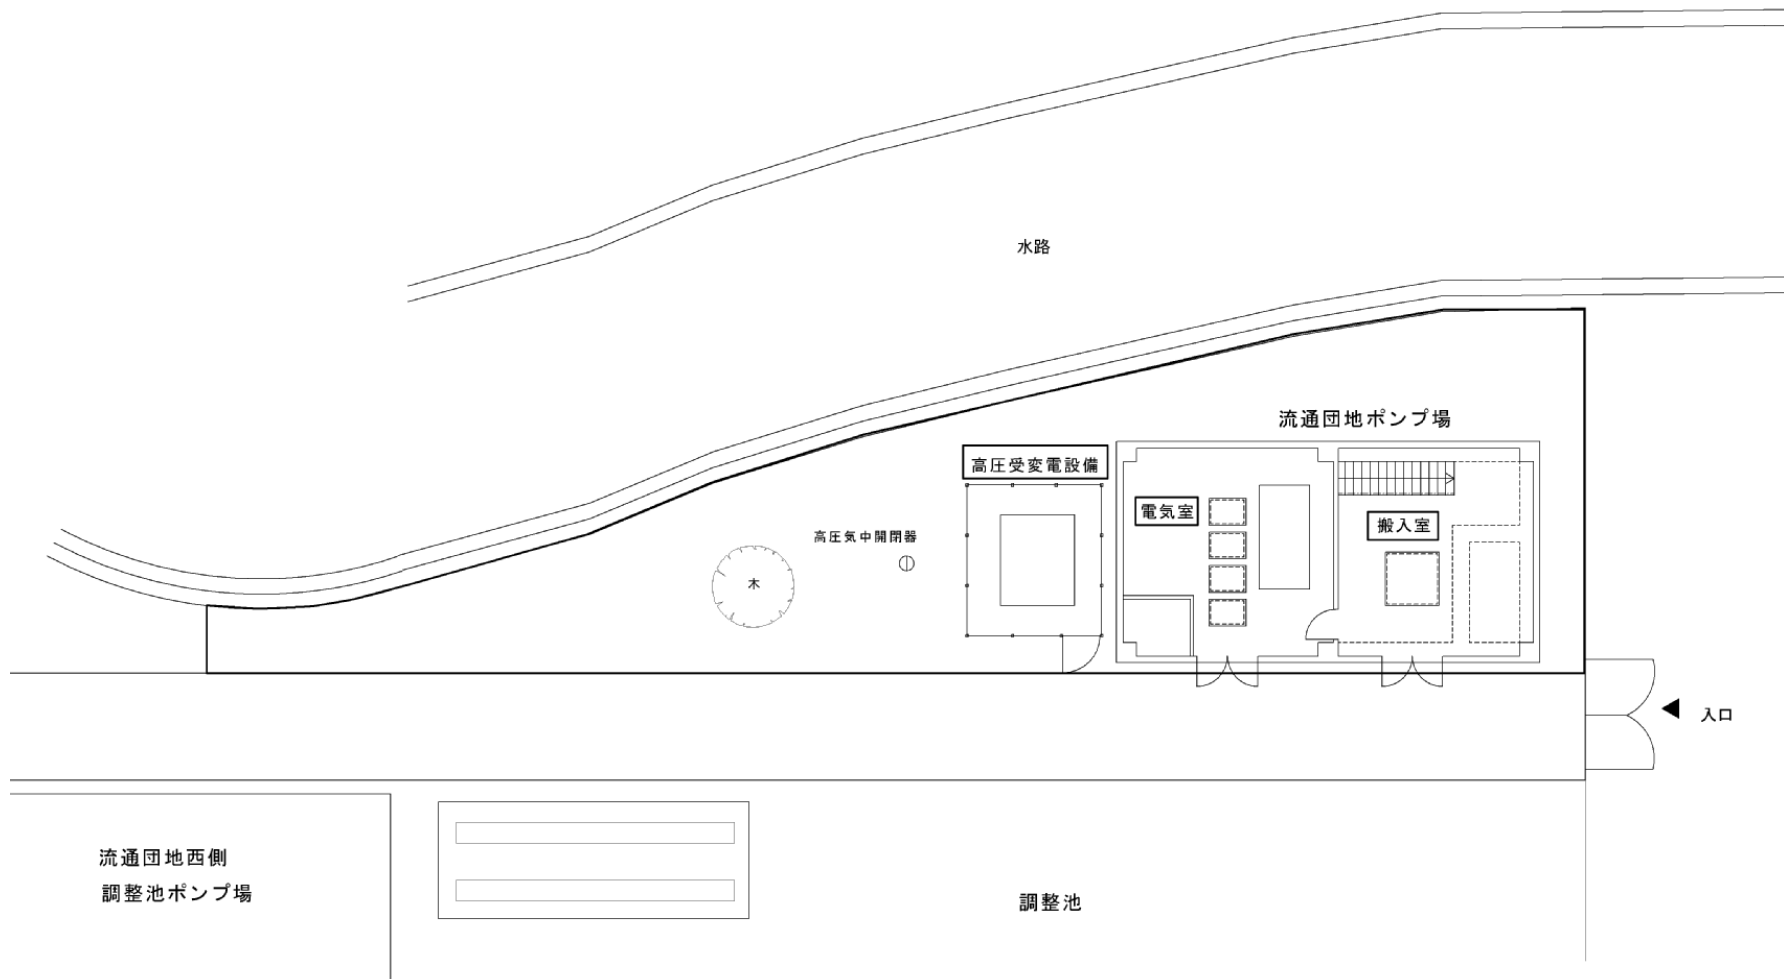

流通団地ポンプ場全体平面図

(参考資料 1)

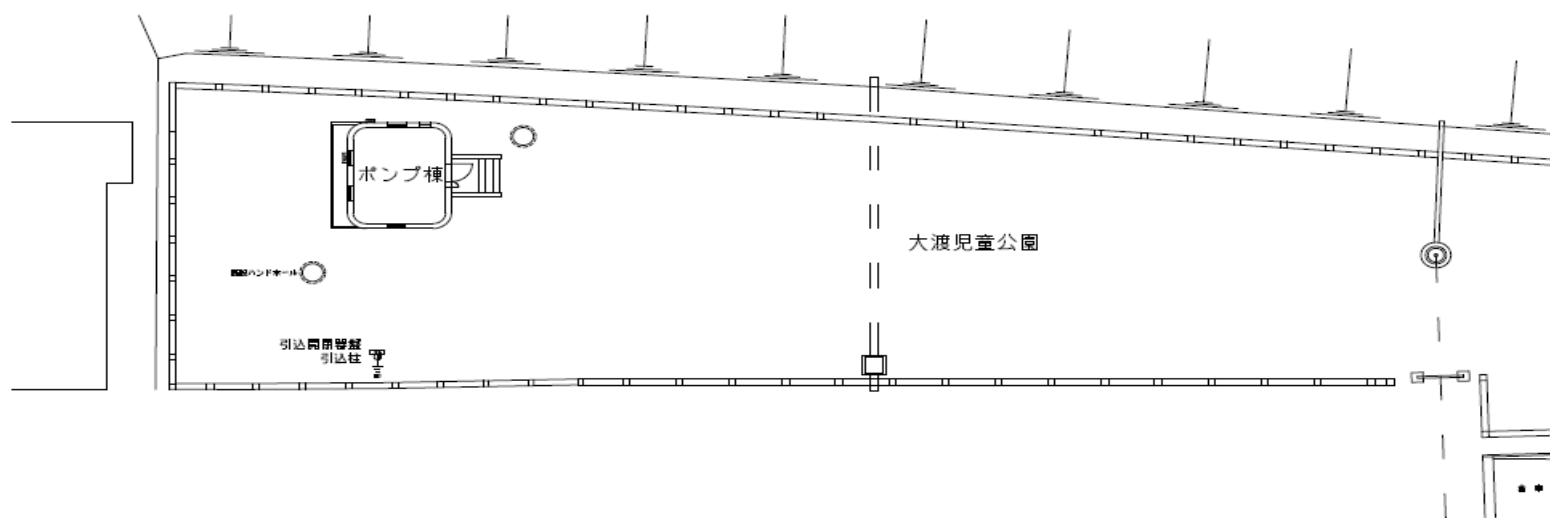


大渡ポンプ場 全体平面図

(参考資料1)

白山幼稚園

菅原公園

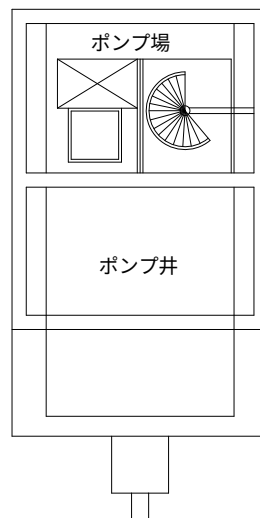

菅原ポンプ場全体平面図

中継ポンプ場調書(令和4年度末)

処理区	ポンプ場	稼動年月	計画排水面積(ha)	計画排水量			現有排水能力						防災対策用施設	
				晴天時 (m³/時)	雨天時 (m³/時)	雨水量 (m³/時)	汚水ポンプ			雨水ポンプ			発電機	2回線受電
							台数 (台)	口径 (mm)	揚水量 (m³/時)	台数 (台)	口径 (mm)	揚水量 (m³/時)		
東部	湖 東(合)	S49.3	1,449.6	2,711	3,046	—	4(1)	500	5,678	—	—	—	—	○
	神 水	S53.8	24.0	45	—	—	2(1)	150	133	—	—	—	—	—
	戸井の外	S55.7	72.6	136	—	—	2(1)	200	360	—	—	—	—	—
	渡 瀬	S59.1	704.0	1,318	—	—	3(1)	350	2,040	—	—	—	○	—
	出 水	S57.9	77.7	145	—	—	2(1)	200	270	—	—	—	—	—
	渡 鹿	S59.1	54.5	102	—	—	2(1)	200	216	—	—	—	—	—
	健 軍	S59.5	59.0	110	—	—	2(1)	200	180	—	—	—	—	—
	渡鹿第2	S59.10	39.7	74	—	—	2(1)	200	150	—	—	—	—	—
	長 嶺	S63.3	30.6	57	—	—	2(1)	150	108	—	—	—	○	—
	江 津	S63.3	169.8	317	—	6,012	3(1)	250	965	2	500~800	6,012	○	—
	西 無 田	S63.12	23.2	43	—	—	2(1)	200	163	—	—	—	—	—
	端 地	H2.3	41.2	77	—	—	2(1)	200	144	—	—	—	○	—
	沼 山 津	H3.1	66.8	125	—	—	2(1)	200	144	—	—	—	—	—
	下 津 留	H9.8	20.6	38	—	—	2(1)	150	137	—	—	—	○	—
南部	菅 原	S54.5	14.2	26	—	—	2(1)	100	29	—	—	—	—	—
	大 渡	S62.4	41.9	79	—	—	3(1)	150	149	—	—	—	—	—
	流通団地	S62.7	59.7	112	—	—	2(1)	150	97	—	—	—	○	—
	平 田	H2.11	459.7	864	—	68,270	2(1)	400	1,290	3	800~1,350	68,400	—	○
	南 高 江	H6.10	490.1	925	—	—	2(1)	350	846	—	—	—	○	—

* ポンプ場名称の後の(合)は合流区域内にあるポンプ場を示す。江津ポンプ場と平田ポンプ場は、雨水分流地区で汚水、雨水併設ポンプ場。

* ポンプ台数の()内数字は、その内の予備ポンプ数。