


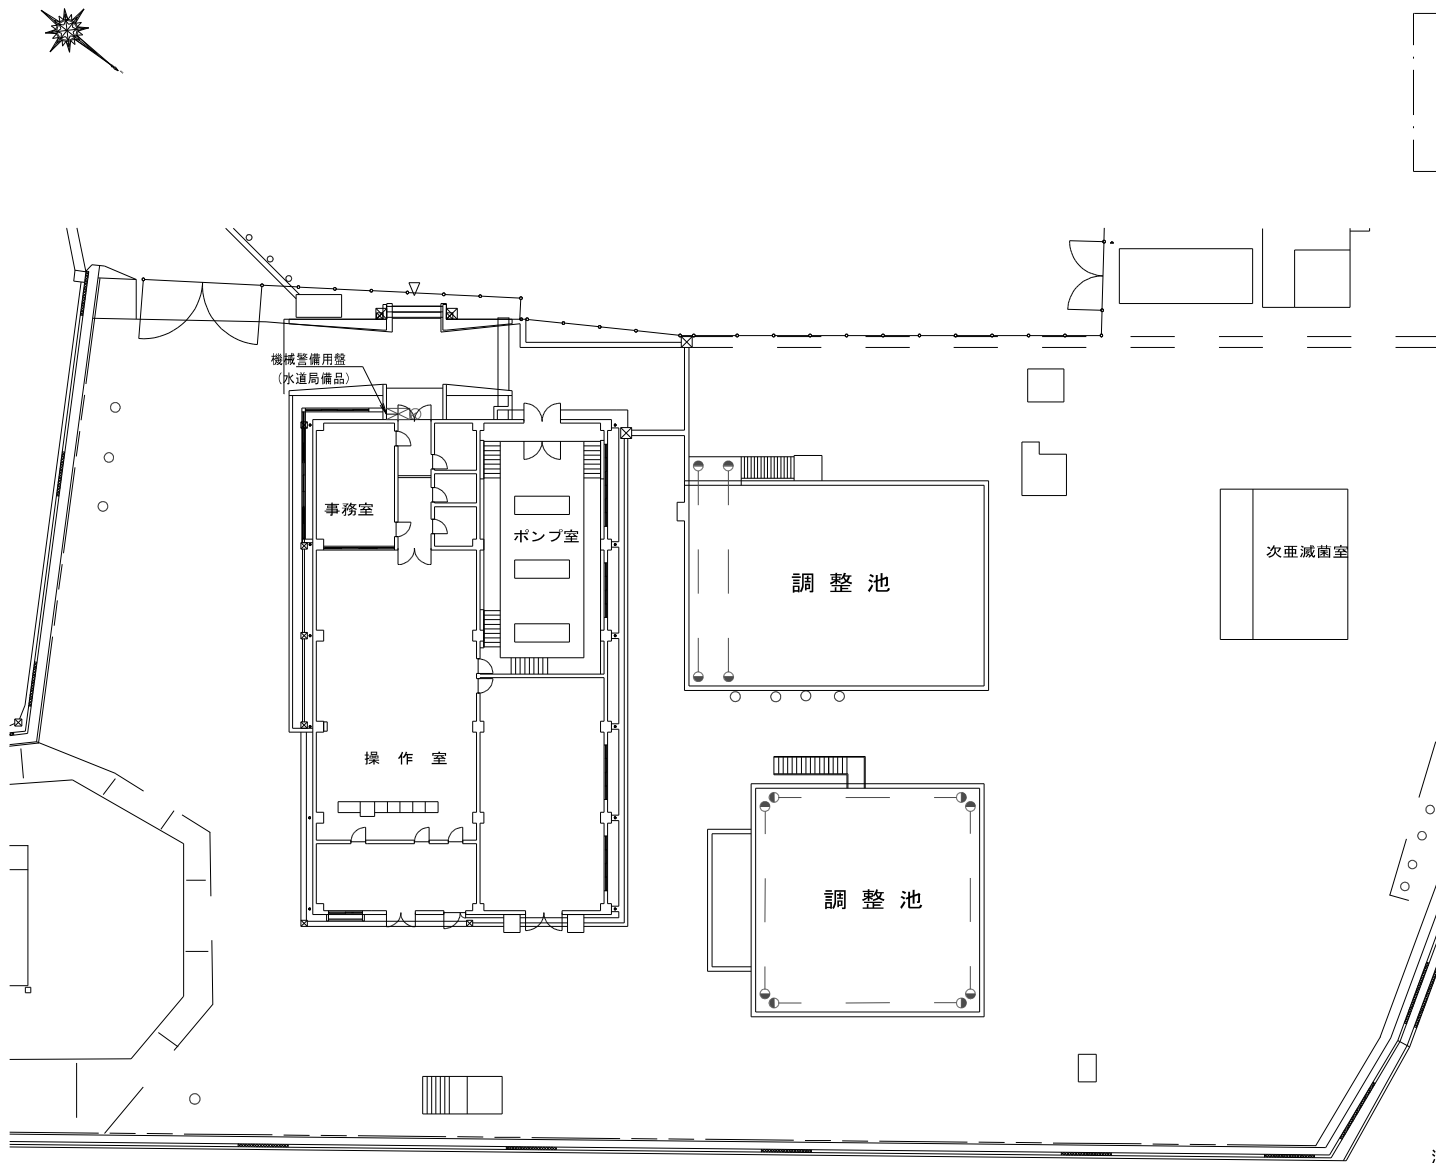


- 凡例
- 送信機
 - キースイッチ
 - 人感センサー (赤外線)
 - 人感センサー (マグネット)

注記
1. 図面は参考図とし、詳細は承諾図により決定する。

池上水源地構内平面図 (S=1/300)


件 名 図 名	池上水源地外7箇所警備業務委託		
	池上水源地警備設備平面図	縮 尺	内記
		図面番号	1/12
		熊本市上下水道局 水運用課	
		令和7年 1月	

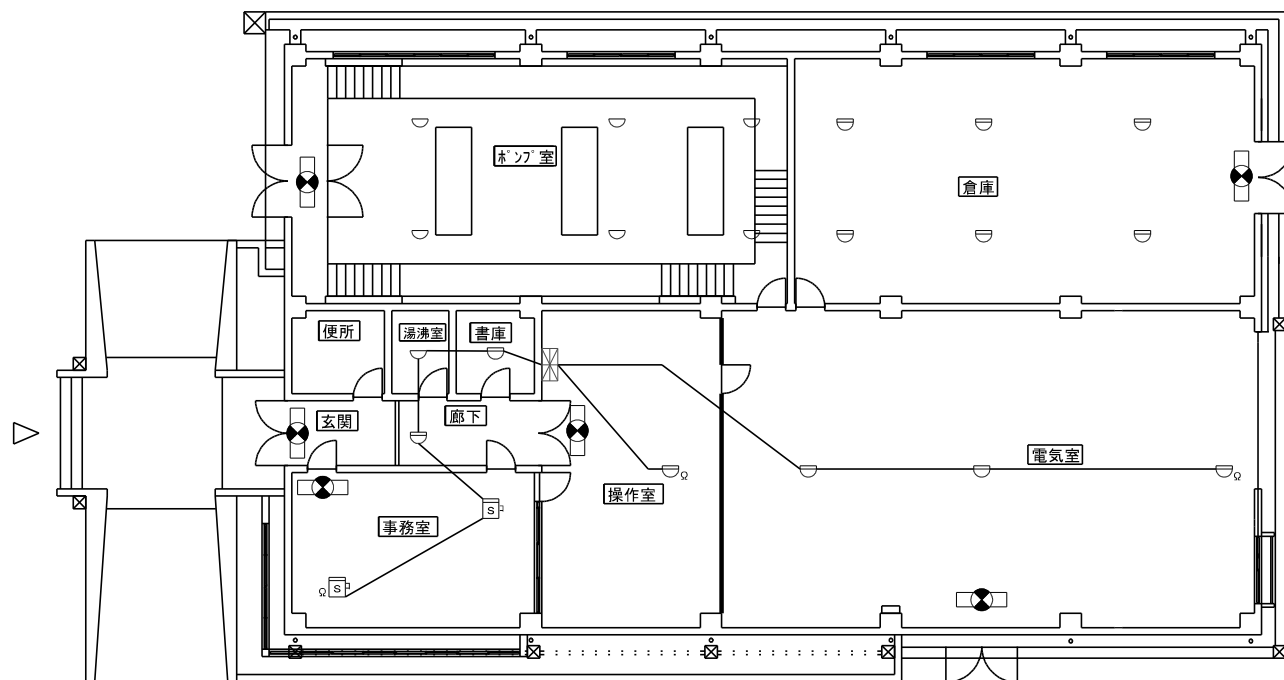


	受信機 (P 型 2 級)
	差動式スポット型感知器
	定温式スポット型感知器
	煙感知器 (光電式)
	誘導灯

池上送水場平面図 (S= F R E E)

件名	池上水源地外7箇所警備業務委託		
図名	池上水源地	縮 尺	内記
	自動火災報知設備平面図	図面番号	2/12
熊本市上下水道局 水運用課		令和7年 1月	

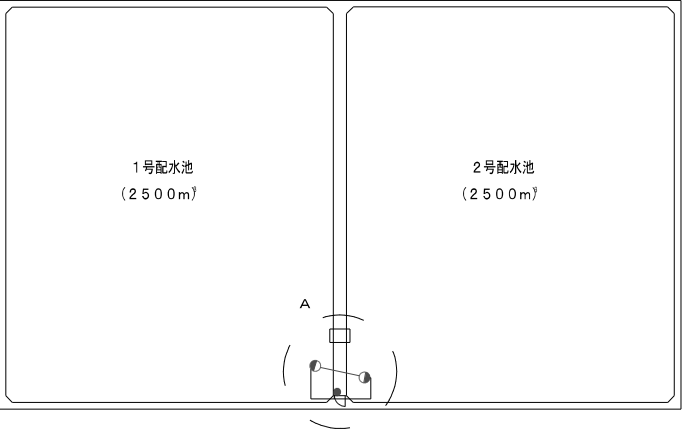

万日山配水池構内平面図 (S=1/400)

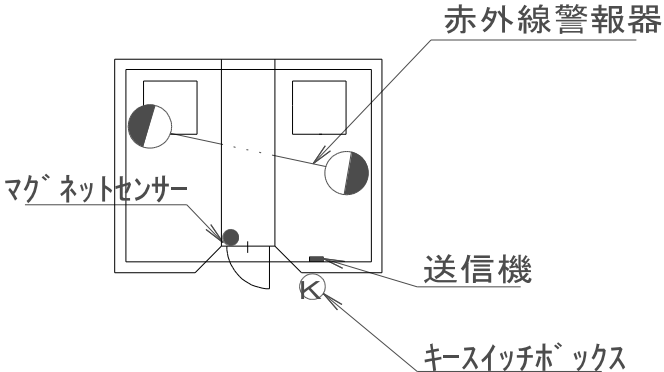


A部拡大図 (S=1/100)

機器設置台数(参考)

機器名	台数
送信機	1
電源装置	0
キースイッチボックス	1
赤外線警報器	1
マグネットセンサー	1

注記
1. 図面は参考図とし、詳細は実地図により決定する。

01	池上水源地区7箇所管線業務委託		
02	万日山配水池警備設備平面図	図 尺	内記
03	熊本市上下水道局 水運用課	図版番号	3/12
			令和7年 1月

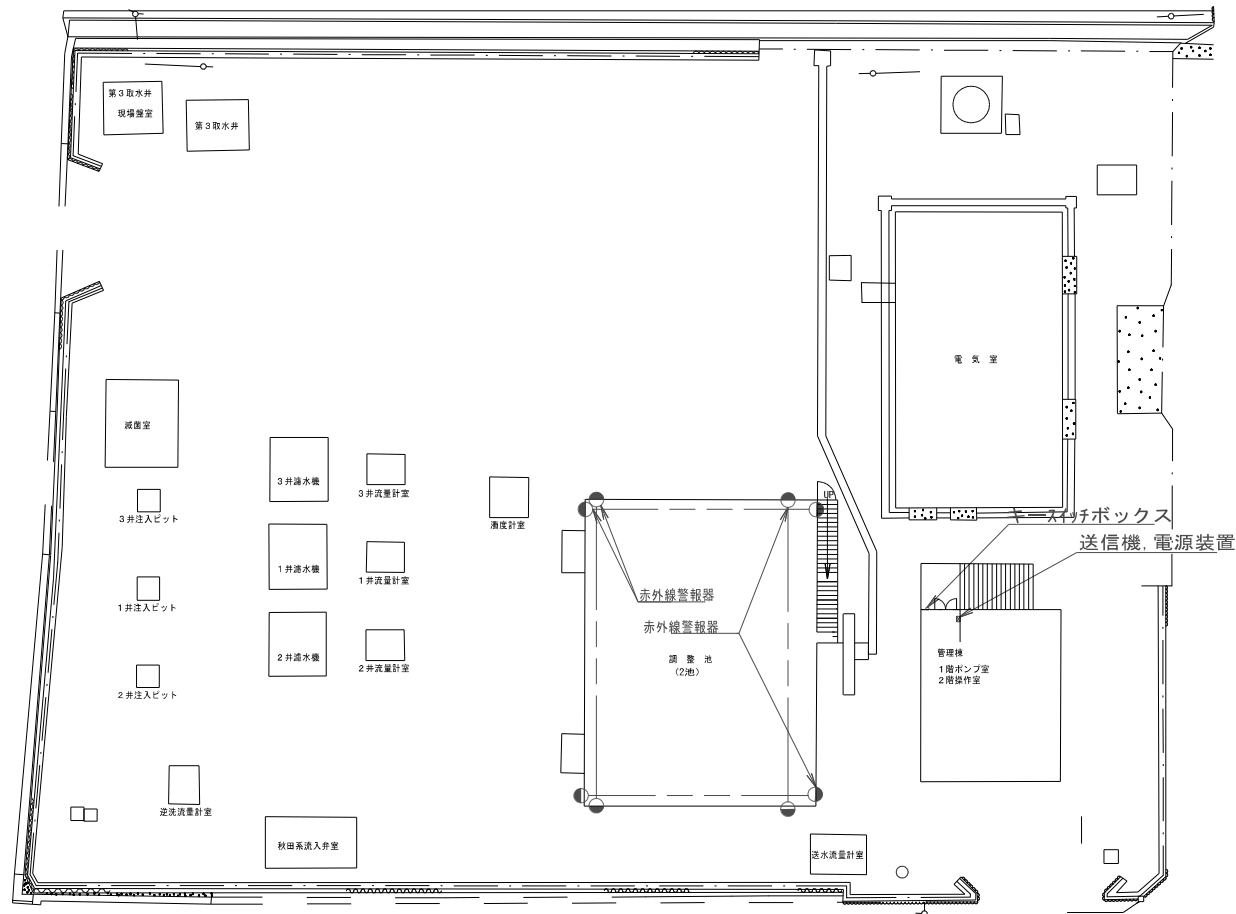


城山水源地構内平面図 (S=1/300)

機器設置台数(参考)

機器名	台数
送信機	1
電源装置	1
キースイッチボックス	1
赤外線警報器	4
マグネットセンサー	0

注記
1. 図面は参考図とし、詳細は承諾図により決定する。

件名	池上水源地7箇所警備業務委託		
	城山水源地警備設備平面図	縮尺	内記
		図面番号	4/12
	熊本市上下水道局 水運用課		令和7年 1月

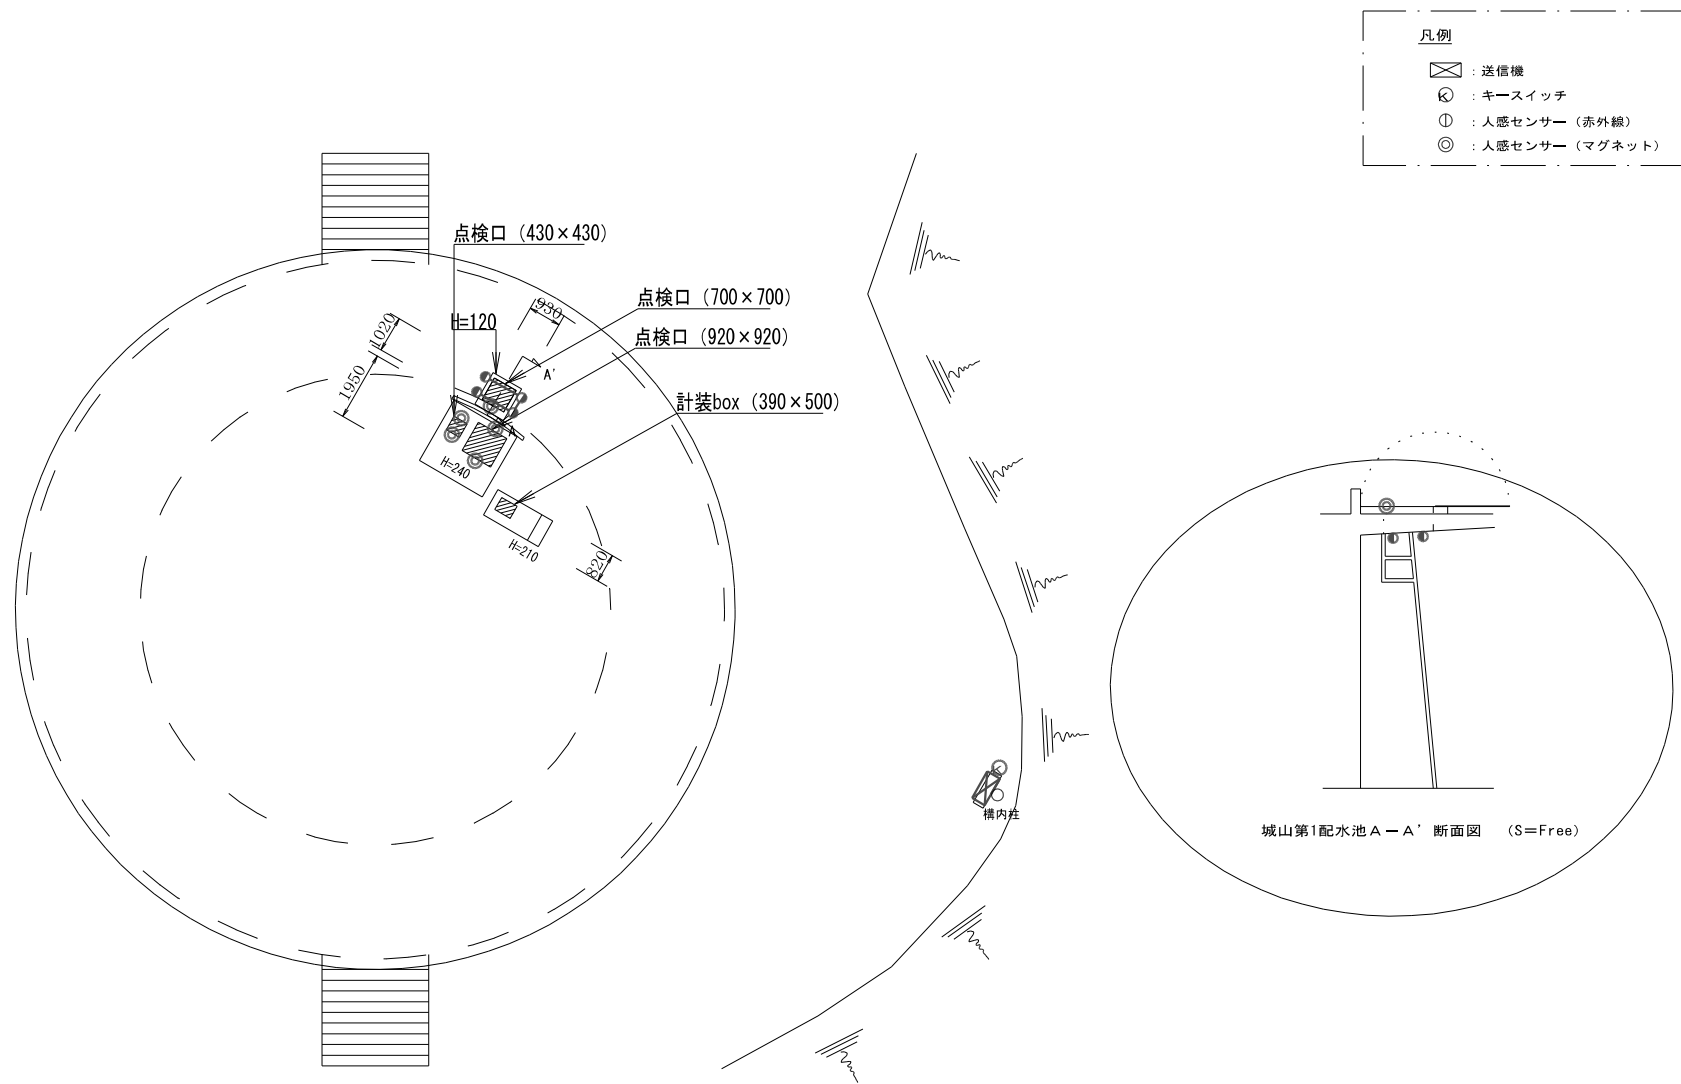


城山第1配水池構内平面図 (S=1/150)



注記

1. 図面は参考図とし、詳細は承諾図により決定する。

件 名 図 名	池上水源地外7箇所警備業務委託		
	城山第1配水池警備設備平面図	縮尺	内記
		図面番号	5/12
	熊本市上下水道局 水運用課		令和7年 1月

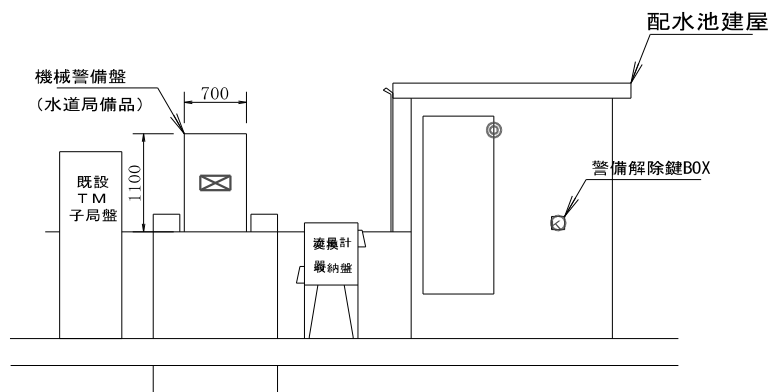

城山第2配水池建屋部立面図（S＝1／60）
（機械警備機器設置参考図）

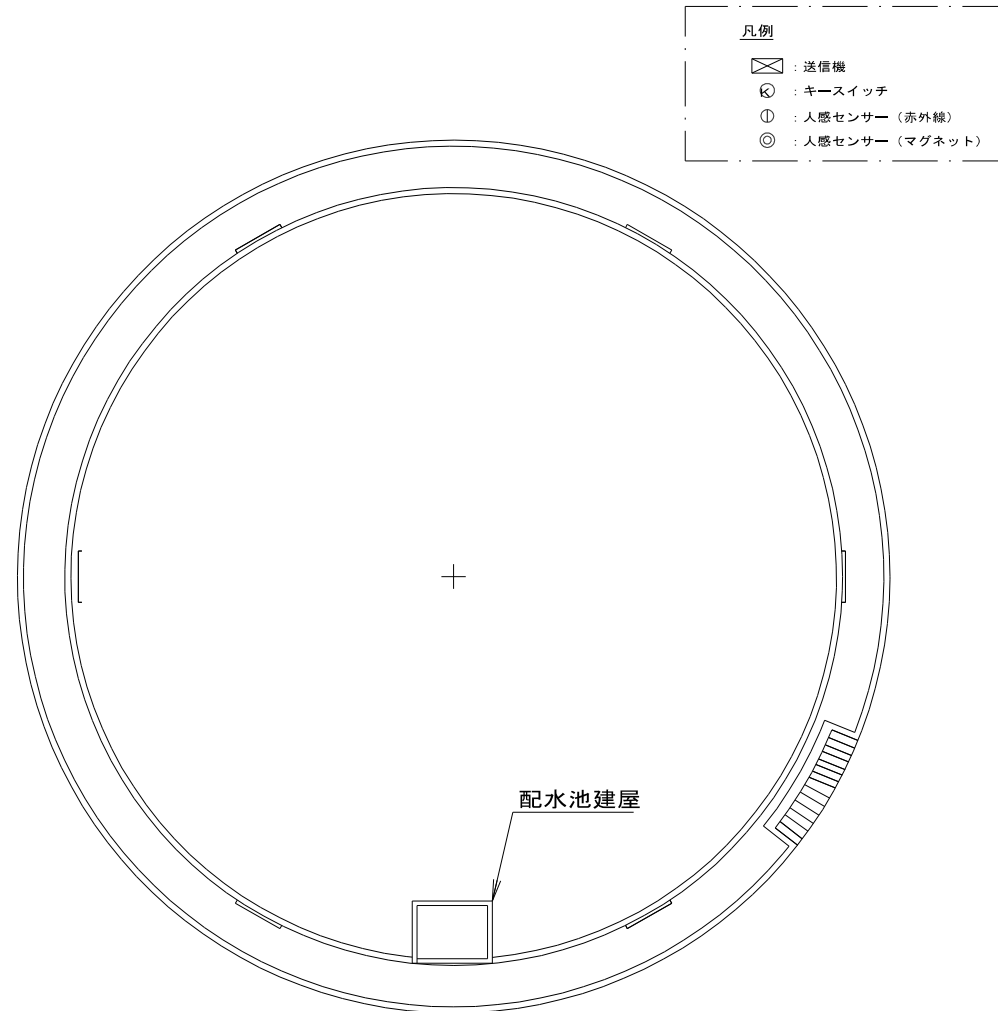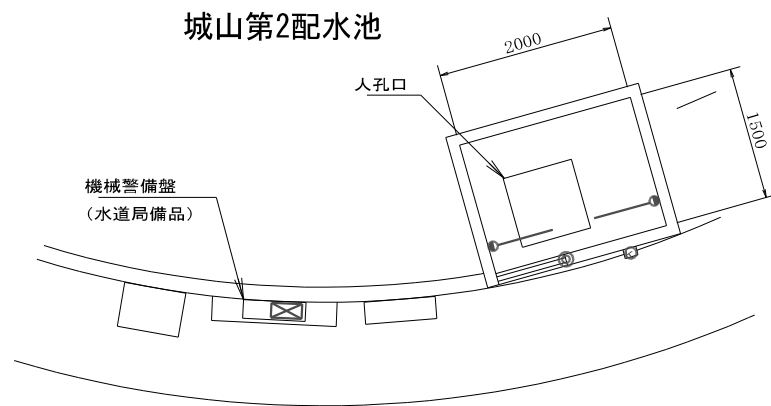


城山第2配水池構内平面図(S=1/150)

注記

1. 図面は参考図とし、詳細は承認図により決定する。

件名	池上水源地外7箇所警備業務委託		
図名	城山第2配水池警備設備平面図	縮尺	内記
名	熊本市上下水道局 水運用課	図面番号	6/12
			令和7年 1月

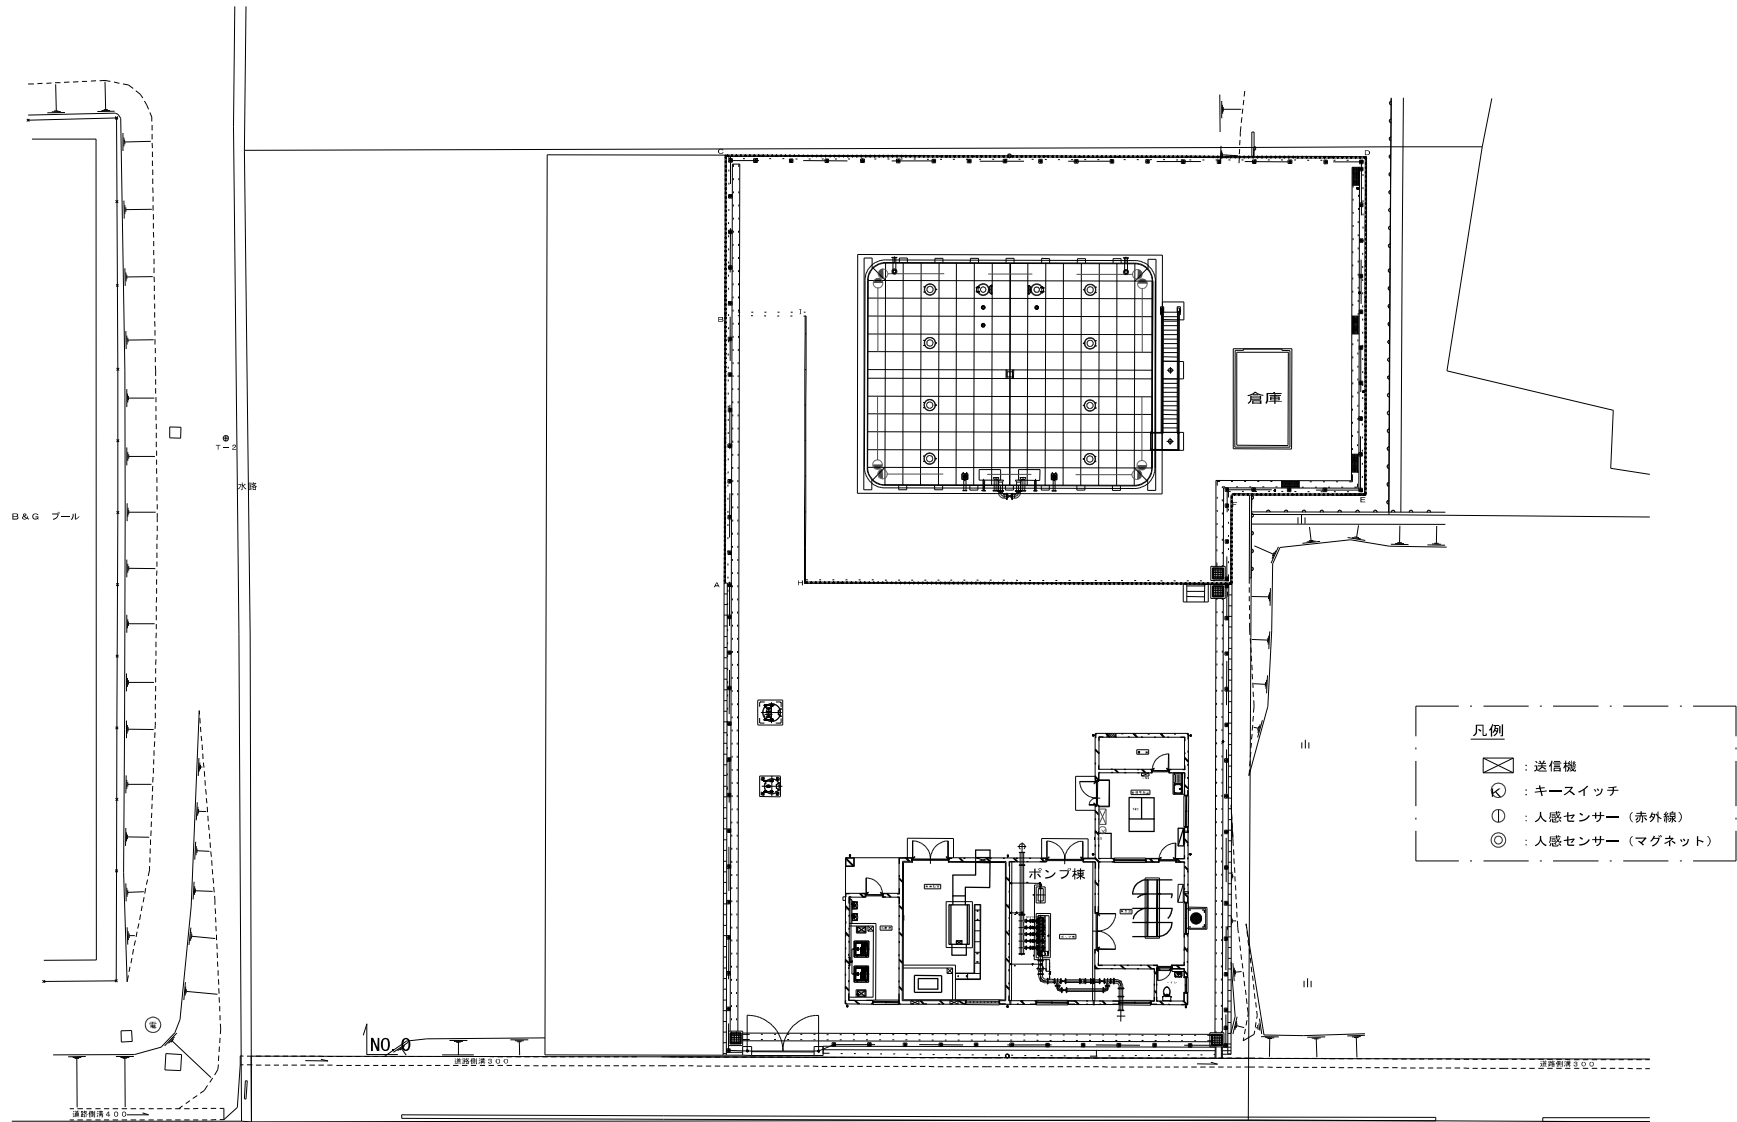


舞原配水場平面図 (S=1/300)

注記

1. 図面は参考図とし、詳細は承認図により決定する。

41	池上水源池外7箇所警備業務委託		
51	舞原配水池警備設備平面図	版 次	内記
51		図面番号	7/12
熊本市上下水道局 水運用課			令和7年 1月

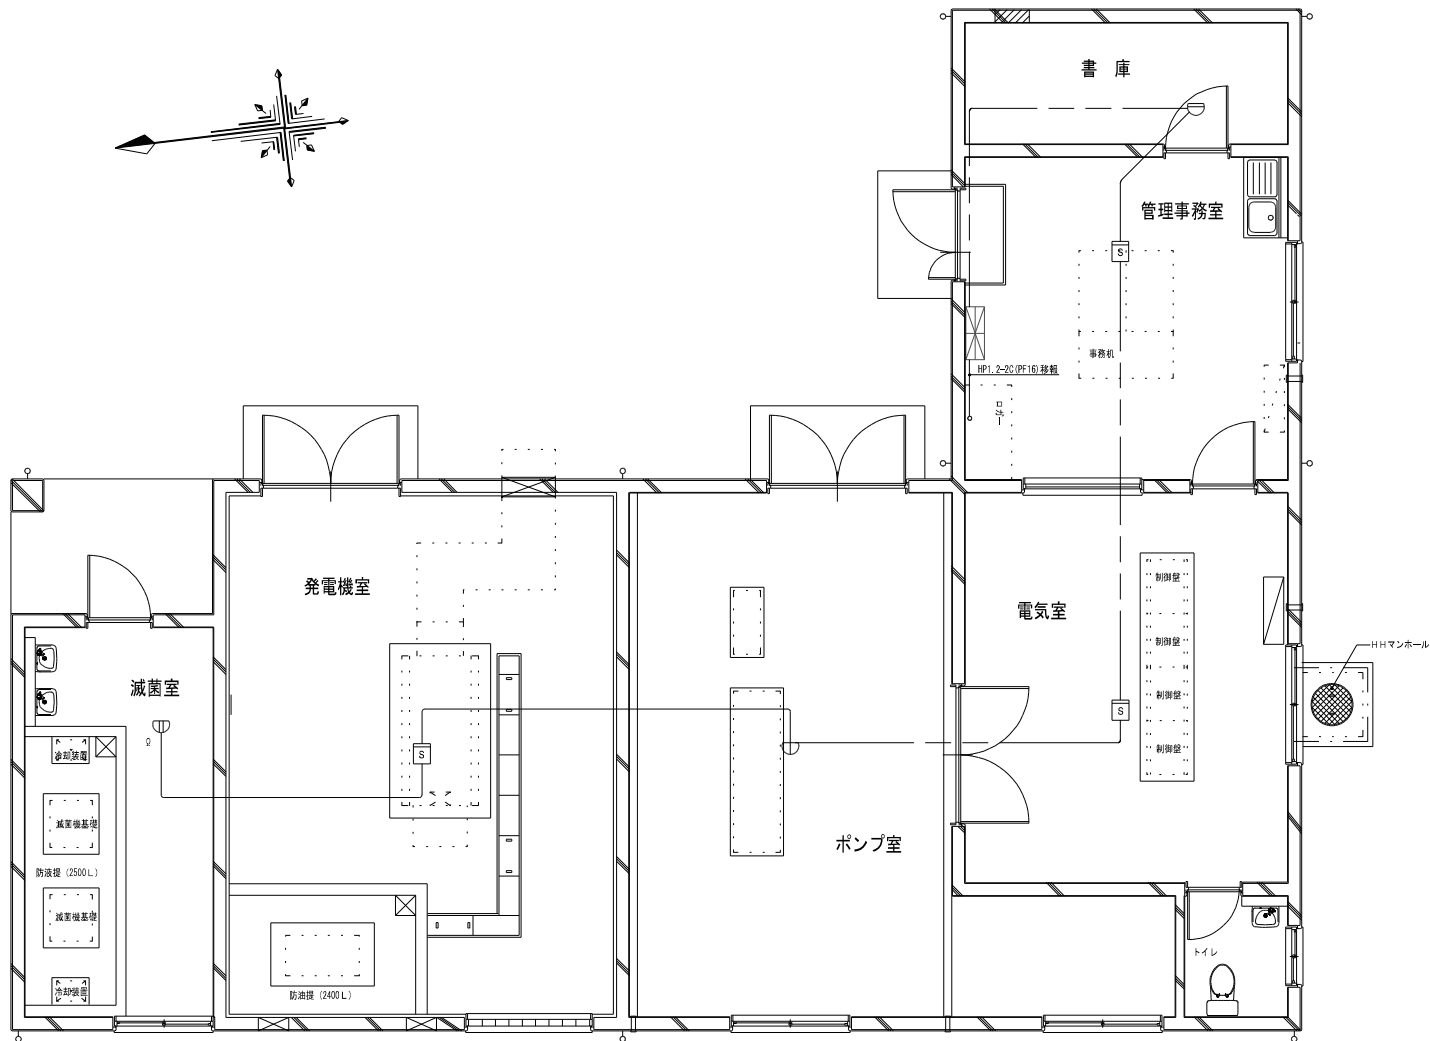


 1/1	受信機 P 型 2 級
 1/1	差動式スポット型感知器 2 種
 1/1	定温式スポット型感知器 1 種 防水型
 1/1	定温式スポット型感知器 1 種 耐酸型
 3/3	煙感知器 (光電式)

舞原配水場ポンプ棟

S = 1 : 100

件名	池上水源地外7箇所警備業務委託		
図名	舞原配水場ポンプ棟 自動火災報知設備平面図	縮 尺	内記
		図面番号	8/12
熊本市上下水道局 水運用課		令和7年 1月	

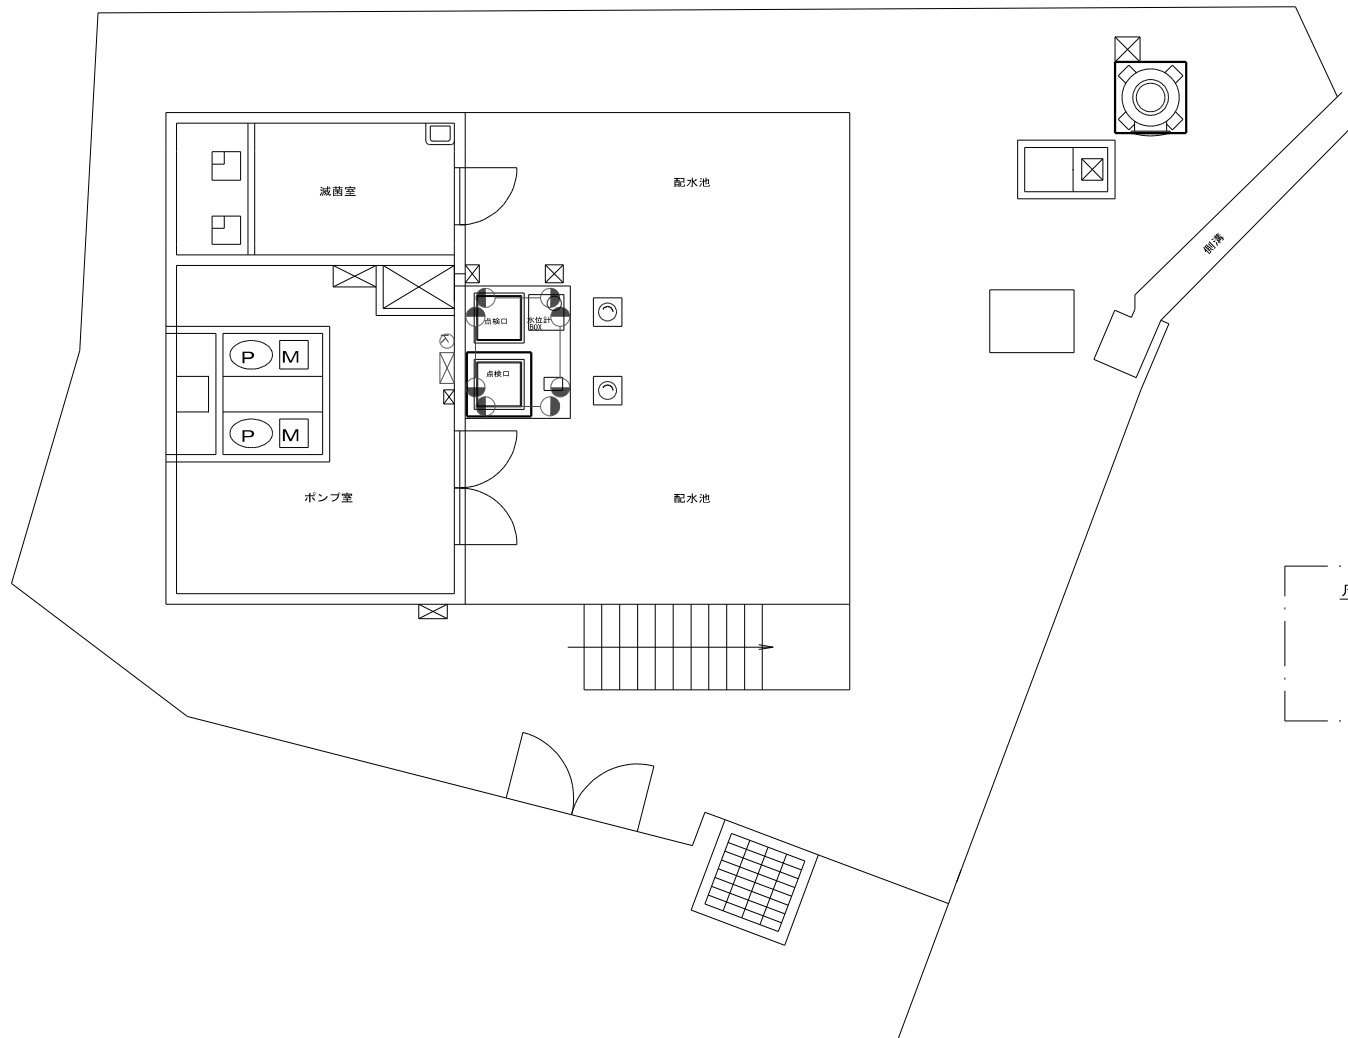

沈目水源地平面図 (S=1/150)


注記
1. 図面は参考図とし、詳細は承認図により決定する。

件 名 図 名	池上水源地外7箇所警備業務委託		
	沈目水源地警備設備平面図	縮 尺	内 記
	熊本市上下水道局 水運用課	図面番号	9/12 令和7年 1月



凡例



- ☒ : 送信機
- ⊗ : キースイッチ
- ① : 人感センサー(赤外線)
- ◎ : 人感センサー(マグネット)

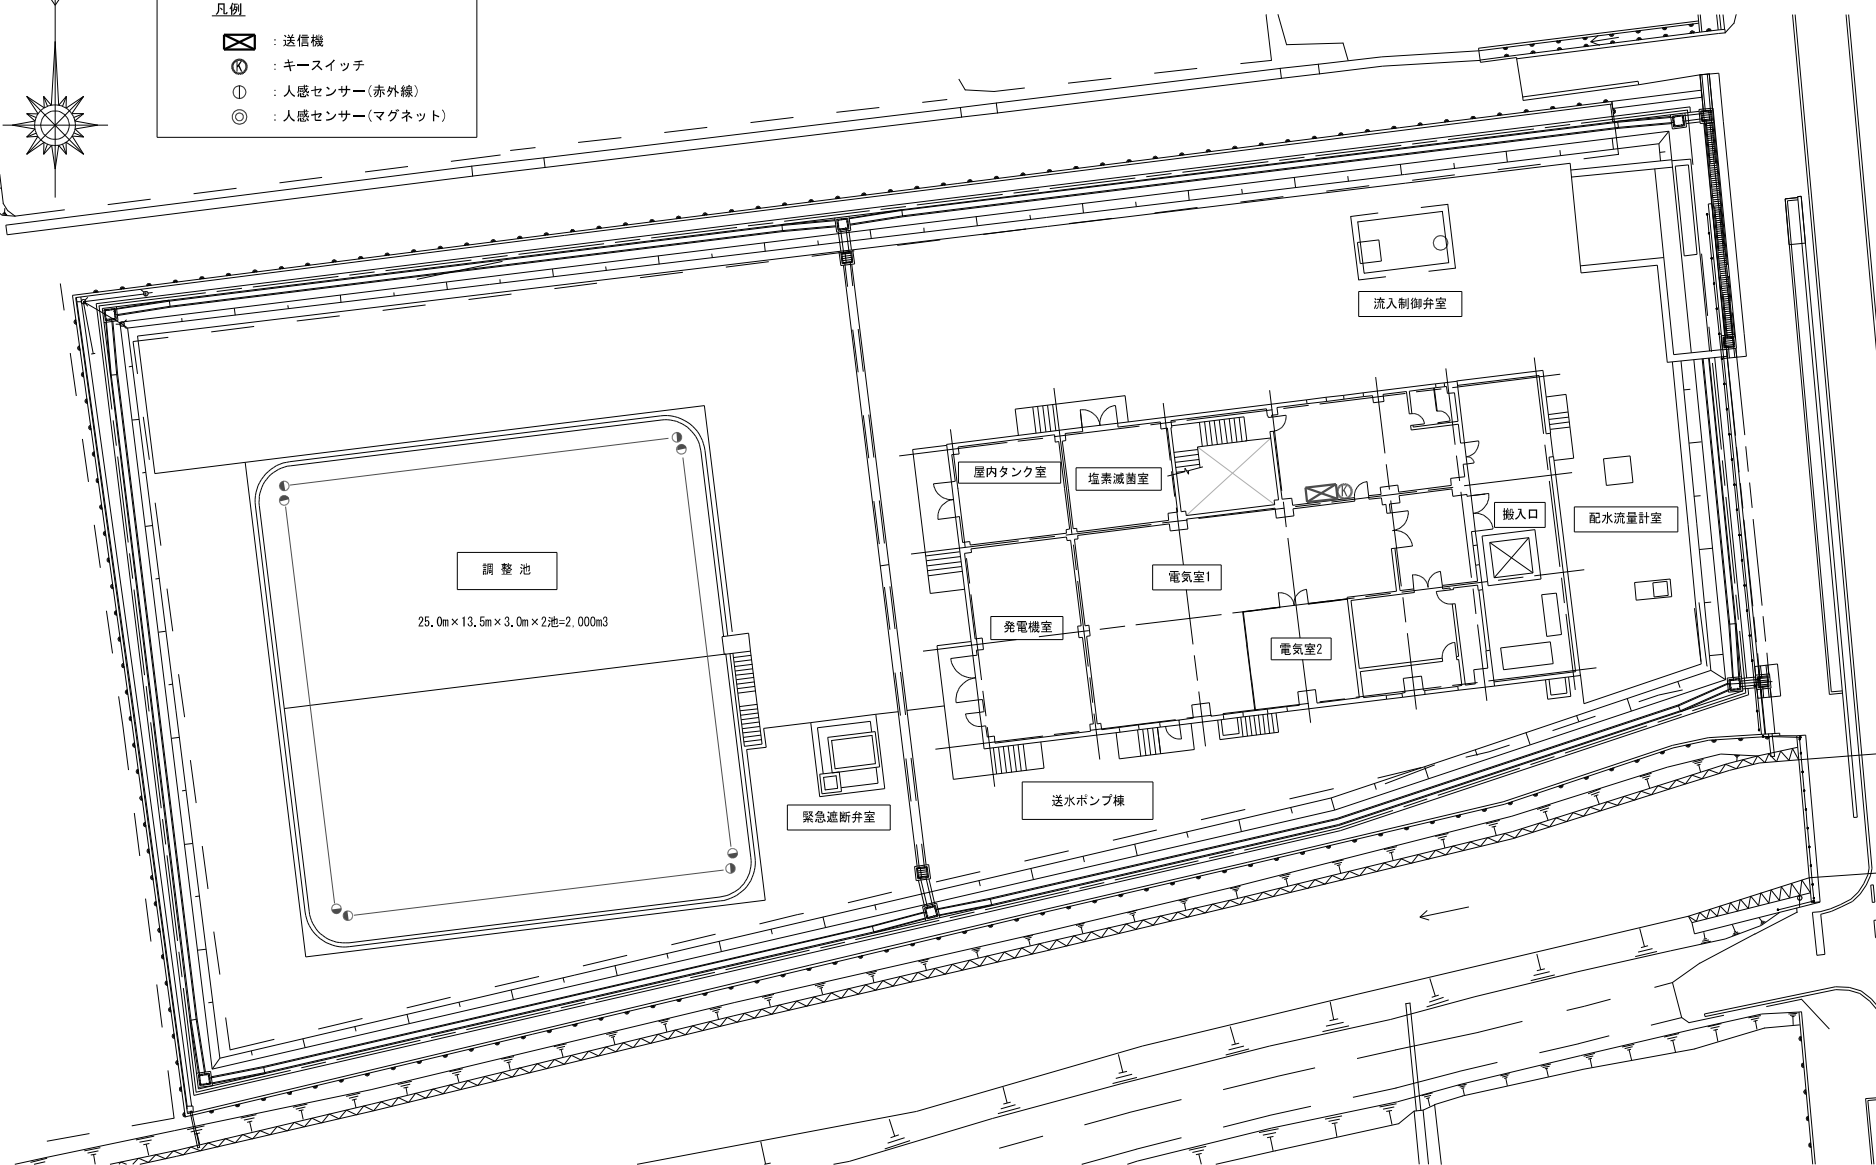

構内平面図

注記
1. 図面は参考図とし、詳細は承認図により決定する。

池上水源池外7箇所整備業務委託			
図名	図尺	図号	内容
南部送水場整備概略平面図	1/100	10/12	10/12
池上水源池外7箇所整備業務委託	池上水源池外7箇所整備業務委託	池上水源池外7箇所整備業務委託	池上水源池外7箇所整備業務委託

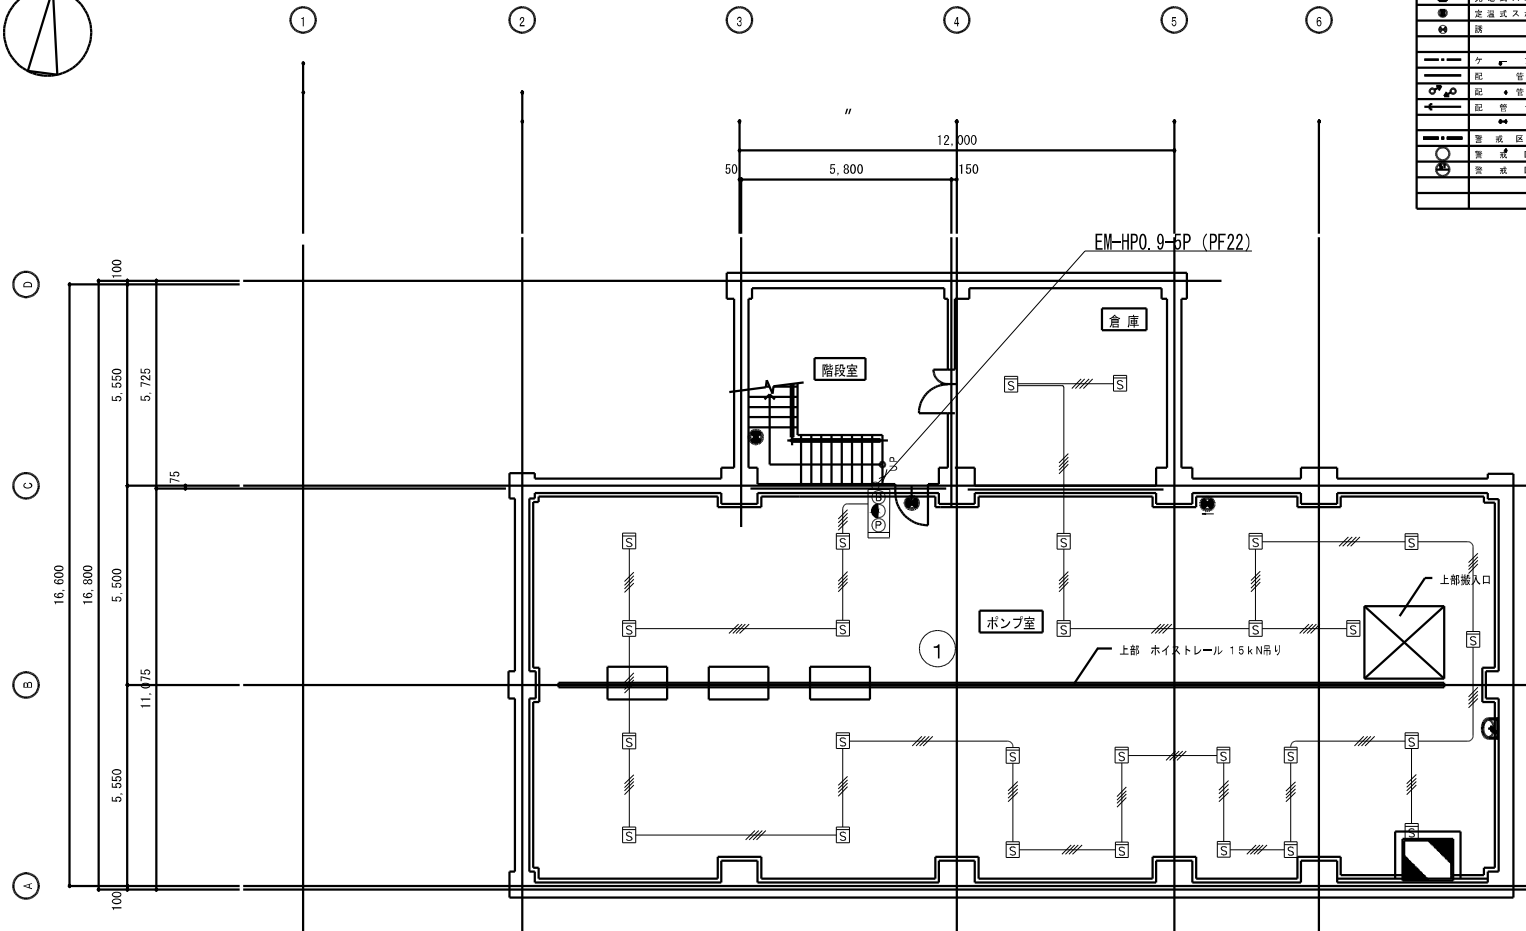 

凡 例				
記 号	名 称	説 明	備 考	
	火 災 報 知 機	注記参照		
	機 器 取 得 箱	接続型 線型		受信
	電 鈴	DC24V		露出型
	表 示 灯	24V		
	表 示 機	P 型 2 線		
	光 電 式 ス ポ ッ ト 型 感 知 器	2 種 露 出 型		
	光 電 式 ス ポ ッ ト 型 感 知 器	1 種 露 出 型		
	誘 導 灯			
	テ ー プ ル 配 線	天井いんべい		
	配 管 配 線	天井いんべい		
	配 管 配 線	立上がり・引下げ		
	配 管 配 線	引き出し		
	警 戒 区 域 境 界 線			
	警 戒 区 域 番 号	自火報用		
	警 戒 区 域 番 号	自火報用 (階段)		

地階 自動火災報知設備平面図

件 名	池上水源地下7箇所警備業務委託		
図 名	南部送水場送水ポンプ棟地階	縮 尺	内 記
	自動火災報知設備平面図	図面番号	12/12
熊本市上下水道局 水運用課			令和7年 1月